










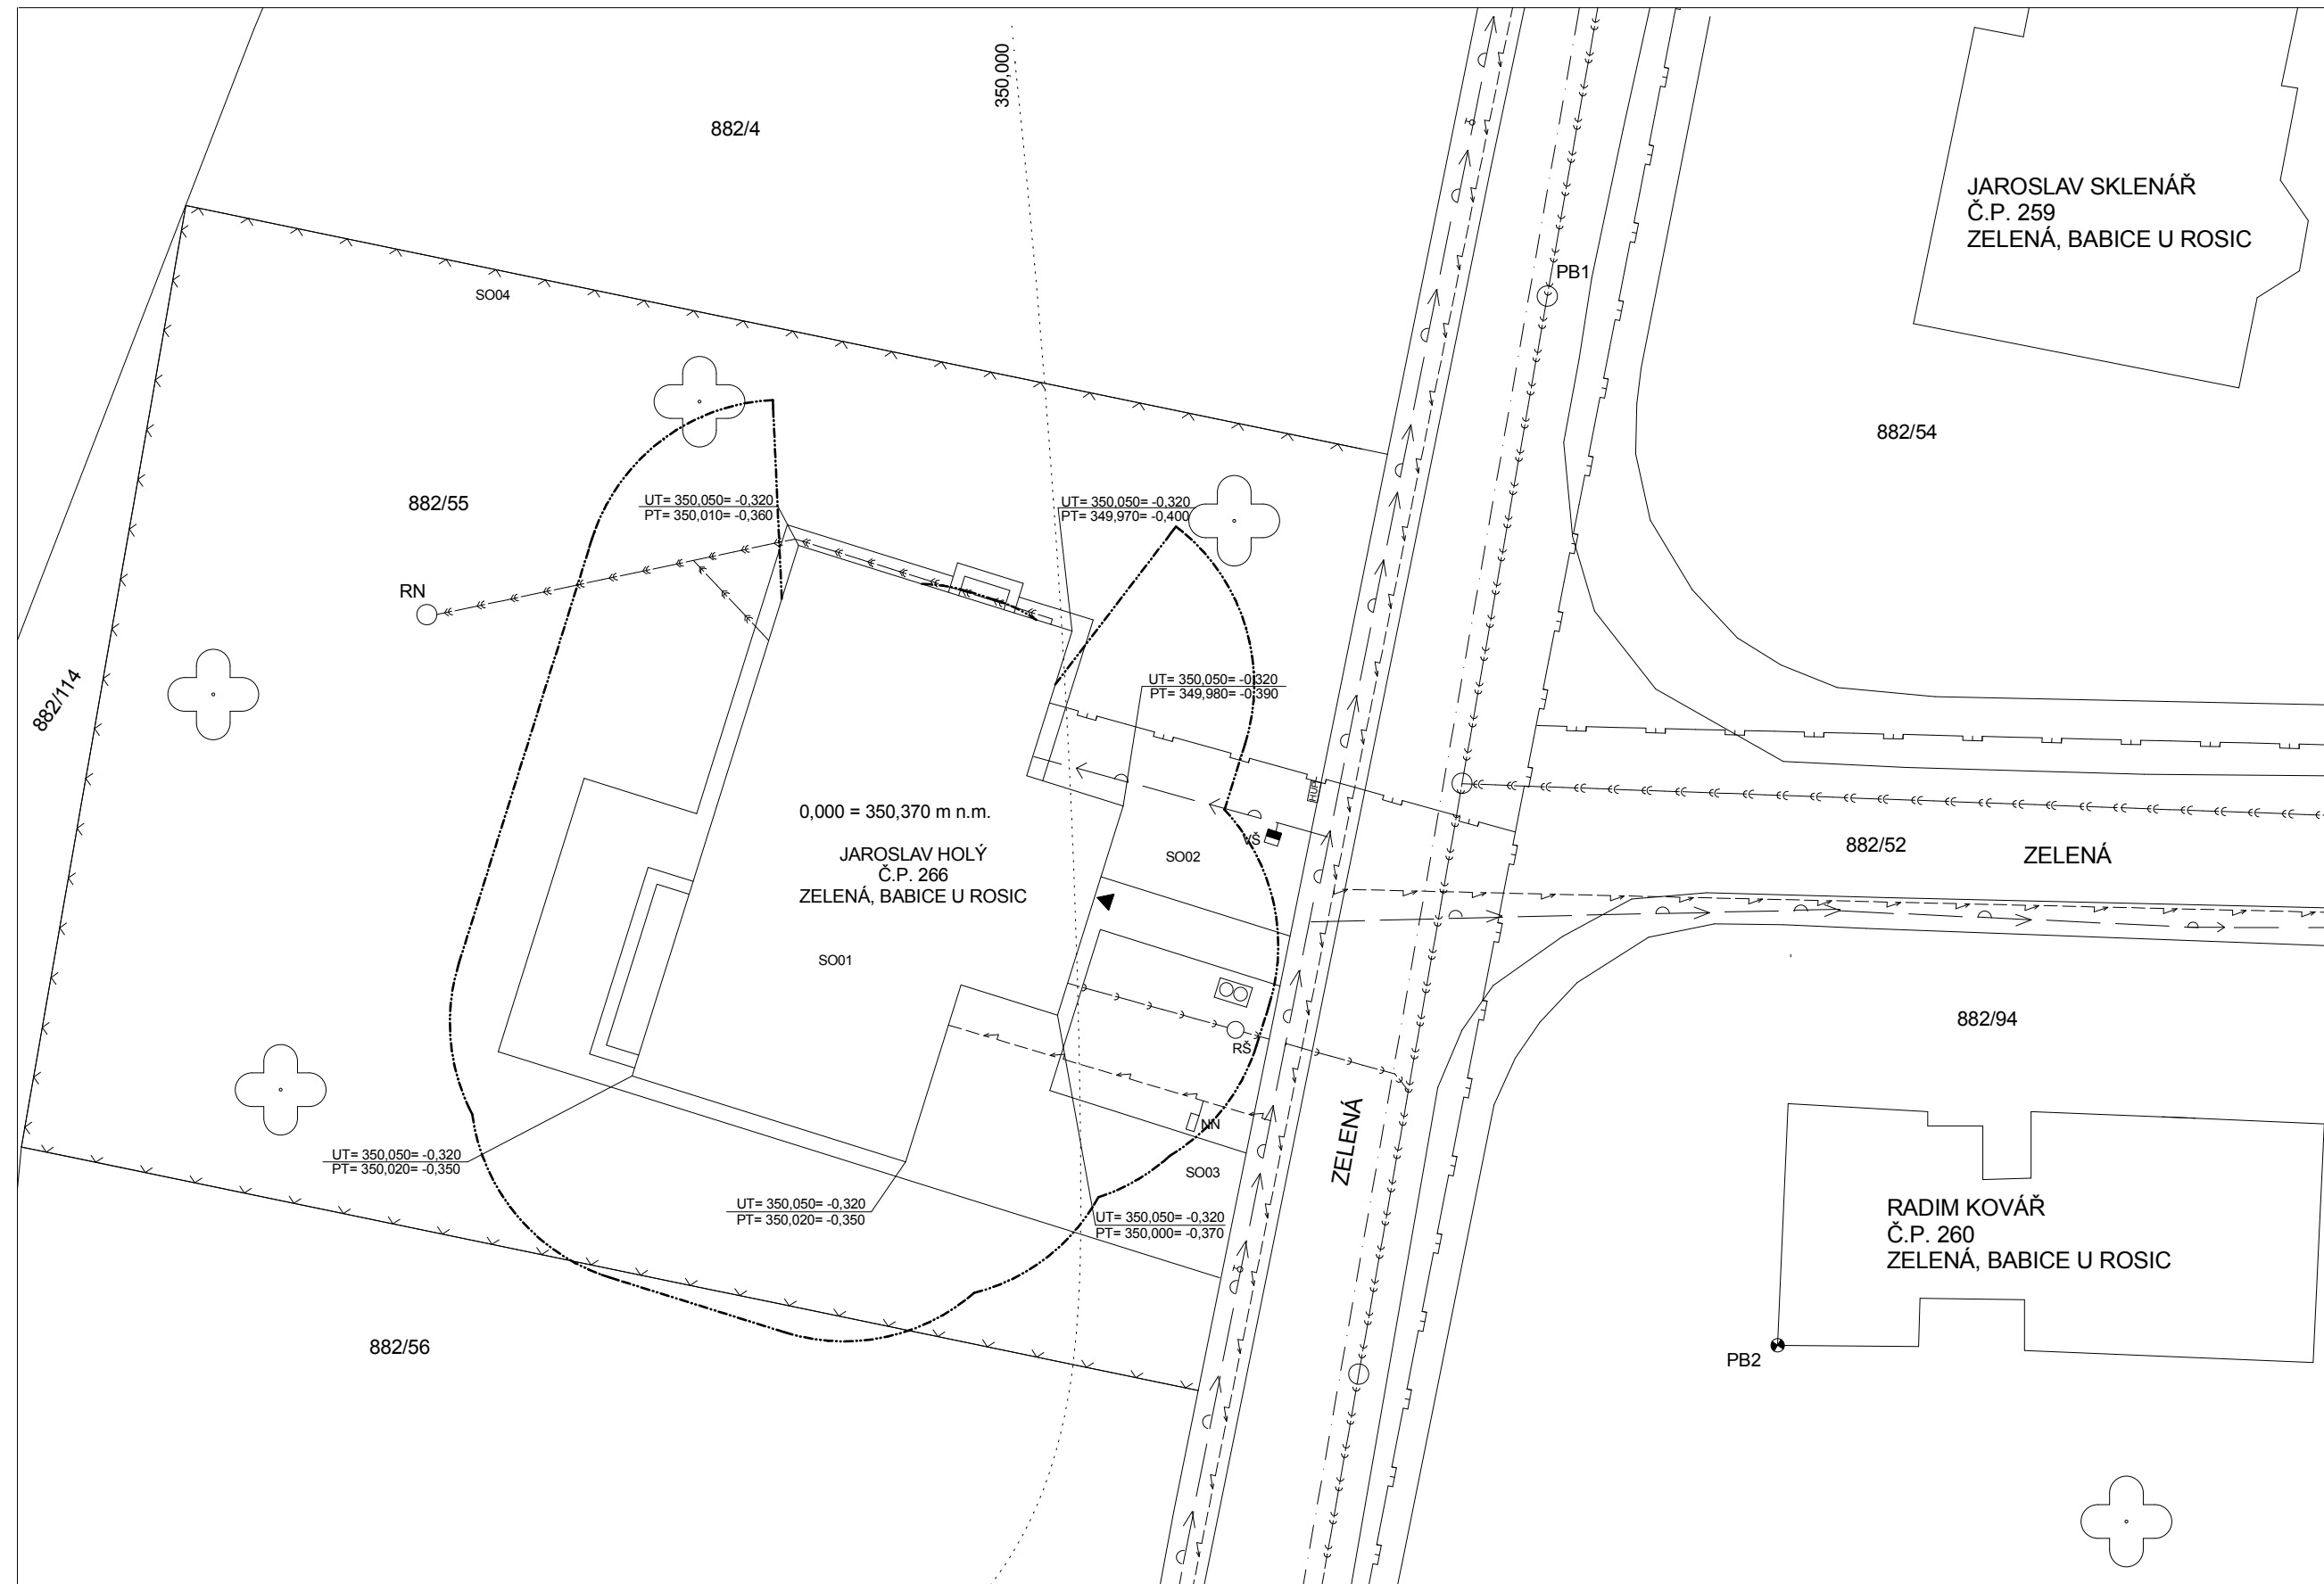

SITUACE POŽÁRNÍ BEZPEČNOSTI, M1:200







LEGENDA ZNAČEK INŽENÝRSKÝCH SÍTÍ

- | | |
|---|--------------------------------------|
|  | SPLAŠKOVÁ KANALIZACE |
|  | VODOVOD |
|  | SILOVÉ VEDENÍ NÍZKÉHO NAPĚTÍ |
|  | PLYNOVODNÍ POTRUBÍ NÍZKOTLAKÉ |
|  | SVOD DEŠŤOVÉ VODY DO RETENČNÍ NÁDRŽE |
|  | PODZEMNÍ HYDRANT |

LEGENDA ZNAČEK PŘÍPOJEK

- | | |
|---|---|
|  | KANALIZAČNÍ PŘÍPOJKA SPLAŠKOVÁ |
|  | VODOVODNÍ PŘÍPOJKA |
|  | PŘÍPOJKA SILOVÉHO VEDENÍ NÍZKÉHO NAPĚTÍ |
|  | PLYNOVODNÍ PŘÍPOJKA |

LEGENDA ZNAČEK

- | | |
|---|----------------------------------|
|  | PLOT, VLASTNICTVÍ Z JEDNÉ STRANY |
|  | PROSTOR PRO ULOŽENÍ POPELNIC |
| RŠ | REVIZNÍ ŠACHTA |
| VŠ | VODOMĚRNÁ ŠACHTA |
| NN | SKŘÍŇ ELEKTRICKÉHO NAPĚTÍ |
| RN | RETENČNÍ NÁDRŽ |
| HUP | HLAVNÍ UZÁVĚR PLYNU |
|  | KANALIZAČNÍ POKLOP |
|  | ODSTUPOVÁ VZDÁLENOST |
| SO01 | STAVEBNÍ OBJEKT |
| SO02 | INŽENÝRSKÉ SÍTĚ |
| SO03 | DLÁŽDĚNÉ ZPEVNĚNÉ PLOCHY |
| SO04 | OPLOCENÍ |



0,000 = 350,370 m n.m., B.p.v. / SOUŘADNICOVÝ SYSTÉM S-JTSK

DRUH PRÁCE		BAKALÁŘSKÁ PRÁCE		 <div>VYSOKÉ UČENÍ TECHNICKÉ V BRNĚ FAKULTA STAVEBNÍ ÚSTAV POZEMNÍHO STAVITELSTVÍ</div>	
VYPRACOVAL		Kamila Jánská			
VEDOUČÍ PRÁCE		Ing. Miloš Lavický, Ph.D.			
STAVEBNÍK		Jaroslav Holý			
MÍSTO STAVBY		Babice u Rosic			
NÁZEV STAVBY		NOVOSTAVBA RODINNÉHO DOMU V BABICÍCH U ROSIC			
STAVEBNÍ OBJEKT		SO 01 RODINNÝ DŮM			
ČÁST		D.1.3 POŽÁRNÉ BEZPEČNOSTNÍ ŘEŠENÍ			
OBSAH:		SITUACE POŽÁRNÍ PEZPEČNOSTI		MĚŘÍTKO 1:200	Č. VÝKRESU D.1.3.01