


PŮDORYS ZÁKLADOVÝCH KONSTRUKCÍ  
1:75

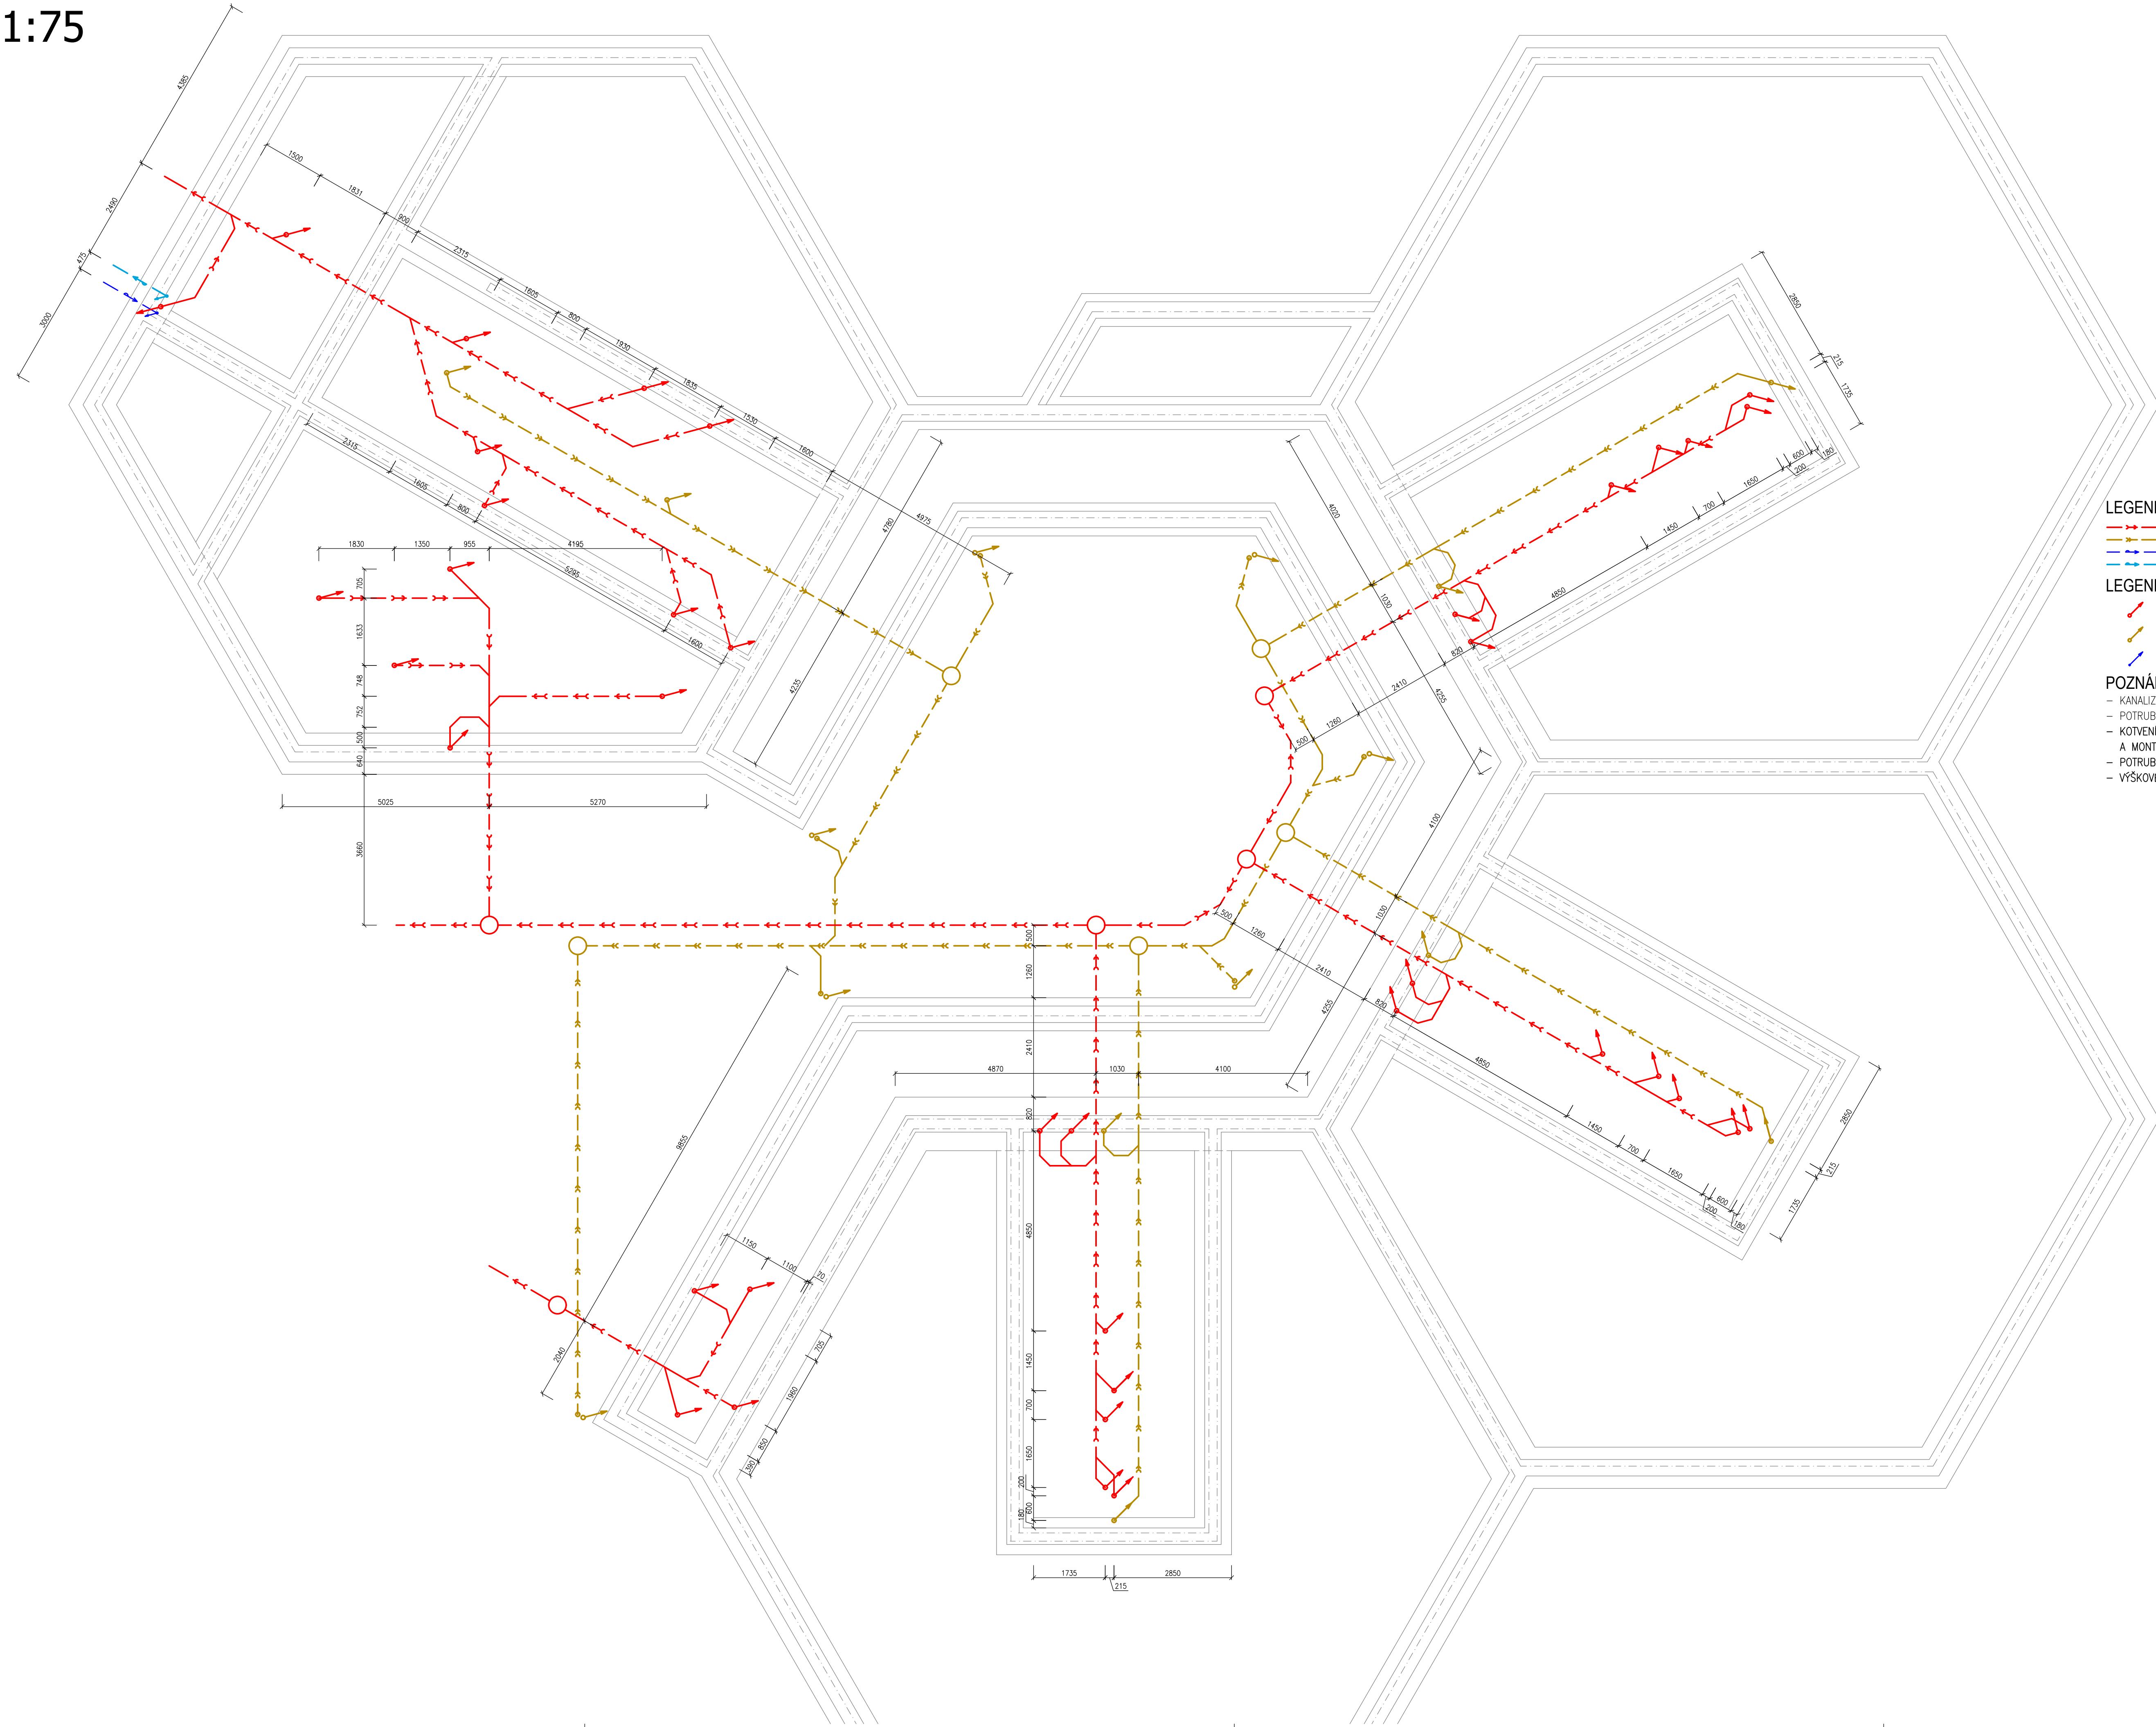

**LEGENDA ČAR:**

- ODPADNÍ POTRUBÍ SPLAŠKOVÉ KANALIZACE – KG
- ODPADNÍ POTRUBÍ DEŠŤOVÉ KANALIZACE – KG
- POTRUBÍ PITNÉ VODY – PE
- POTRUBÍ UŽITKOVÉ VODY – PE

**LEGENDA ZNAČEK:**

- ODPADNÍ POTRUBÍ SPLAŠKOVÉ KANALIZACE
- ODPADNÍ POTRUBÍ DEŠŤOVÉ KANALIZACE
- STOUPACÍ POTRUBÍ VODY

**POZNÁMKA:**

- KANALIZAČNÍ POTRUBÍ BUDE PŘEVEDENO Z PLASTU (PVC – KG)
- POTRUBÍ PITNÉ VODY BUDE PŘEVEDENO Z PLASTU (HDPE, PE)
- KOTVENÍ POTRUBÍ A VÝŠKOVÉ UMÍSTĚNÍ PŘÍVODŮ DEL POKYŇŮ VÝROBCE A MONTÁŽNÍCH NÁVODŮ
- POTRUBÍ BUDE ULOŽENO DO PÍSKOVÉHO LŮŽE 100mm
- VÝŠKOVÉ ULOŽENÍ POTRUBÍ UPŘESNĚNO V PŘÍLOZE PD

TYP PRÁCE

DIPLOMOVÁ PRÁCE

VYPRACOVAL

Bc. PATRIK KONEČNÝ

VEDOUČÍ PRÁCE

Ing. TEREZA BEČKOVSKÁ, Ph.D.

UNIVERZITA

VYSOKÉ UČENÍ TECHNICKÉ V BRNĚ

FAKULTA

FAKULTA STAVEBNÍ

ÚSTAV

ÚSTAV POZEMNÍHO STAVITELSTVÍ

STUDIJNÍ OBOR

ENVIRONMENTÁLNĚ VYSPĚLÉ BUDOVY

NÁZEV AKCE

MATEŘSKÁ ŠKOLA

STAVEBNÍK

MĚSTO BRNO, DOMINIKÁNSKÉ NÁM. 196/1, 602 00 Brno

MÍSTO STAVBY

ULICE ŠEDOVA, BRNO 628 00, K.Ú. ŽIDENICE  
P.Č. 7801, 7808, 7809, 7958/28, 7958/29  
KATASTRÁLNÍ ÚZEMÍ  
ŽIDENICE [ 611 115 ]

ČÁST DOKUMENTACE

D.1.4.1-ZDRAVOTNĚ TECHNICKÉ INSTALACE

NÁZEV DOKUMENTU:

PŮDORYS ZÁKLADŮ

KÓD PD

D141

STUPEŇ PD

DSP

DATUM

12/2024

ČÍSLO VÝKRESU

D.1.4.1.03

FORMÁT

1050x594

MĚŘÍTKO

1:50