


Půdorys 2NP - PBŘ
1:150

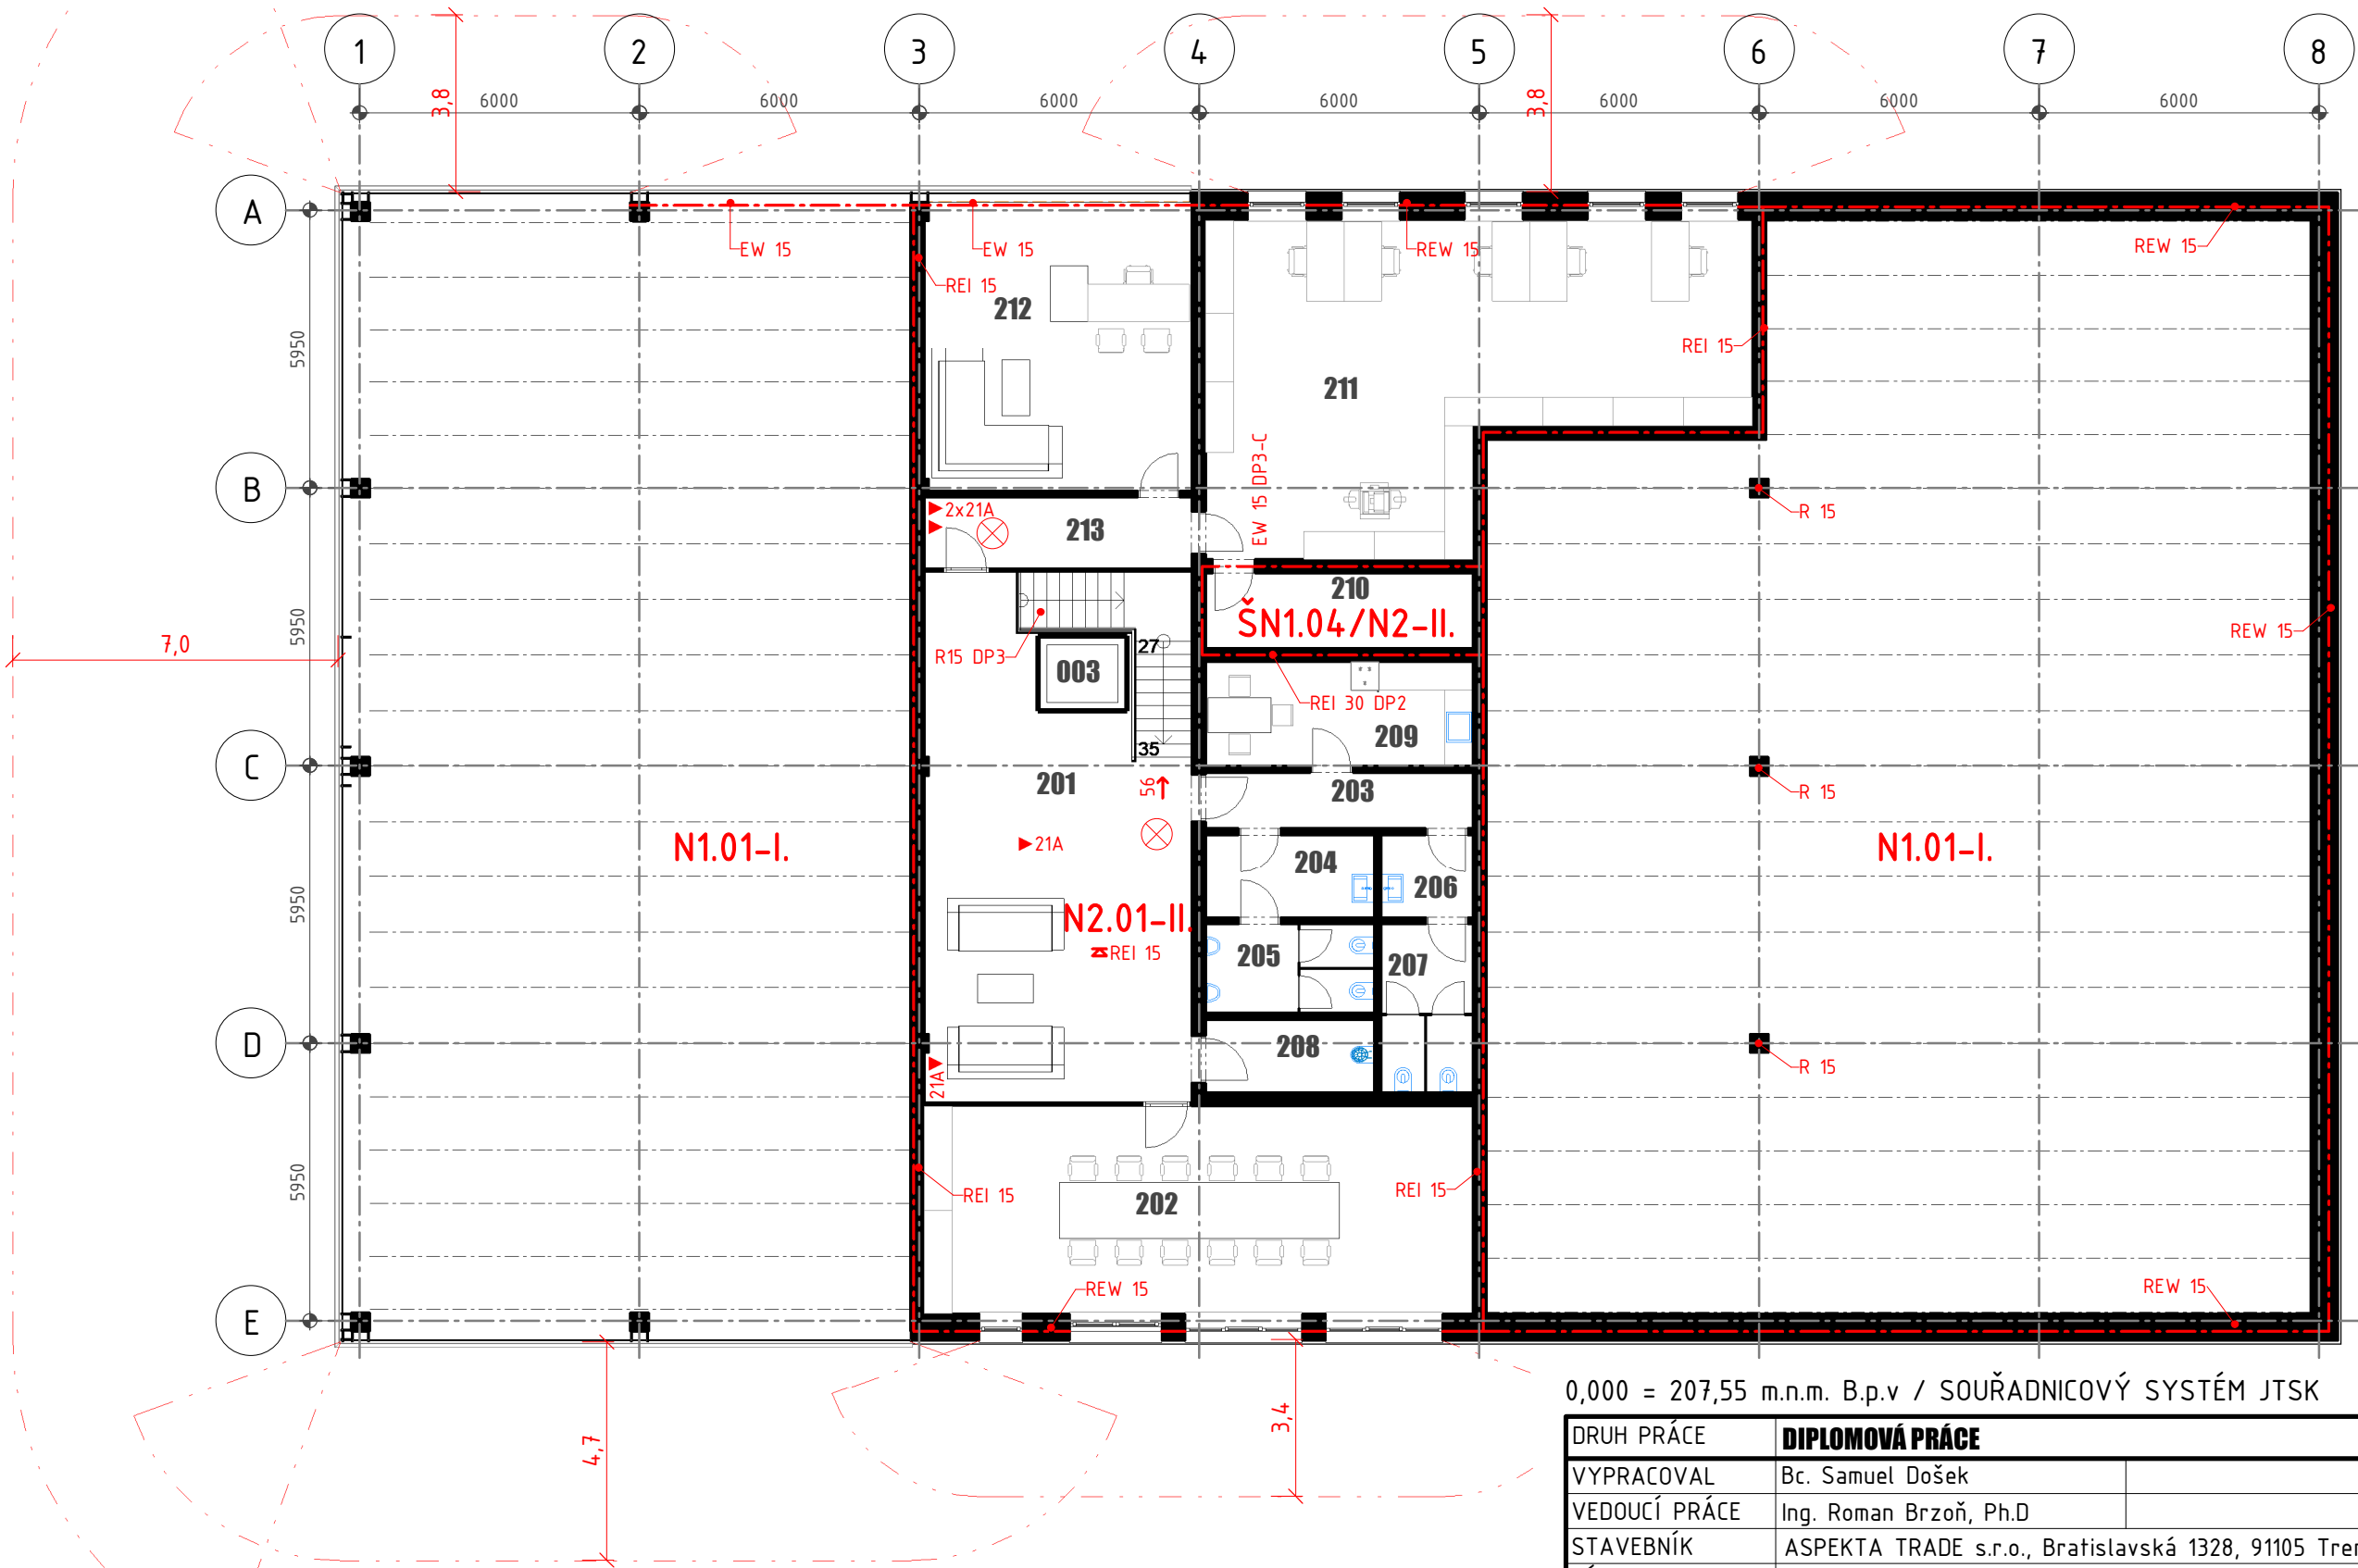

0,000 = 207,55 m.n.m. B.p.v / SOUŘADNICOVÝ SYSTÉM JTSK

DRUH PRÁCE	DIPLOMOVÁ PRÁCE	
VYPRACOVAL	Bc. Samuel Došek	
VEDOUČÍ PRÁCE	Ing. Roman Brzoň, Ph.D	
STAVEBNÍK	ASPEKTA TRADE s.r.o., Bratislavská 1328, 91105 Trenčín, SK	
MÍSTO STAVBY	Trenčín, k.ú. Hanzlíková, parc.č. 692, 693, 694	
NÁZEV STAVBY	AUTOSALON S AUTOSERVISEM MAZDA	
STAVEBNÍ OBJEKT	SO 01 - AUTOSALON S AUTOSERVISEM	
ČÁST	D.1.3 - POŽÁRNĚ BEZPEČNOSTNÍ ŘEŠENÍ	
OBSAH:	Půdorys 2NP - PBŘ	

 FAKULTA STAVEBNÍ ústav pozemního stavitelství	
FORMÁT	2xA4
DATUM	04/2018
STUPEŇ PD	S
MĚŘÍTKO 1:150	Č. VÝKRESU 104

Legenda místností 2NP			
Č.M.	Název	S.V. [mm]	Plocha [m²]
201	Chodba	3000	62,66
202	Zasedací místnost	3000	52,40
203	Chodba	3000	6,78
204	Předsíň WC muži	3000	6,40
205	WC muži	3000	6,79
206	Předsíň WC ženy	3000	3,48
207	WC ženy	3000	6,98
208	Úklidová místnost	3000	5,55
209	Denní místnost	3000	12,63
210	Technická místnost	3000	9,12
211	Kancelář	3000	68,19
212	Kancelář ředitele	3000	35,66
213	Chodba	3000	8,91
			285,55

LEGENDA ZNAČENÍ

	POŽÁRNĚ DĚLÍCÍ KONSTRUKCE
	ODSTUPOVÁ VZDÁLENOST
N1.10-II.	POŽÁRNÍ ÚSEK VČETNĚ SPB
REI 30	POŽADOVANÁ HODNOTA SPB KONSTRUKCÍ
	POŽADOVANÁ HODNOTA SPB STROPU
	SMĚR ÚNIKU A POČET UNIKAJÍCÍCH OSOB
	VÝCHOD A POČET UNIKAJÍCÍCH OSOB
	PŘENOSNÝ HASÍCÍ PŘÍSTROJ
	NOUZOVÉ OSVĚTLENÍ

POZNÁMKY

- UMÍSTĚNÍ KOUŘOVÝCH ČIDEL VIZ VÝKRES PODHLEDŮ
- UMÍSTĚNÍ A TYP POŽÁRNÍCH TABULEK PRO OZNAČENÍ SMĚRU ÚNIKU VIZ TECHNICKÁ ZPRÁVA

0,000 = 207,55 m.n.m. B.p.v / SOUŘADNICOVÝ SYSTÉM JTSK

DRUH PRÁCE	DIPLOMOVÁ PRÁCE		<div><div><div>T</div></div><div>FAKULTA STAVEBNÍ ústav pozemního stavitelství</div></div>	
VYPRACOVAL	Bc. Samuel Došek			
VEDOUČÍ PRÁCE	Ing. Roman Brzoň, Ph.D			
STAVEBNÍK	ASPEKTA TRADE s.r.o., Bratislavská 1328, 91105 Trenčín, SK			
MÍSTO STAVBY	Trenčín, k.ú. Hanzlíková, parc.č. 692, 693, 694			
NÁZEV STAVBY	AUTOSALON S AUTOSERVISEM MAZDA			
STAVEBNÍ OBJEKT	SO 01 - AUTOSALON S AUTOSERVISEM		FORMÁT	1xA4
ČÁST	D.1.3 - POŽÁRNĚ BEZPEČNOSTNÍ ŘEŠENÍ		DATUM	04/2018
OBSAH:	Půdorys 2NP - PBŘ - popisy		STUPEŇ PD	S
			MĚŘÍTKO	Č. VÝKRESU
			-	104.1