




POHLED 1:500

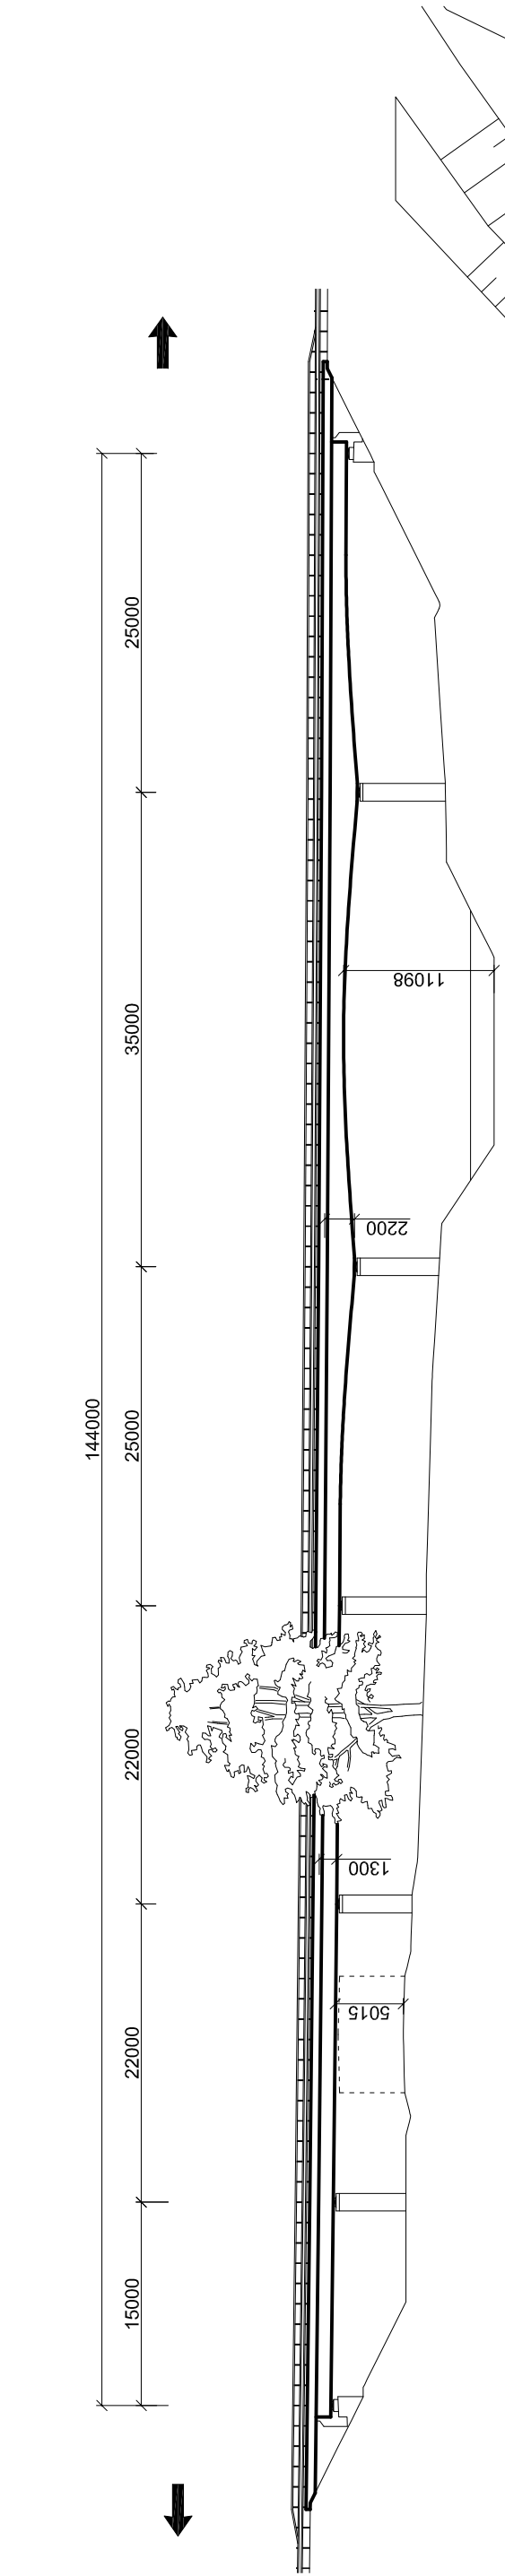


PŮDORYS 1:500

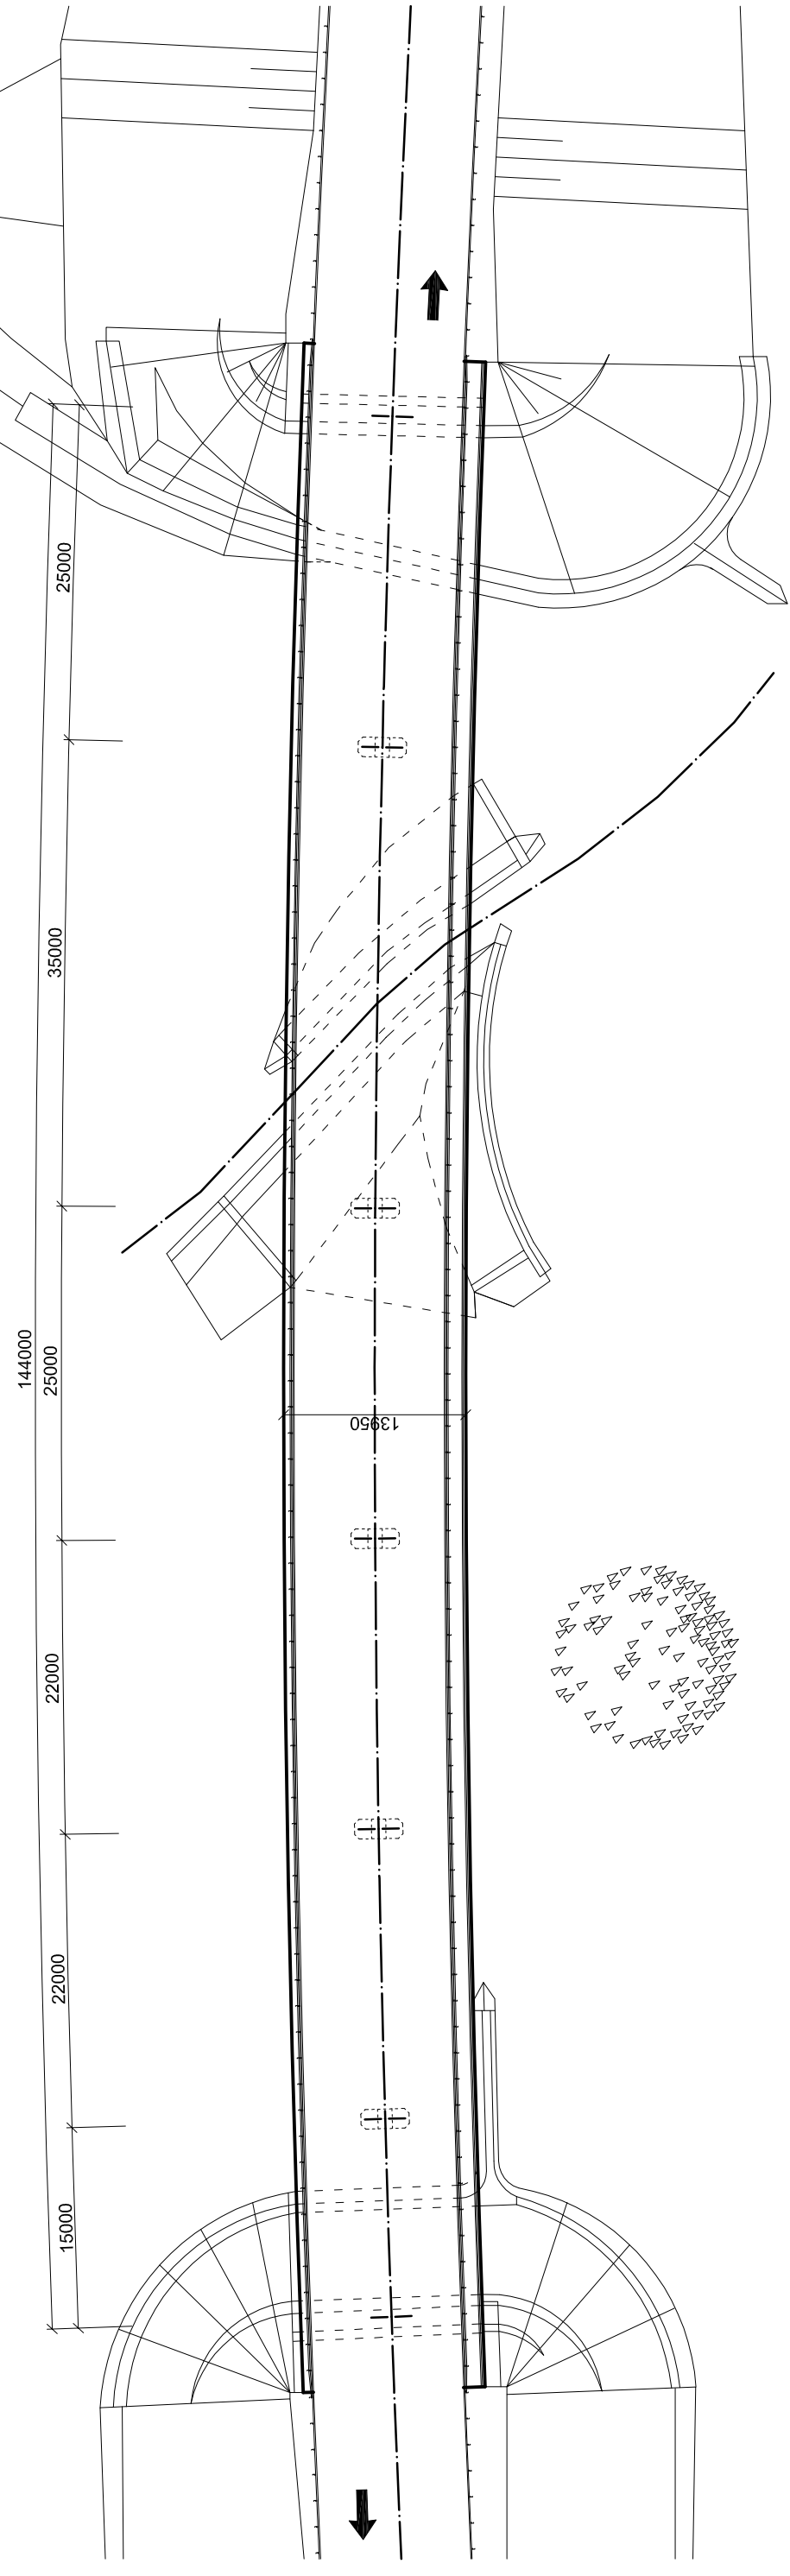

PŘÍČNÝ ŘEZ 1:100

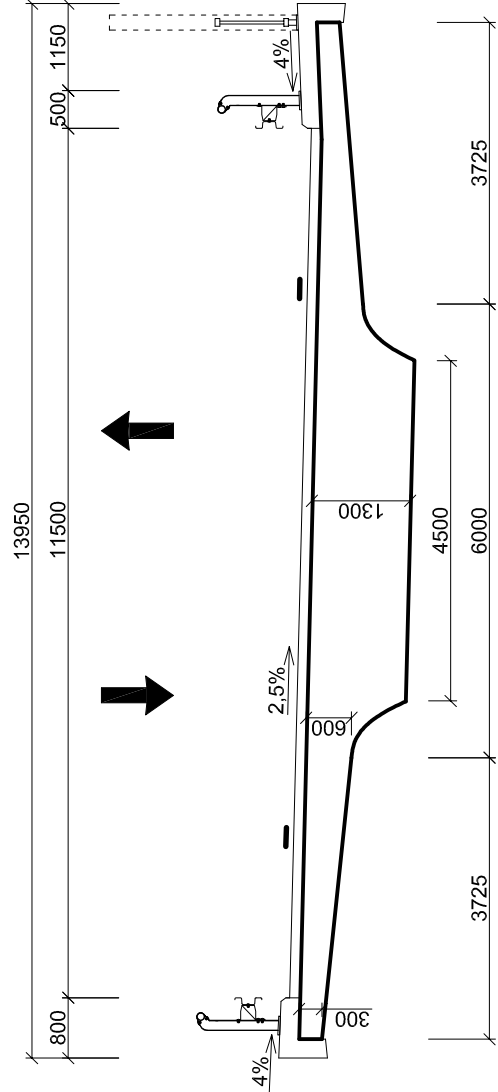

PŘÍČNÝ ŘEZ V PODPĚRÁCH 5 A 6 1:100

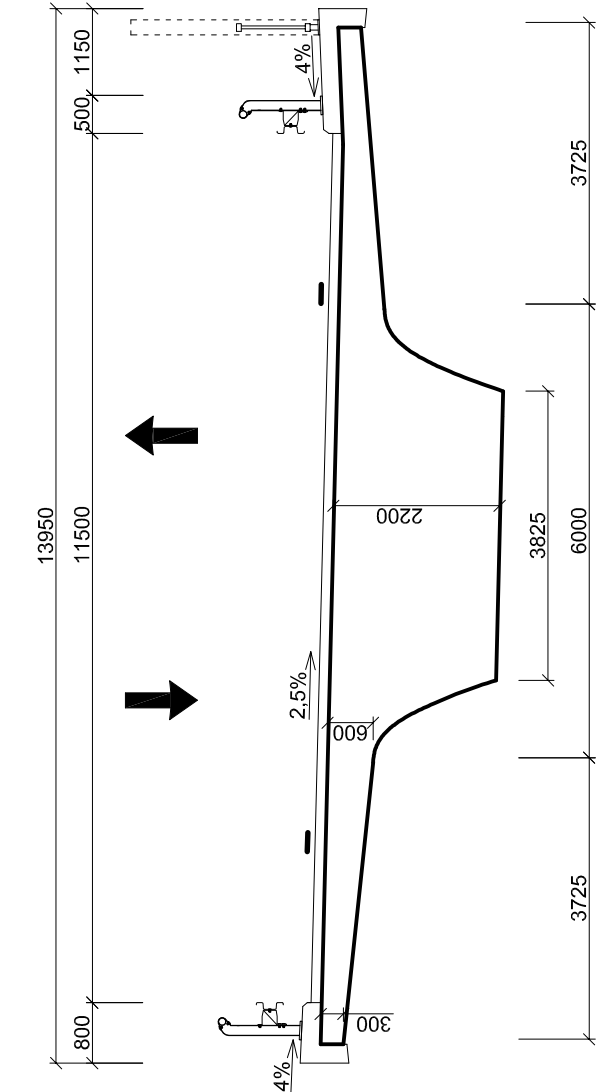

| | | |
|--|-------------------------|---|
| STUDENT | Bc. JAN FOJTŮ | <div><div><div><div></div><div>VYSOKÉ UČENÍ TECHNICKÉ V BRNĚ</div></div><div><div></div><div>FAKULTA STAVEBNÍ BZK</div></div></div></div> |
| STUDIJNÍ SKUPINA | C2KON3 | |
| VEDOUČÍ PRÁCE | Ing. RADIM NEČAS, Ph.D. | |
| DIPLOMOVÁ PRÁCE | | |
| MOST NA PŘELOŽCE SILNICE I/57 PŘES MÍSTNÍ POTOK | | |
| NÁZEV VÝKRESU | VARIANTA A | |
| PŘÍLOHA | P1.1 | Č. VÝKRESU 01 |
| DATUM | 1.2015 | |
| FORMÁT | 3 x A4 | |
| MĚŘÍTKO | 1:100/500 | |