




POHLED 1:500

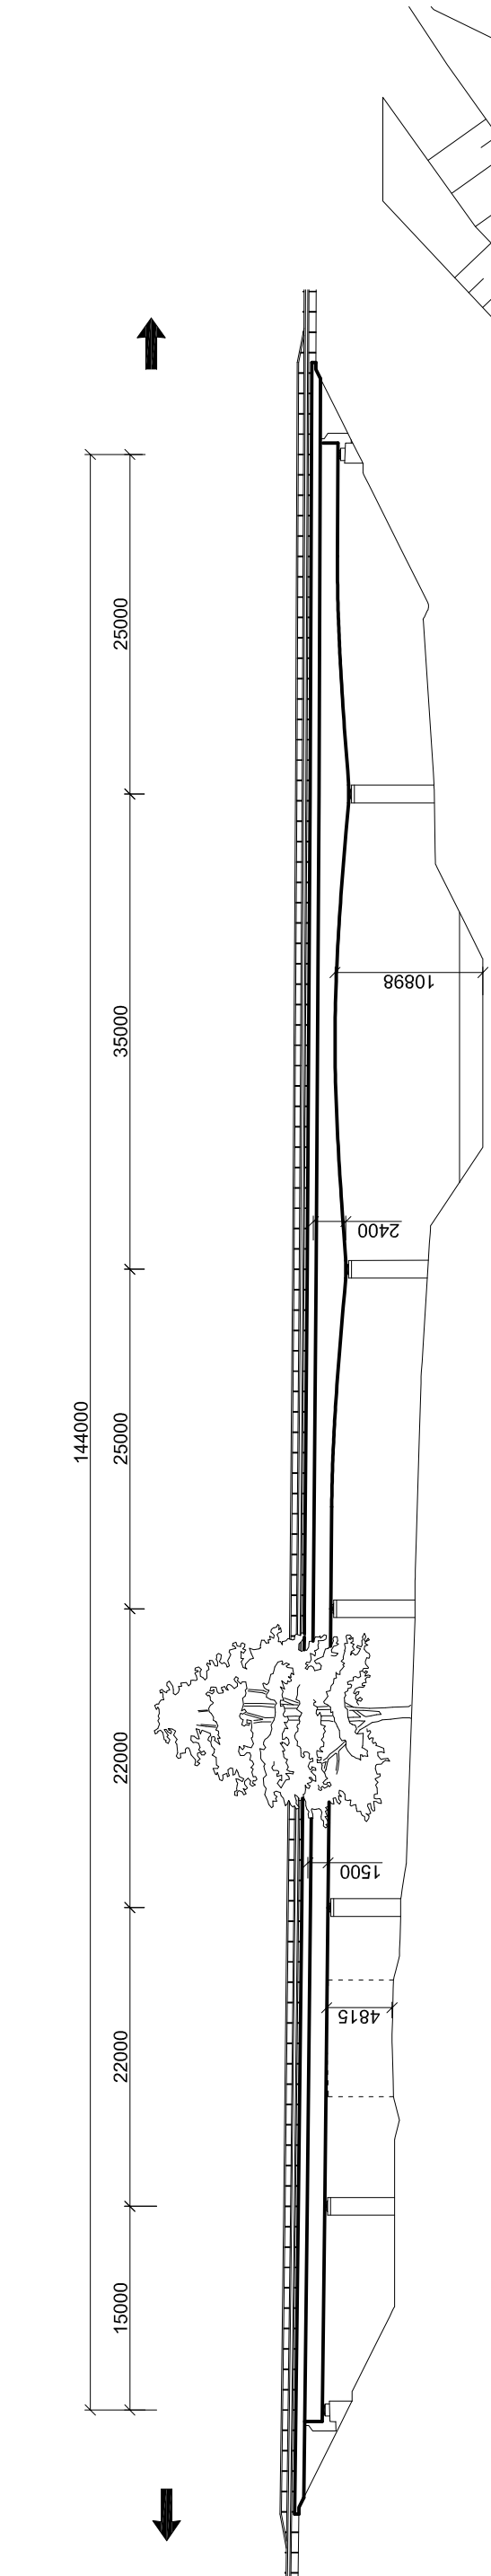


PŮDORYS 1:500

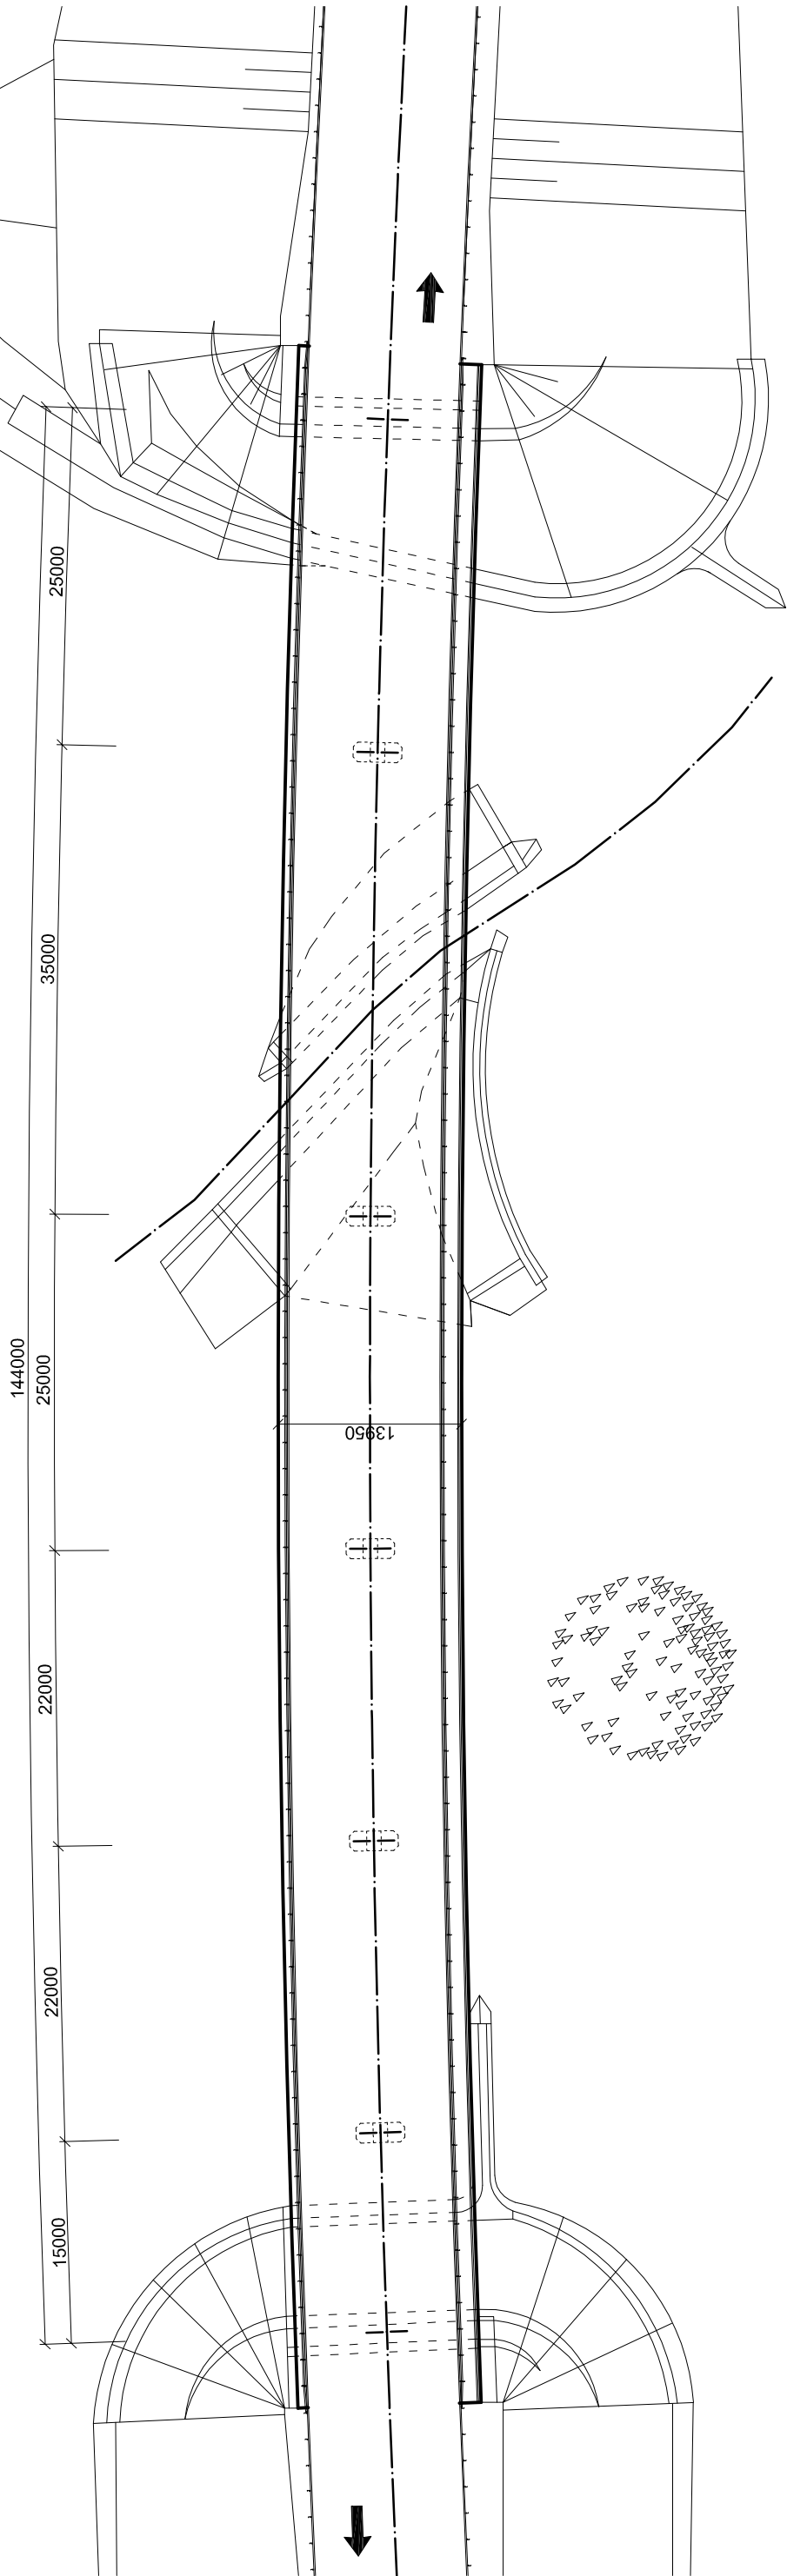

PŘÍČNÝ ŘEZ 1:100

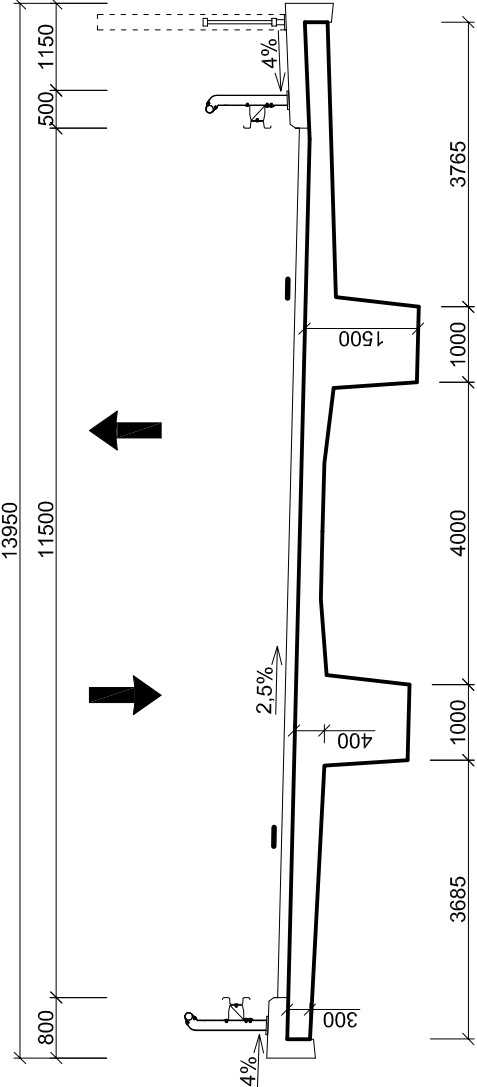

PŘÍČNÝ ŘEZ V PODPĚRÁCH 5 A 6 1:100

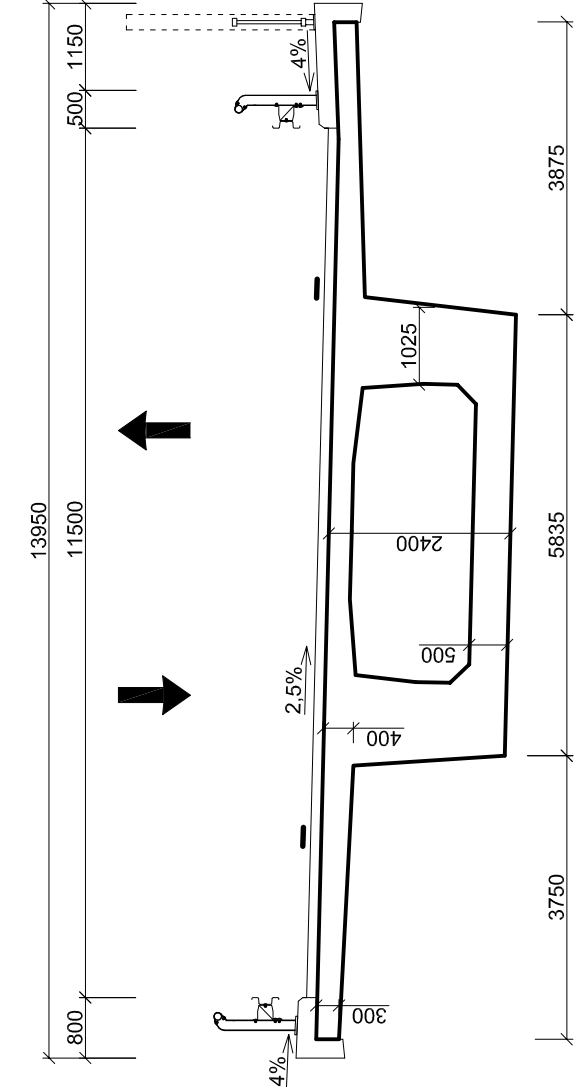

| | | | | | | |
|------------------|--|-------------------------|---|--|------------|----|
| STUDENT | | Bc. JAN FOJTŮ | <div><div><div><div><div></div><div>VYSOKÉ UČENÍ TECHNICKÉ V BRNĚ</div></div><div><div><div></div><div>FAKULTA STAVEBNÍ BZK</div></div></div></div></div></div> | MOST NA PŘELOŽCE SILNICE I/57 PŘES MÍSTNÍ POTOK | | |
| STUDIJNÍ SKUPINA | | C2KON3 | | | | |
| VEDOUcí PRÁCE | | Ing. RADIM NEČAS, Ph.D. | | | | |
| DIPLOMOVÁ PRÁCE | | | | | | |
| NÁZEV VÝKRESU | | | VARIANTA B | DATUM | 1.2015 | |
| | | | | FORMÁT | 3 x A4 | |
| | | | | MĚŘÍTKO | 1:100/500 | |
| | | | PŘÍLOHA | P1.2 | Č. VÝKRESU | 02 |