


LEGENDA:

RHP práškový

- – autonomní hlásič požáru

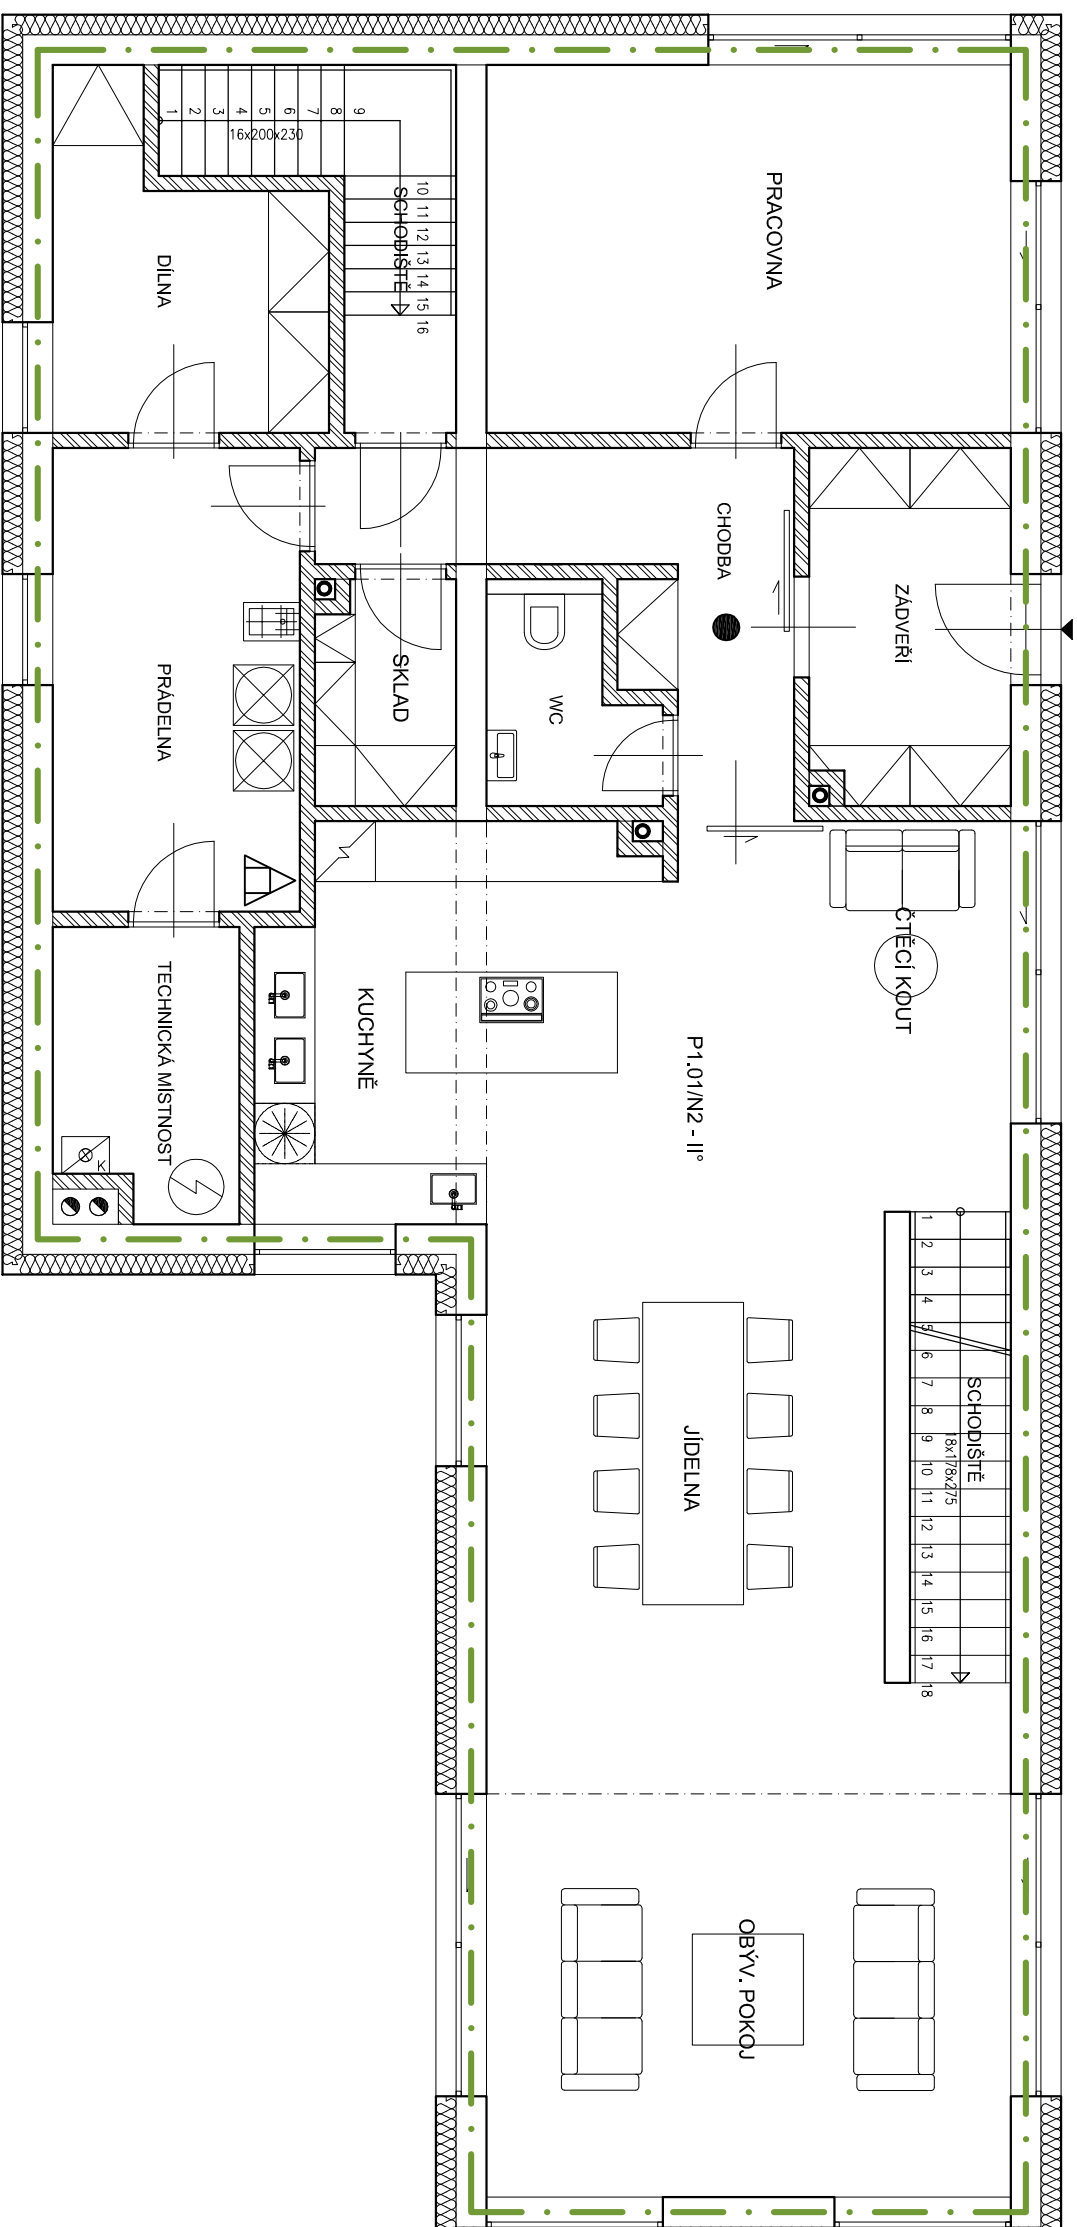

$\pm 0,000=218,100 \text{ m n.m. BpV}$

DRUH PRÁCE		BAKALÁŘSKÁ PRÁCE	
VYPRACOVAL	Ing. Václav Králík, MBA		
VEDOUcí PRÁCE	Ing.arch. Ivana Košťáková, Ph.D.		
STAVEBNÍK	Adam Novák, Jeřábková 85, 530 03 Pardubice		
MÍSTO STAVBY	Staré hradiště, kat. území Staré Hradiště, parc. č. 363/1		
NÁZEV STAVBY	NOVOSTAVBA RODINNÉHO DOMU VE STARÉM HRADIŠTI		
STAVEBNÍ OBJEKT	RODINNÝ DŮM	FORMÁT	A3
ČÁST	D.1.3 POŽÁRNĚ BEZPEČNOSTNÍ ŘEŠENÍ	DATUM	05/2017
OBSAH:		STUPEŇ PD	DPS
PŮDORYS 1.NP		MĚŘÍTKO 1:75	Č. VÝKRESU D.1.3.03