


1.PP - KANALIZACE – ZÁKLADY

1 : 50

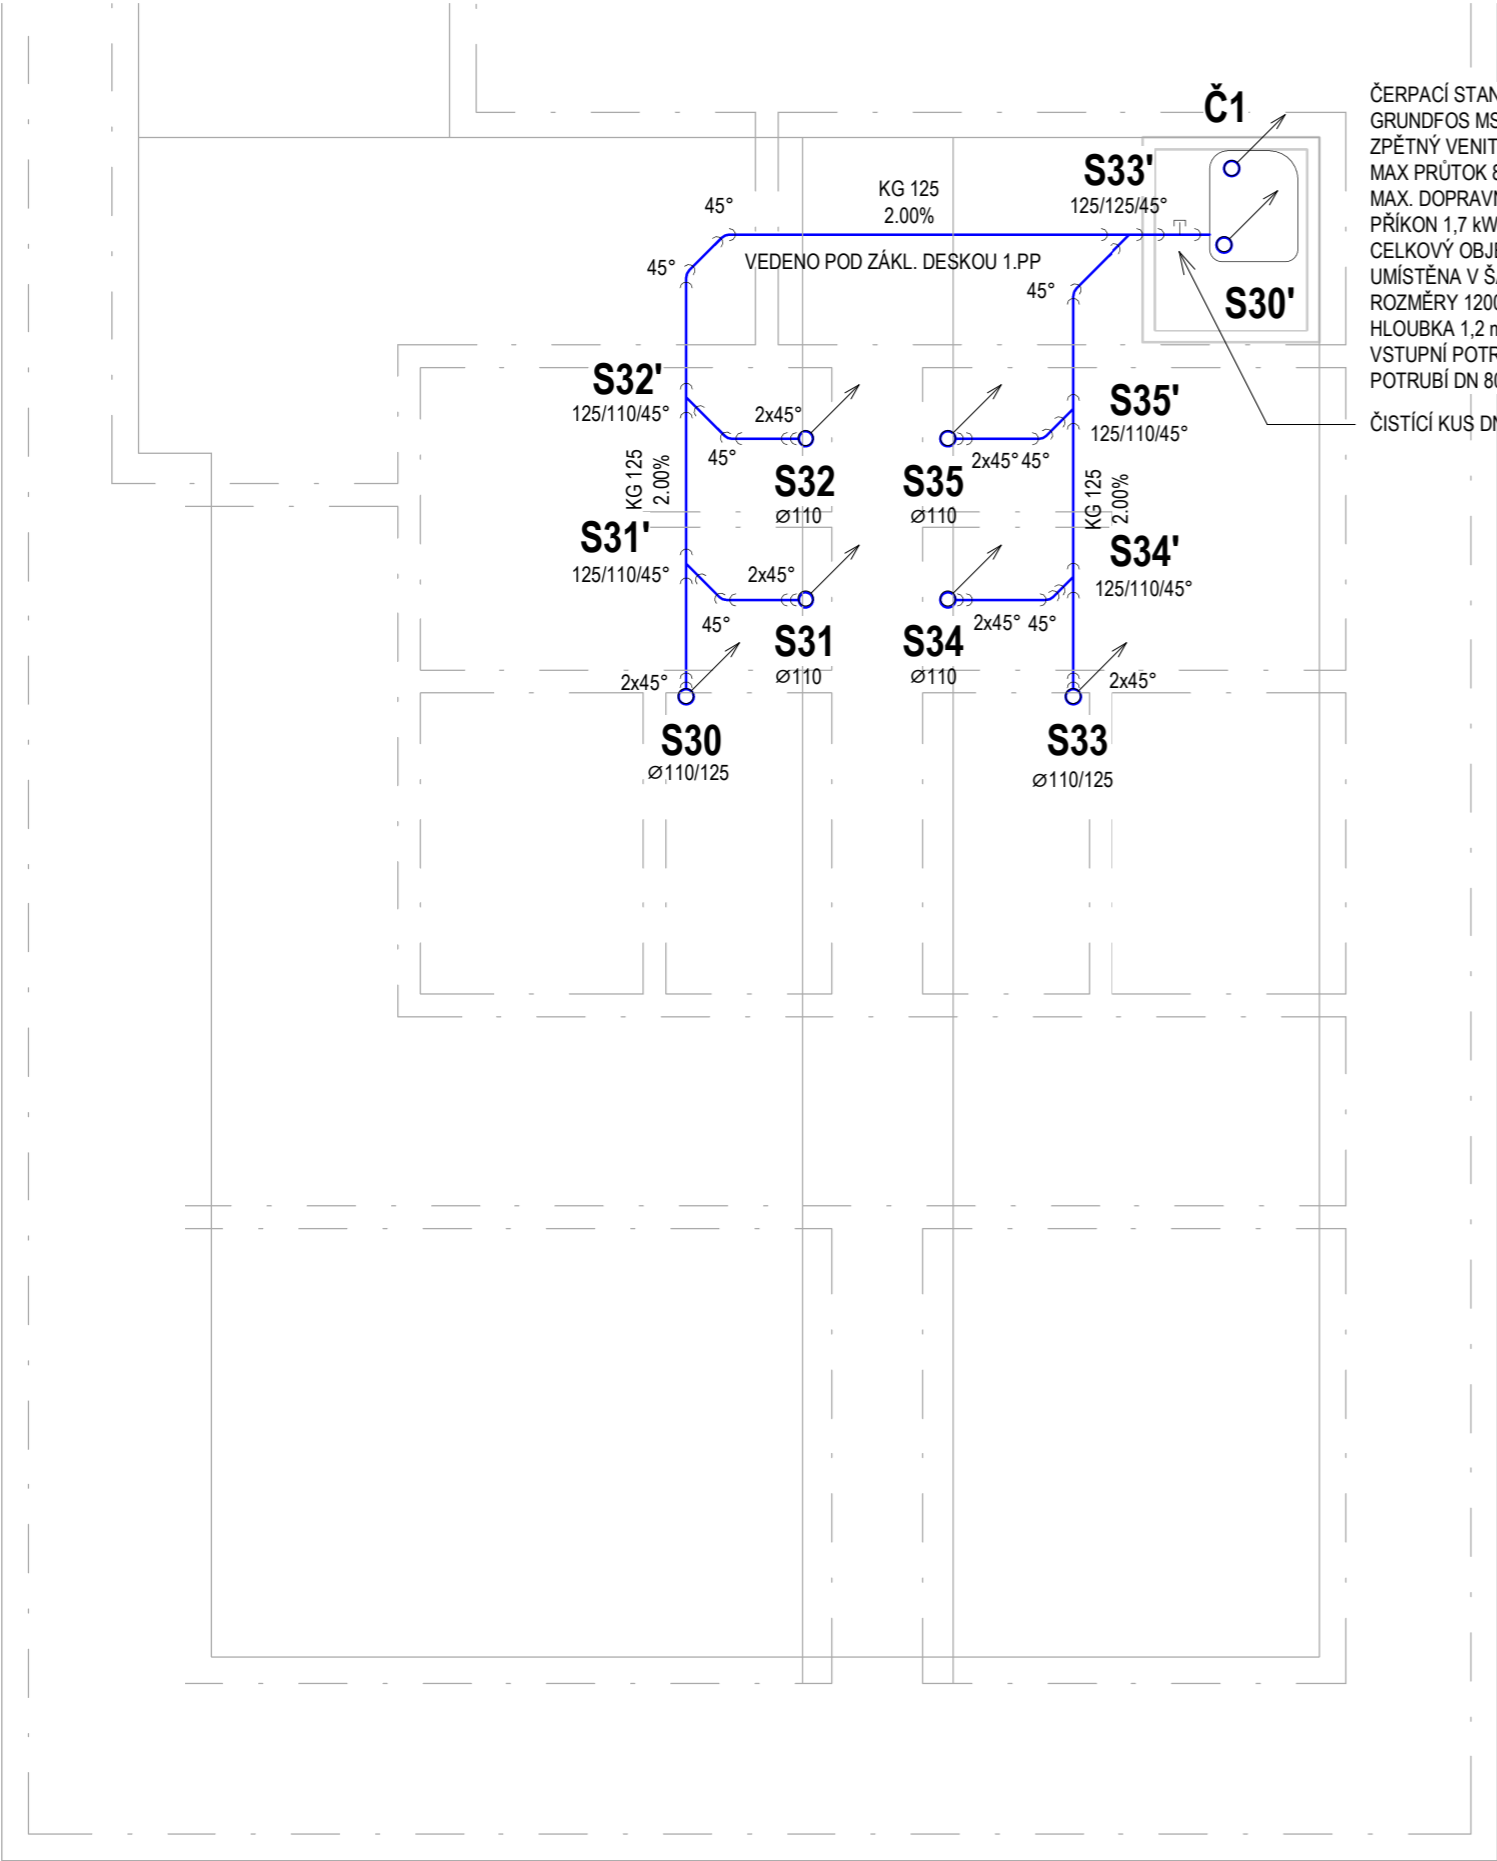



ČERPACÍ STANICE  
GRUNDFOS MSS.11.1.2  
ZPĚTNÝ VENITL SOUČÁSTÍ STANICE  
MAX PRŮTOK 8,61 l/s  
MAX. DOPRAVNÍ VÝŠKA 10,4 m  
PŘÍKON 1,7 kW  
CELKOVÝ OBJEM NÁDOBY 44 l  
UMÍSTĚNA V ŠACHTĚ  
ROZMĚRY 1200x1000 mm,  
HLOUBKA 1,2 m  
VSTUPNÍ POTRUBÍ DN 125, VÝTLAČNÉ  
POTRUBÍ DN 80

ČISTÍCÍ KUS DN 125


LEGENDA

ZNAČKA	POPIS
	SPLAŠKOVÁ KANALIZACE
	SPLAŠKOVÁ KANALIZACE Z GASTRO PROVOZU
	DEŠŤOVÁ KANALIZACE
<b>Xy</b>	ZAŘIZOVACÍ PŘEDMĚT - VIZ VÝPIS ZAŘIZOVACÍCH PŘEDMĚTŮ
HT 50	HT - OZNAČENÍ TYPU SYSTÉMU 50 - OZNAČENÍ DN TRUBKY [mm]
<b>S1</b>	OZNAČENÍ ODPADNÍHO POTRUBÍ - S-SPLAŠKOVÉ, G-Z GASRO PROVOZU, D-DEŠTOVÉ

 SCHÉMA OBJEKTU

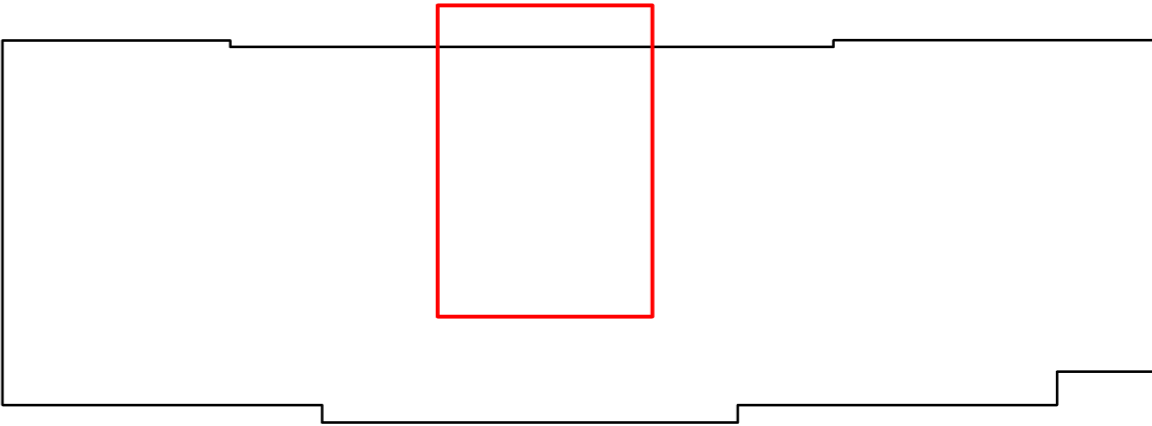

0,000 = 210,70 m n.m., B.p.v. / SOUŘADNICOVÝ SYSTÉM JTSK

DRUH PRÁCE	DIPLOMOVÁ PRÁCE		
VYPRACOVAL	Bc. LUKÁŠ MINÁŘ		
KONTROLOVAL	Ing. HELENA WIERZBICKÁ, Ph.D.		
MÍSTO STAVBY	NOVÝ JIČÍN		
NÁZEV STAVBY	PENZION PRO SENIORY	FORMÁT	3XA4
STAVEBNÍ OBJEKT	SO-01 PENZION PRO SENIORY	DATUM	2021/2022
ČÁST	TPS - ZDRAVOTNĚ TECHNIKČÉ INSTALACE	STUPEŇ PD	DPS
OBSAH	PŮDORYS ZÁKLADY POD 1.PP - KANALIZACE	MĚŘÍTKO 1 : 50	Č. VÝKRESU ZTI03