

SCHÉMA ZNAČEK



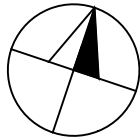
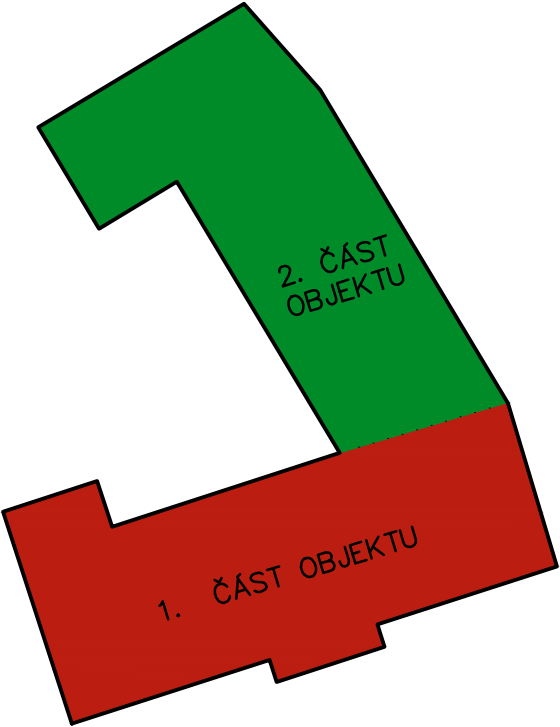


-  VSTUP DO OBJEKTU – 1. ČÁST
-  VSTUP DO OBJEKTU – 2. ČÁST

SCHÉMA ROZDĚLENÍ OBJEKTU



0,000=270,700 mn.m. B.p.v / SOUŘADNICOVÝ SYSTÉM S–JTSK

| | | | |
|---------------|---------------------------------|---|----------------|
| PŘEDMĚT | DIPLOMOVÁ PRÁCE |  | |
| VYPRACOVAL | Bc. PETR PŘIDAL | | |
| KONTROLOVAL | Prof. Ing. MILAN OSTRÝ, Ph.D. | | |
| STAVEBNÍK | OBEC SUCHONICE, č.p. 29, 783 57 | | |
| MÍSTO STAVBY | OBEC SUCHONICE, 783 57 | | |
| NÁZEV STAVBY | OBECNÍ DŮM V SUCHONICÍCH |  | |
| STAVEBNÍ OBJ. | OBECNÍ A KULTURNÍ DŮM | | |
| ČÁST | S. STUDIJNÍ A PŘÍPRAVNÉ PRÁCE | FORMÁT | A3 |
| OBSAH: | STUDIE PŮDORYS 1 NP | DATUM | 16.12.2023 |
| | | STUPEŇ PD | DSP |
| | | MĚŘÍTKO 1:150 | Č. VÝKRESU S.6 |