
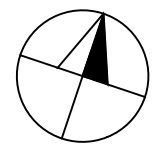




SCHÉMA ROZDĚLENÍ OBJEKTU

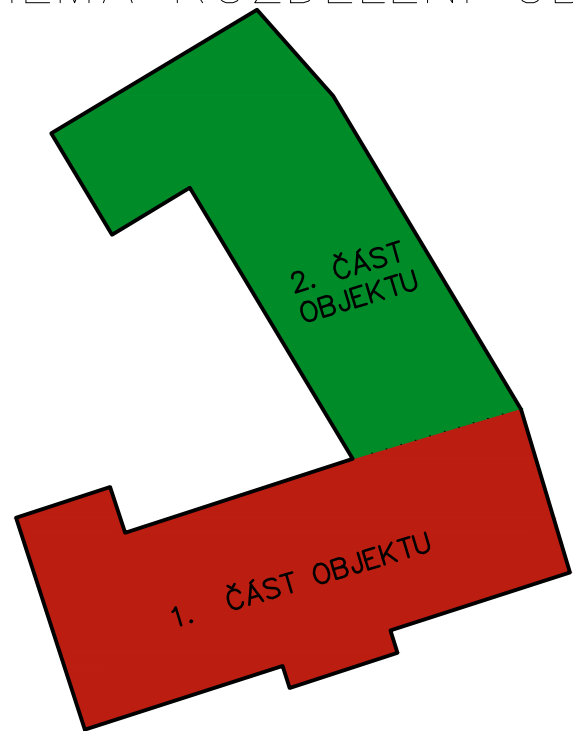

0,000=270,700 mn.m. B.p.v / SOUŘADNICOVÝ SYSTÉM S-JTSK

PŘEDMĚT	DIPLOMOVÁ PRÁCE		
VYPRACOVAL	Bc. PETR PŘIDAL		
KONTROLOVAL	Prof. Ing. MILAN OSTRÝ, Ph.D.		
STAVEBNÍK	OBEC SUCHONICE, č.p. 29, 783 57		
MÍSTO STAVBY	OBEC SUCHONICE, 783 57		
NÁZEV STAVBY	OBECNÍ DŮM V SUCHONICÍCH		
STAVEBNÍ OBJ.	OBECNÍ A KULTURNÍ DŮM	FORMÁT	A3
ČÁST	S. STUDIJNÍ A PŘÍPRAVNÉ PRÁCE	DATUM	16.12.2023
OBSAH:	STUDIE PŮDORYS 2 NP	STUPEŇ PD	DSP
		MĚŘÍTKO 1:150	Č. VÝKRESU S.7