



SITUACE ŠIRŠÍCH VZTAHŮ 1:1000

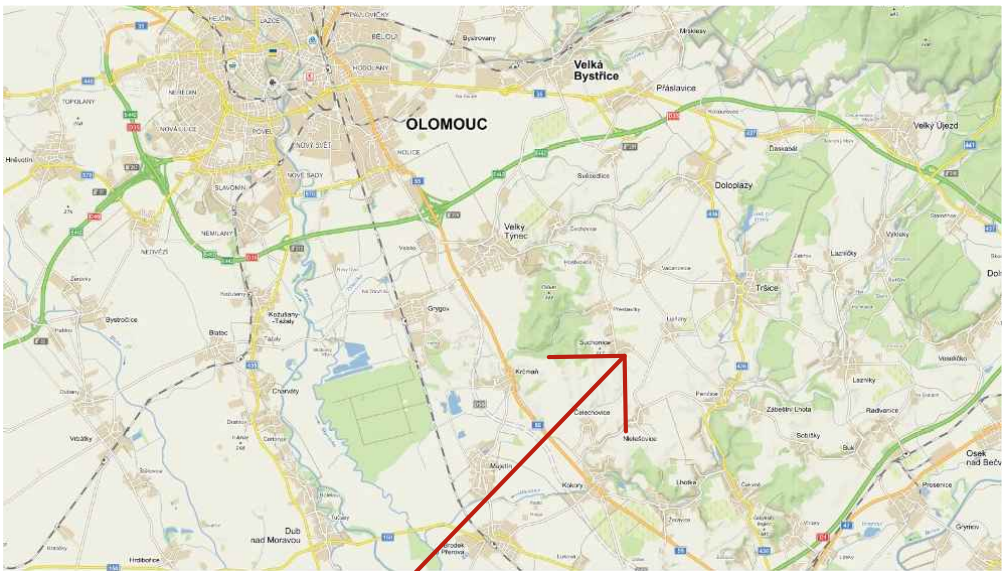

 
LEGENDA ZNAČENÍ

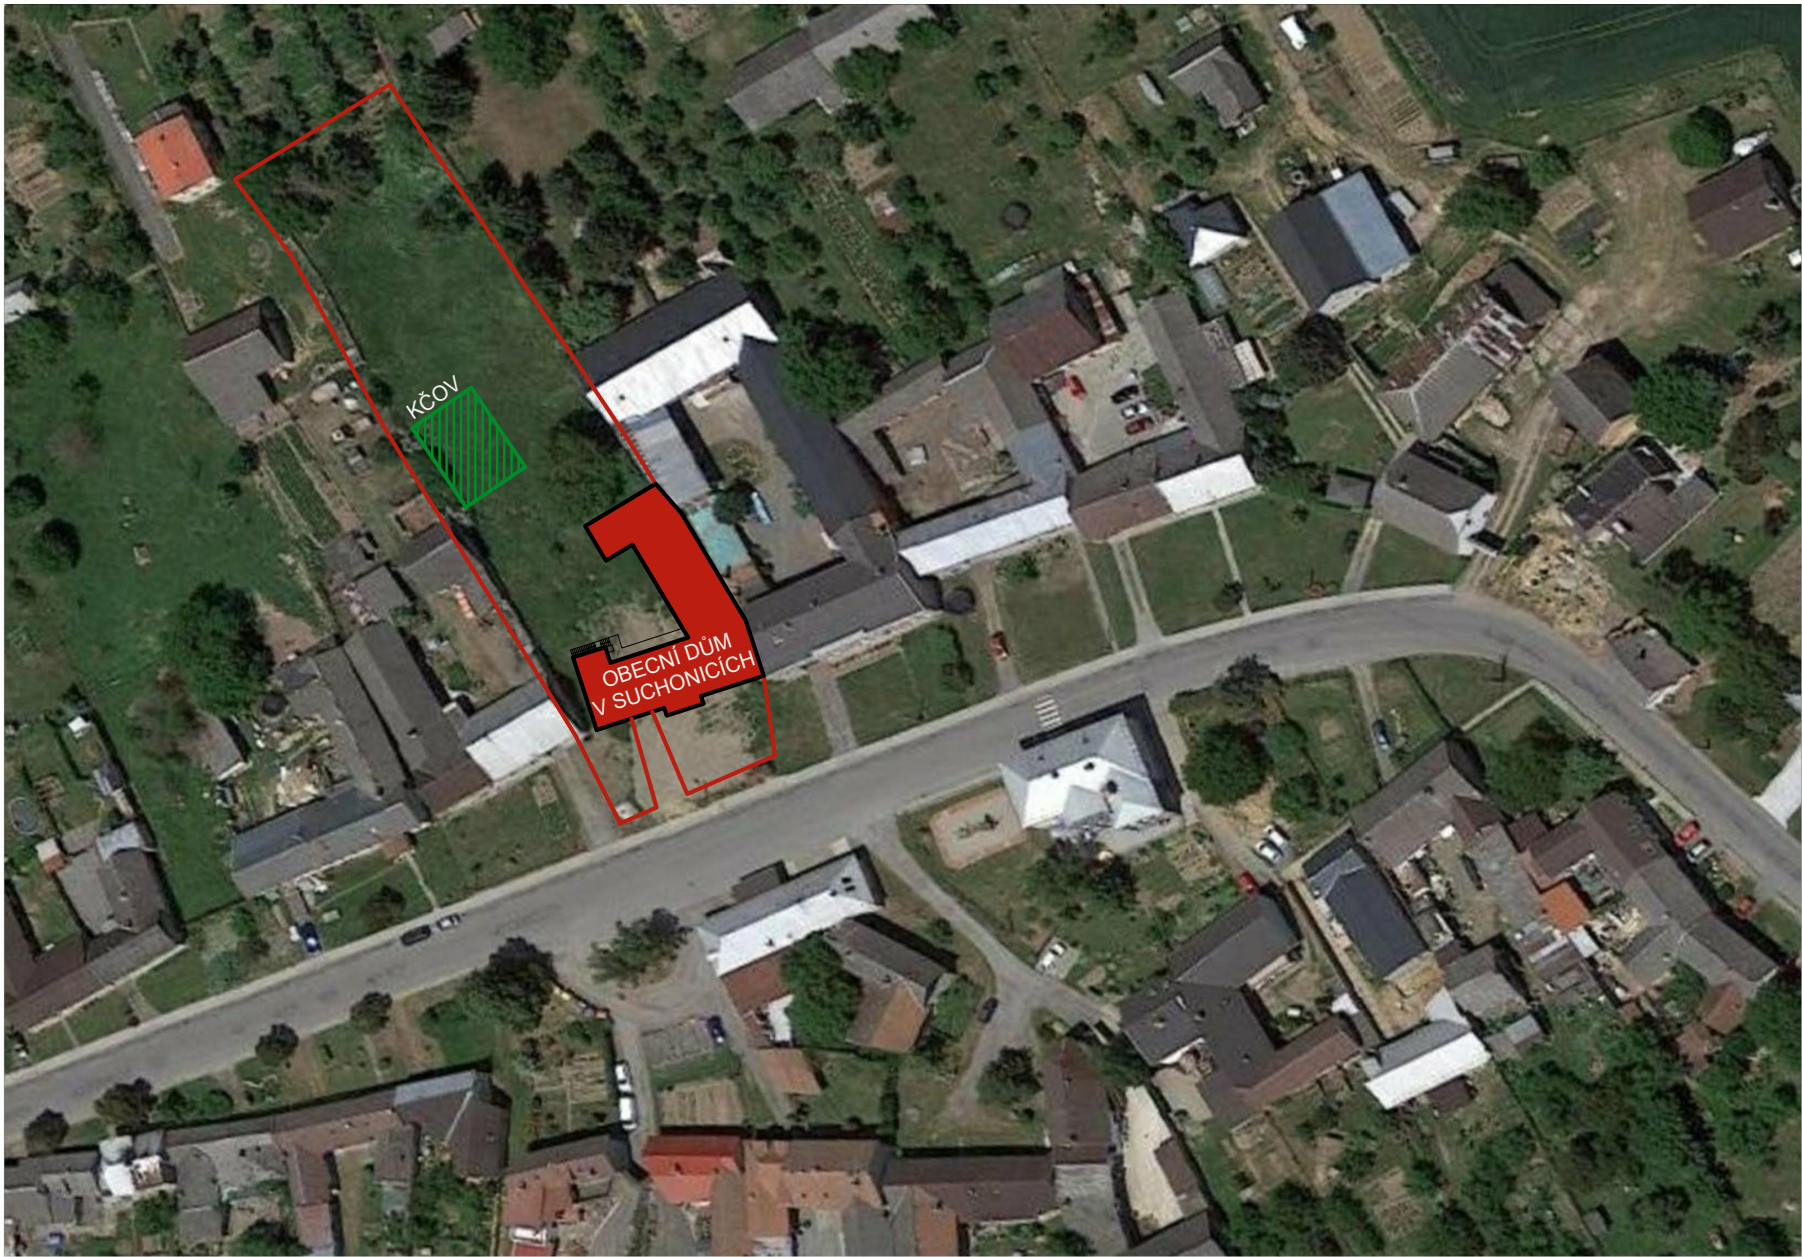


NOVÝ OBJEKT




 
ŘEŠENÉ ÚZEMÍ, HRANICE POZEMKU



NOVÝ OBJEKT – KOŘENOVÁ ČISTÍRNA ODPADNÍCH VOD

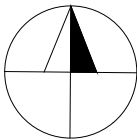

0,000=270,700 mn.m. B.p.v / SOUŘADNICOVÝ SYSTÉM S–JTSK

PŘEDMĚT	DIPLOMOVÁ PRÁCE		
VYPRACOVAL	Bc. PETR PŘIDAL		
KONTROLOVAL	Prof. Ing. MILAN OSTRÝ, Ph.D.		
KONTROLOVAL	Ing. FILIP MEČÍŘ		
STAVEBNÍK	OBEC SUCHONICE, č.p. 29, 783 57		
MÍSTO STAVBY	OBEC SUCHONICE, 783 57		
NÁZEV STAVBY	OBECNÍ DŮM V SUCHONICÍCH	FORMÁT	A3
STAVEBNÍ OBJ.	OBECNÍ A KULTURNÍ DŮM	DATUM	29.12.2023
ČÁST	K.1 – KONCEPCE KČOV	STUPEŇ PD	DSP
OBSAH:	SITUACE ŠIRŠÍCH VZTAHŮ	MĚŘÍTKO 1:1000	Č. VÝKRESU K.1.1