


# VARIANTA 1

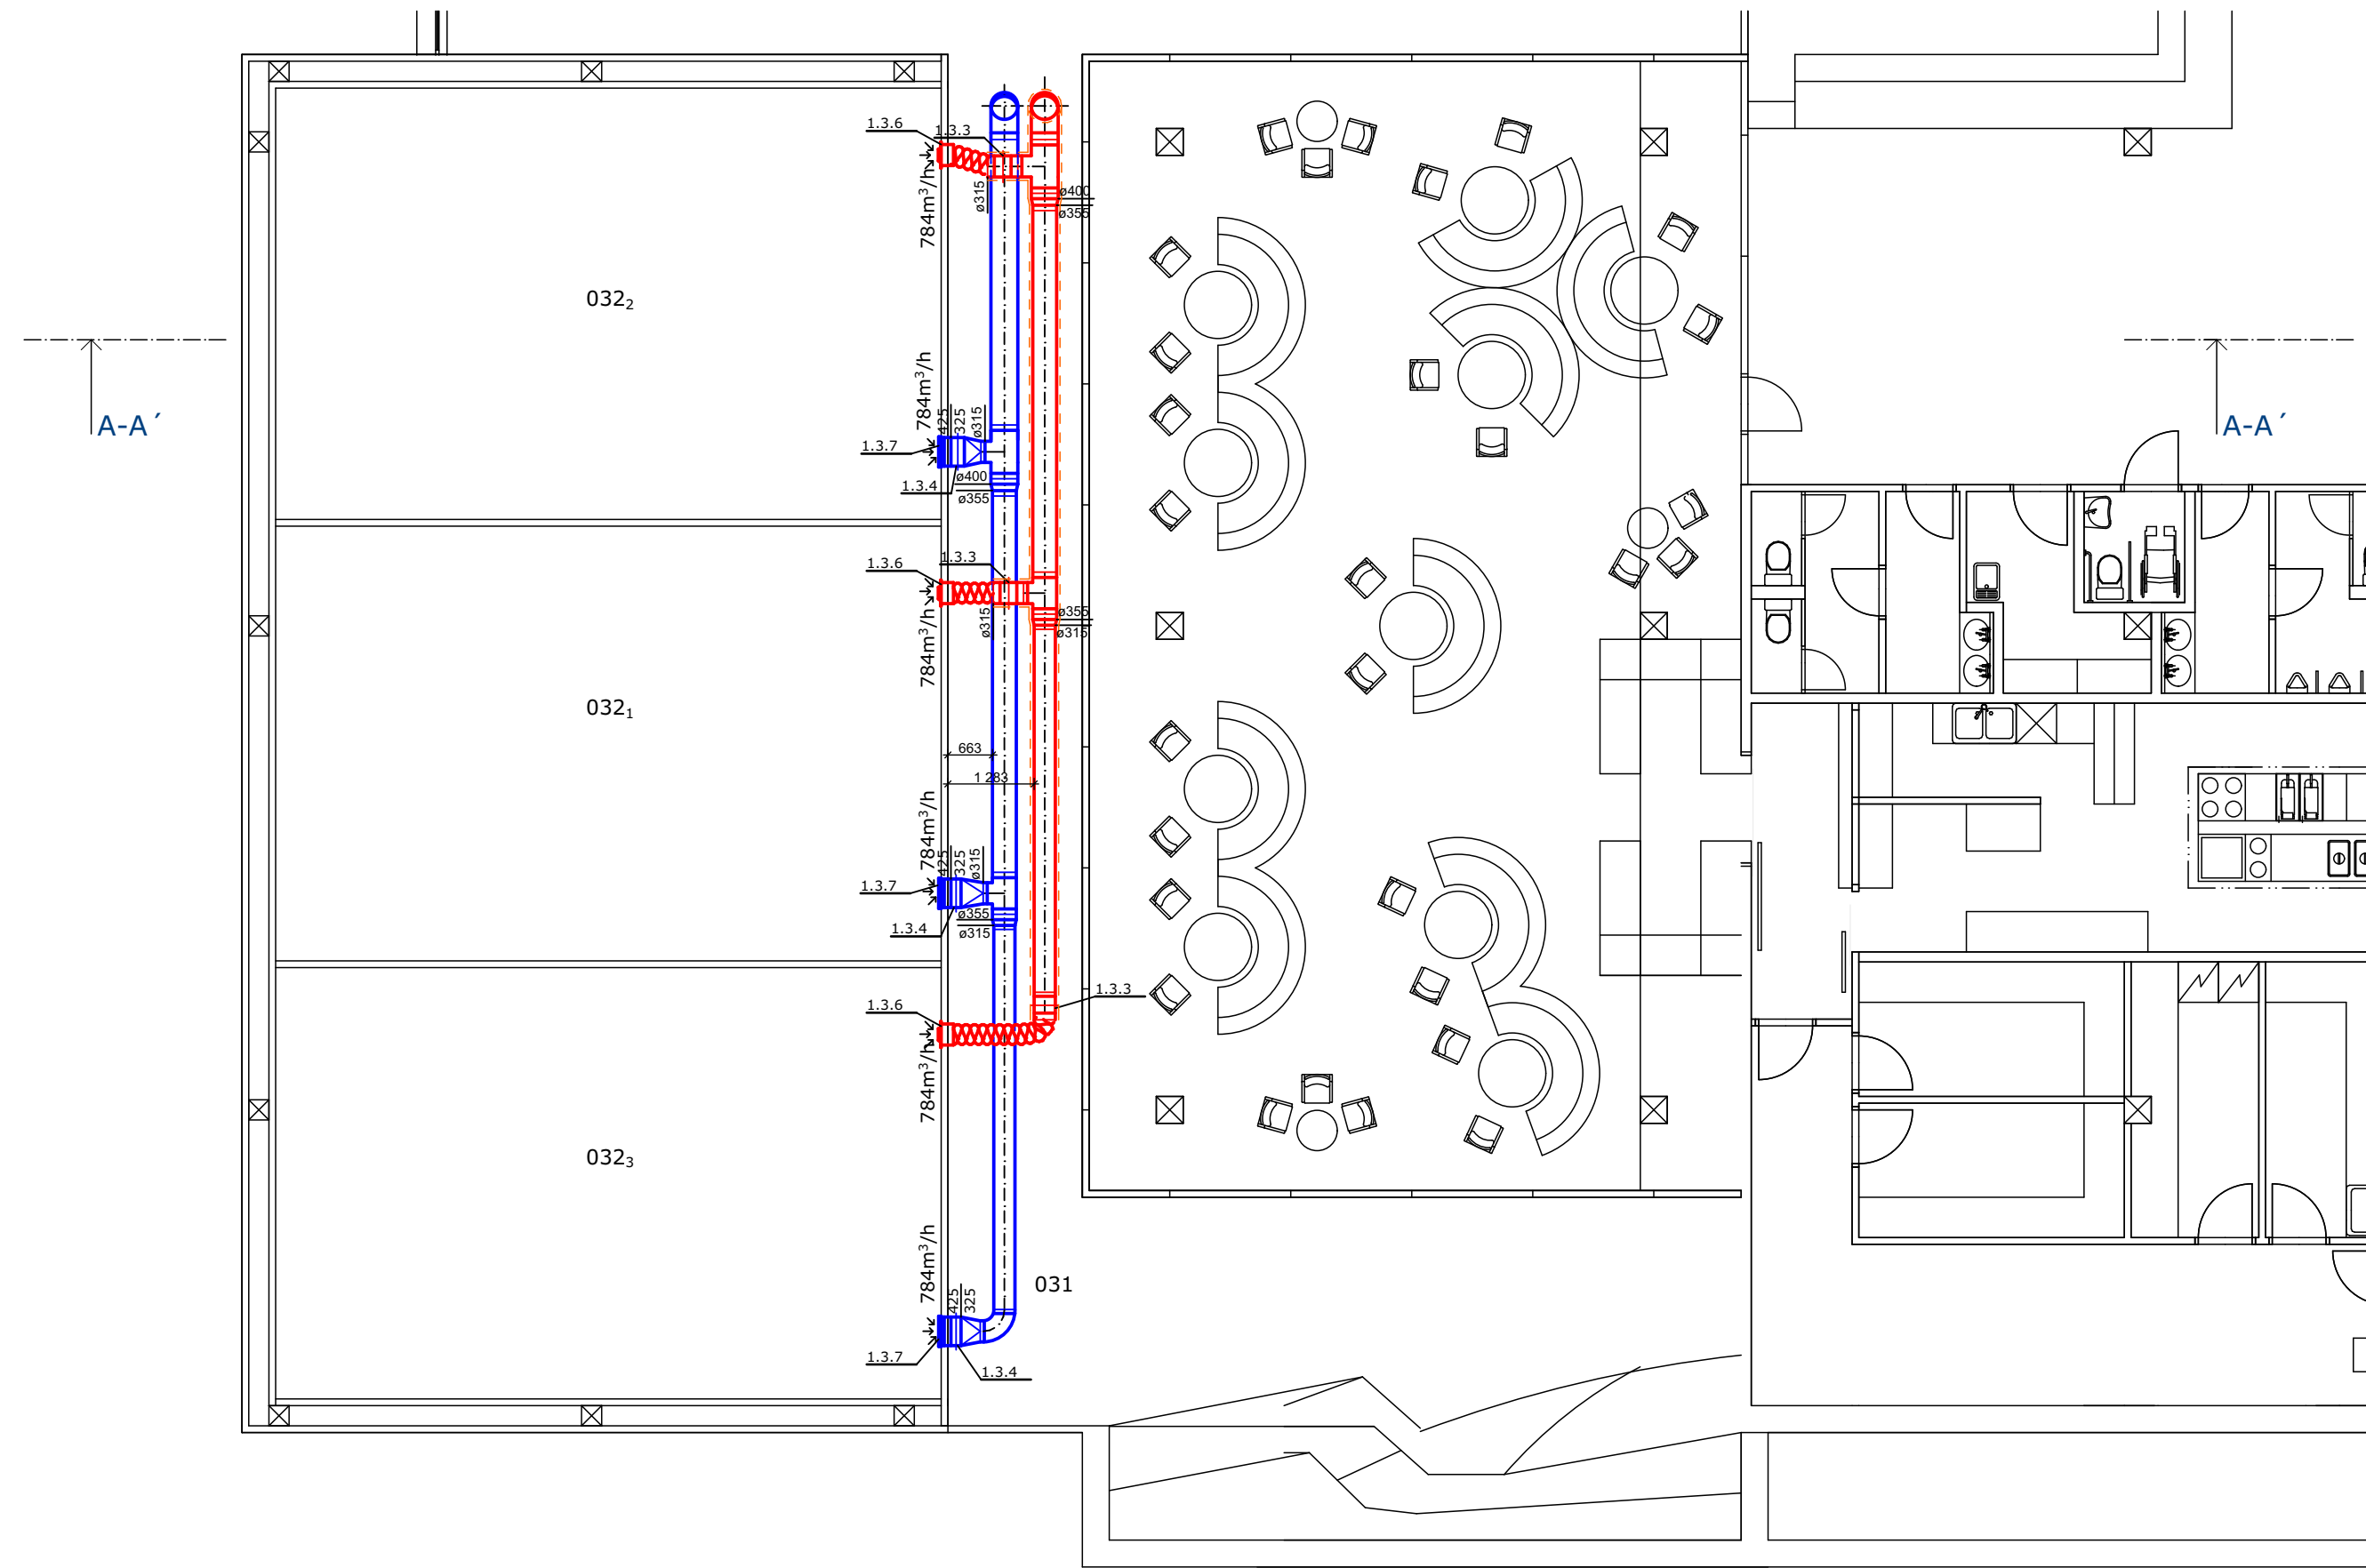

LEGENDA MÍSTNOSTÍ		
Č.M.	NÁZEV MÍSTNOSTI	PLOCHA [m²]
031	CHODBA	21,8
032	SQUASHOVÝ KURT	63,52

VÝUKOVÁ VERZE ARCHICADU


VÝPIS PRVKŮ - Zařízení č.1 - varianta 1

OZN.	popis			výrobce
1.1.1	Sestavná klimatizační jednotka AeroMaster XP 04	ks	1	Remak
1.2.1	Tlumič hluku buňkový G 200 x 500 x 1000	ks	2	Greif
1.2.2	Tlumič hluku kruhový GDE 400 x 1000	ks	3	Greif
1.3.1	Protidešťová žaluzie PŽA - K - II 630 x 630	ks	1	Proclima
1.3.2	Požární klapka PKTM III 400	ks	2	Mandík
1.3.3	Regulační klapka kruhová těsná RKKTM 315	ks	3	Mandík
1.3.4	Regulační klapka těsná RKTm 425 x 325	ks	3	Mandík
1.3.5	Výfuková hlavice DN 400	ks	1	Proclima
1.3.6	Dýza s dalekým dosahem DUK-V-R-E1/315x500	ks	3	Trox
1.3.7	Obdelníková vyúst TR-AG 425 x 325	ks	3	Trox

Zařízení č.2

OZN.	popis			výrobce
2.1.1	Kondenzační jednotka PUHZ-ZRP35VKA	ks	2	Mitsubishi Electric

- LEGENDA
- — — Tepelná izolace tl. 60mm
  - - - Tepelná izolace tl. 30mm

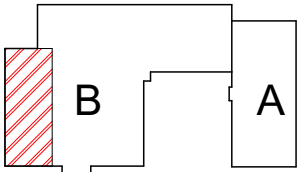

## DIPLOMOVÁ PRÁCE

VYPRACOVAL: Bc. Tereza Vacková

VED. DIPL. PRÁCE: doc. Ing. Aleš Rubina, Ph.D.

PROJEKT:  
VZDUCHOTECHNIKA SQUASHOVÝCH  
KURTŮ - VARIANTA 1

VÝKRES:  
PŮDORYS 2.NP



VUT V BRNĚ  
FAKULTA STAVEBNÍ  
MĚŘÍTKO:  
1:100

VÝKRES Č.:  
1