


# VARIANTA 2

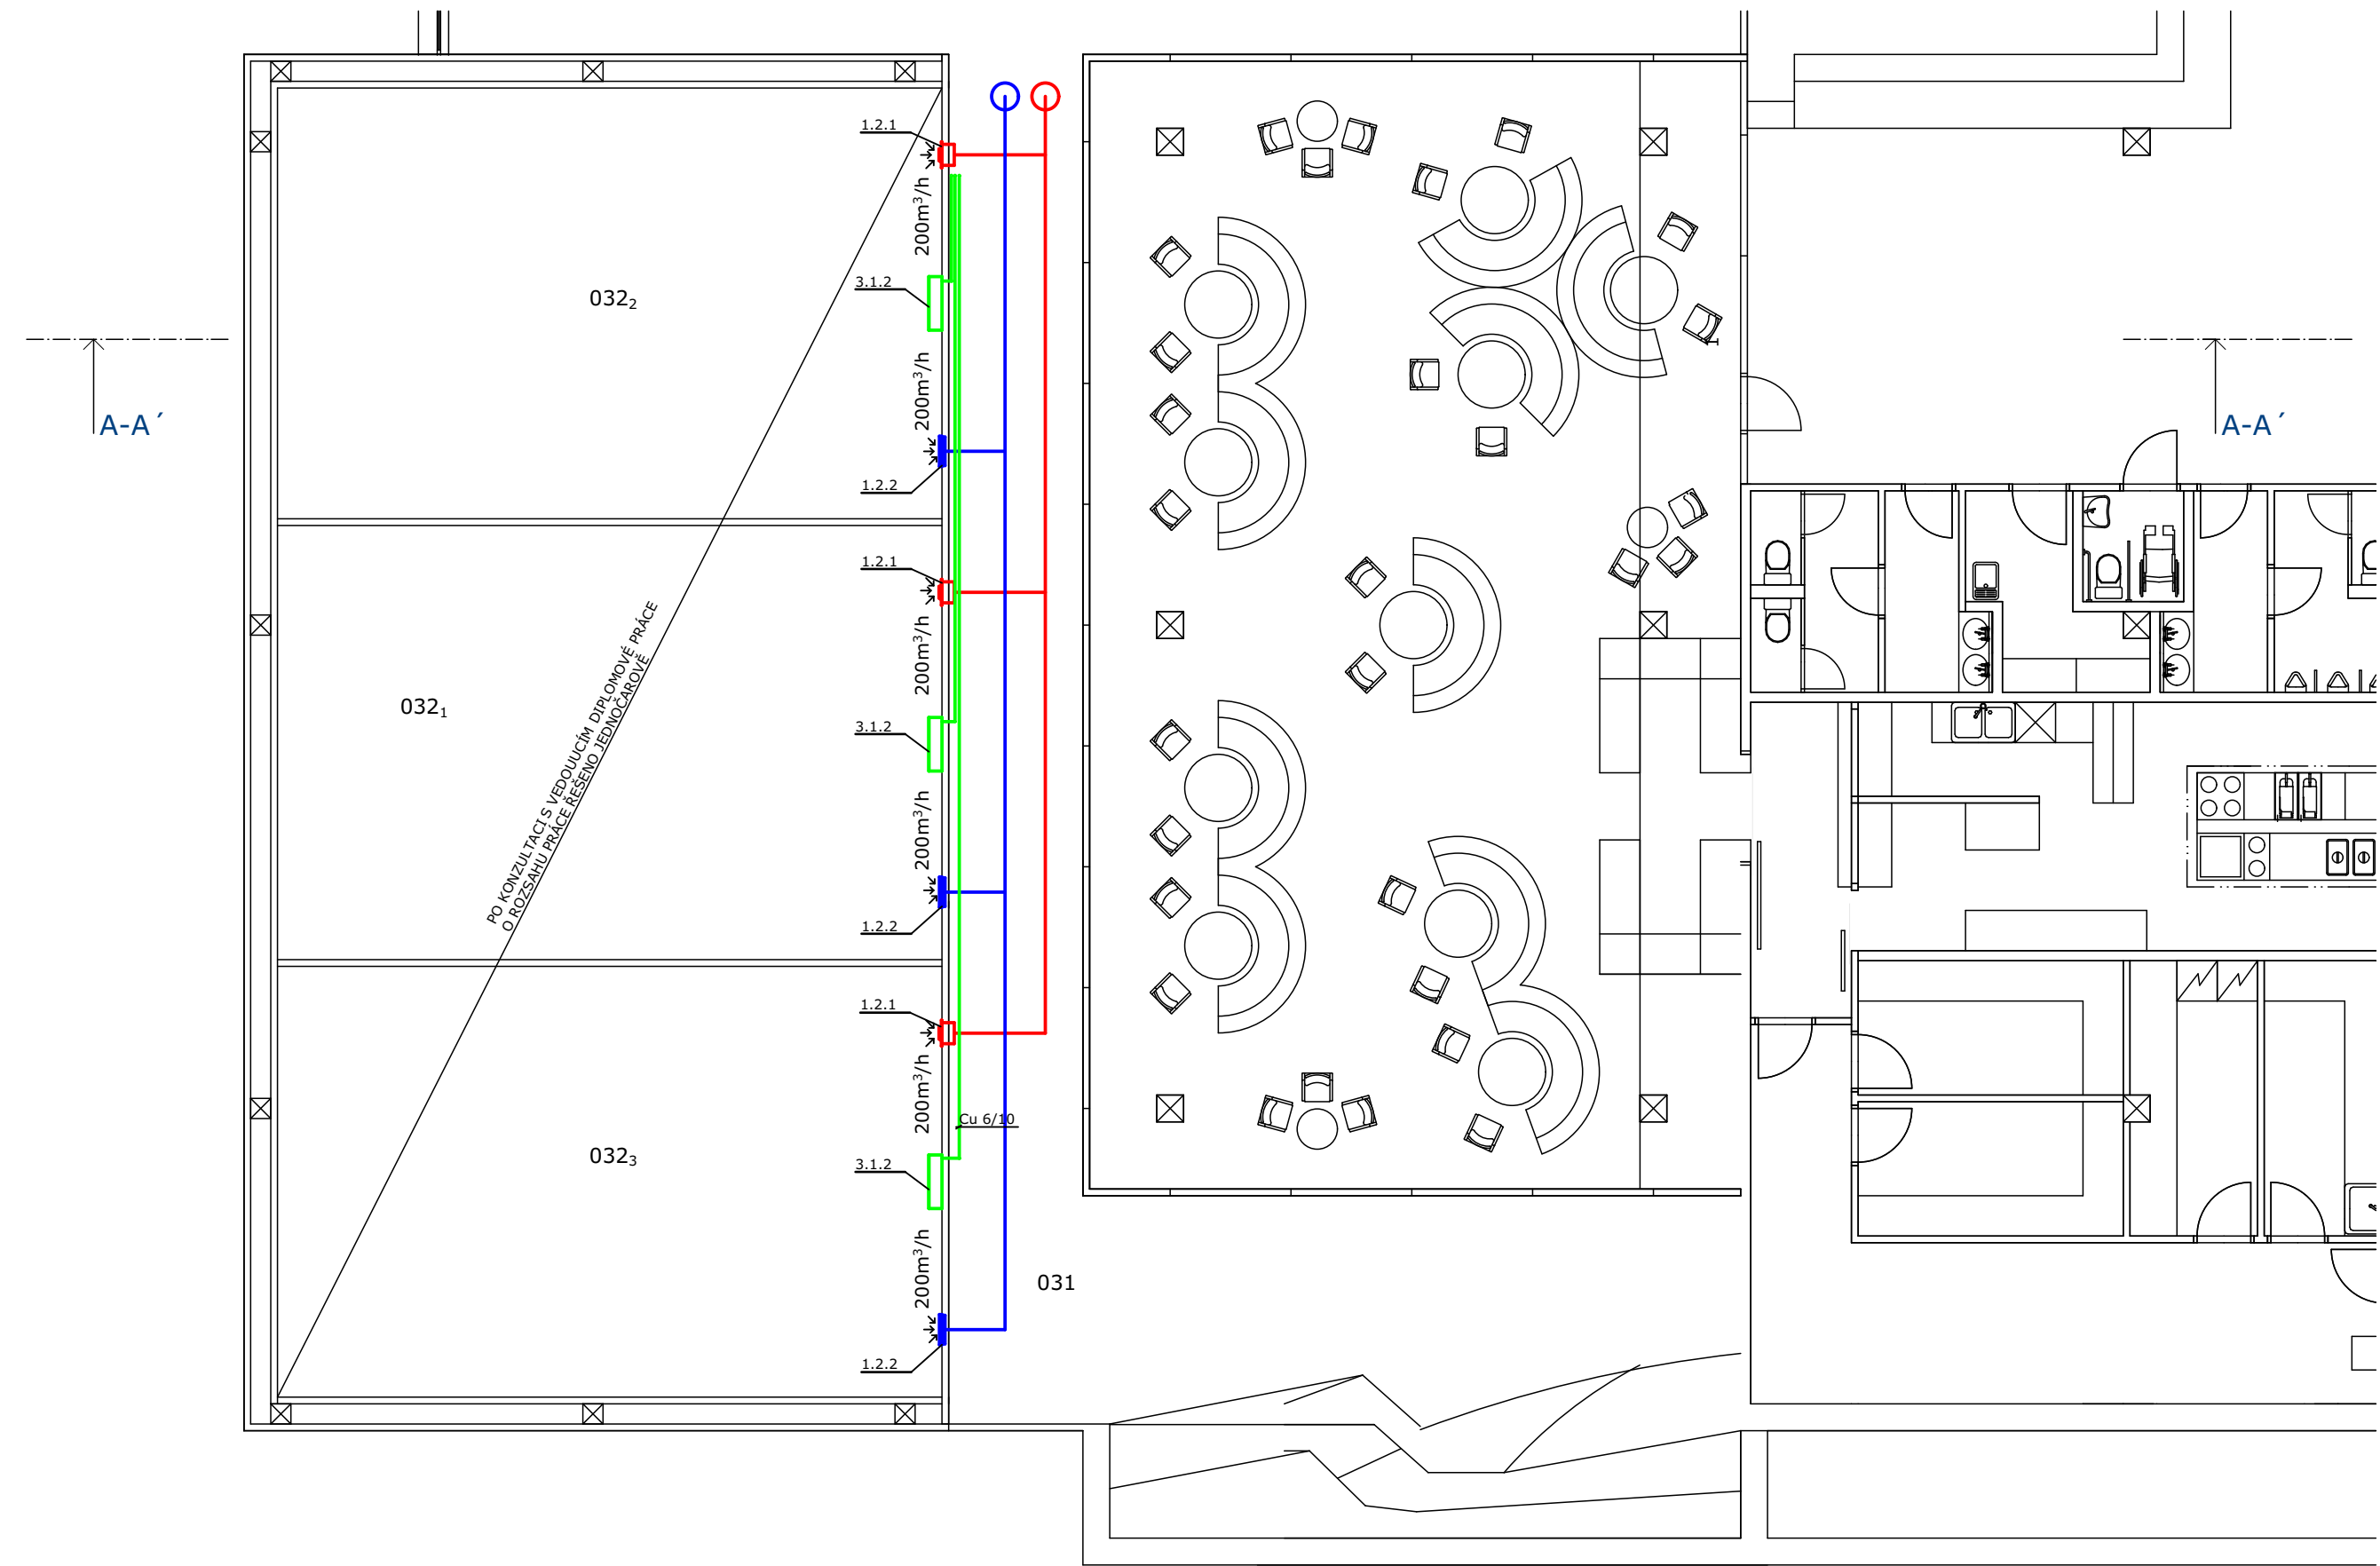

LEGENDA MÍSTNOSTÍ

VÝUKOVÁ VERZE ARCHICADU

Č.M.	NÁZEV MÍSTNOSTI	PLOCHA [m²]
031	CHODBA	21,8
032	SQUASHOVÝ KURT	63,52

VÝPIS PRVKŮ - varianta 2  
Zařízení č.1

OZN.	popis			výrobce
1.1.1	Kompaktní klimatizační jednotka Cake VR-1	ks	1	Remak
1.2.1	Dýza s dalekým dosahem	ks	3	
1.2.2	Obdelníková vyúst	ks	3	



Zařízení č.2

OZN.	popis			výrobce
2.1.1	Kondenzační jednotka MUZ-SF25VE	ks	1	Mitsubishi Electric

Zařízení č.3

OZN.	popis			výrobce
3.1.1	Multisplitová venkovní jednotka MXZ-4E83VA	ks	1	Mitsubishi Electric
3.1.2	Vnitřní nástěnná jednotka MSZ-SF35VE	ks	3	Mitsubishi Electric

- LEGENDA
- Přívodní potrubí
- Odvodní potrubí
- Chladičové potrubí

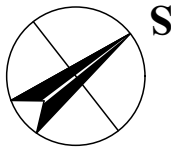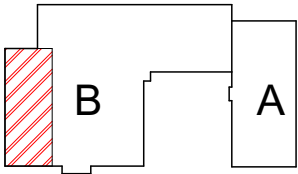

## DIPLOMOVÁ PRÁCE

VYPRACOVAL: Bc. Tereza Vacková

VED. DIPL. PRÁCE: doc. Ing. Aleš Rubina, Ph.D.

PROJEKT:  
VZDUCHOTECHNIKA SQUASHOVÝCH  
KURTŮ - VARIANTA 2

VÝKRES:  
PŮDORYS 2.NP



VUT V BRNĚ  
FAKULTA STAVEBNÍ

MĚŘÍTKO:  
1:100

VÝKRES Č.:  
3