




LEGENDA INŽENÝRSKÝCH SÍTÍ – PŘÍPOJEK:

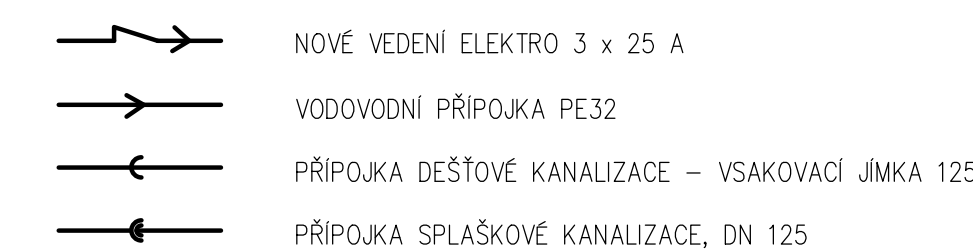

LEGENDA GRAFICKÝCH ZNAČEK:

- | | |
|-------|--|
| SO 01 | RODINNÝ DŮM |
| SO 02 | PŘÍPOJKA NN |
| SO 03 | VODOVODNÍ PŘÍPOJKA |
| SO 04 | PŘÍPOJKA KANALIZACE |
| SO 05 | ČISTÍRNA ODPADNÍCH VOD – ČOV BC4 |
| SO 06 | JMKNA NA VODU NA ZALÉVÁNÍ ZAHRADY |
| SO 07 | STUDNA |
| SO 08 | ELEKTROMĚROVÝ PILÍŘEK |
| SO 09 | VSÁKOVACÍ JMKNA NA DEŠŤOVOU VODU ø2 m |
| SO 10 | ZPEVNĚNÉ PLOCHY NA POZEMKU |
| SO 11 | ZPEVNĚNÝ VJEZD NA POZEMEK |
| SO 12 | ZAHRADNÍ ÚPRAVY, VEGETAČNÍ OSAZENÍ |
| SO 13 | OPLOCENÍ POZEMKU |
| SO 14 | NA SLOUPECH STÁVAJÍCÍCH VZDUŠNÉHO ELEKTRO VEDENÍ BUDOU OSAZENY POJISTKOVÉ
SKŘÍNĚ SP 100, OD KTERÝCH BUDOU ELEKTRO KABELY VE SVODOVÝCH TRUBKÁCH (např. KOPEX)
DOVEDENY DO ELEKTROMĚROVÉHO PILÍŘKU UMÍSTĚNÉHO V OPLOCENÍ (PLATÍ PRO SLOUPY OZN. A-D) |
| SO 15 | REVIZNÍ ŠACHTA KANALIZACE |
| SO 16 | VODOMĚRNÁ ŠACHTA |

LEGENDA BODŮ VYTÝČOVACÍ SÍTĚ:

- BP 1 POKLOP KANALIZAČNÍ ŠACHTY 558,3 m.n.m. B.P.V.
- BP 2 POKLOP KANALIZAČNÍ ŠACHTY 555,5 Nm.n.m. B.P.V.

MAPOVÝ LIST 32-9, TRIGONOMETRICKÝ BOD 204 S-JTSK, VÝŠKOVÁ KÓTA STANOVENA K TOMUTO BODU,
PŘESNÉ VYTÝČENÍ GEODETEM,
ZÁKLADNÍ NIVELAČNÍ BOD 12, 2 LOKALITA KOŠOV + HANDLOVÝ DVŮRY, KOŠOV U JIHLAVY – TL 3209

PLOCHA POZEMKU	1116 m ²
ZASTAVĚNÁ PLOCHA	193,5 m ²
ZPEVNĚNÁ PLOCHA	123,8 m ²
OBESTAVĚNÝ PROSTOR	1049,3 m ³
VÝŠKA ATIKY	+3.600, +4.115, +6.600

0,000 = 580,380 m.n.m. B.P.V.

BAKALÁŘSKÁ PRÁCE		VUT V BRNĚ FAKULTA STAVEBNÍ ÚSTAV POZEMNÍHO STAVITELSTVÍ	
BAKALÁŘ	ANDREA LORENCOVÁ		
VED.BAK.PRÁCE	doc. Ing. LIBOR MATĚJKA, CSc., Ph.D., MBA		
NAZEV PRÁCE, PROJEKTU	RODINNÝ DŮM	FORMÁT	8 x A4
		DATUM	PROSINEC 2012
NAZEV VÝKRESU	SITUACE	MĚŘÍTKO 1 : 200	Č.VÝKRESU 1