


1NP 1:50

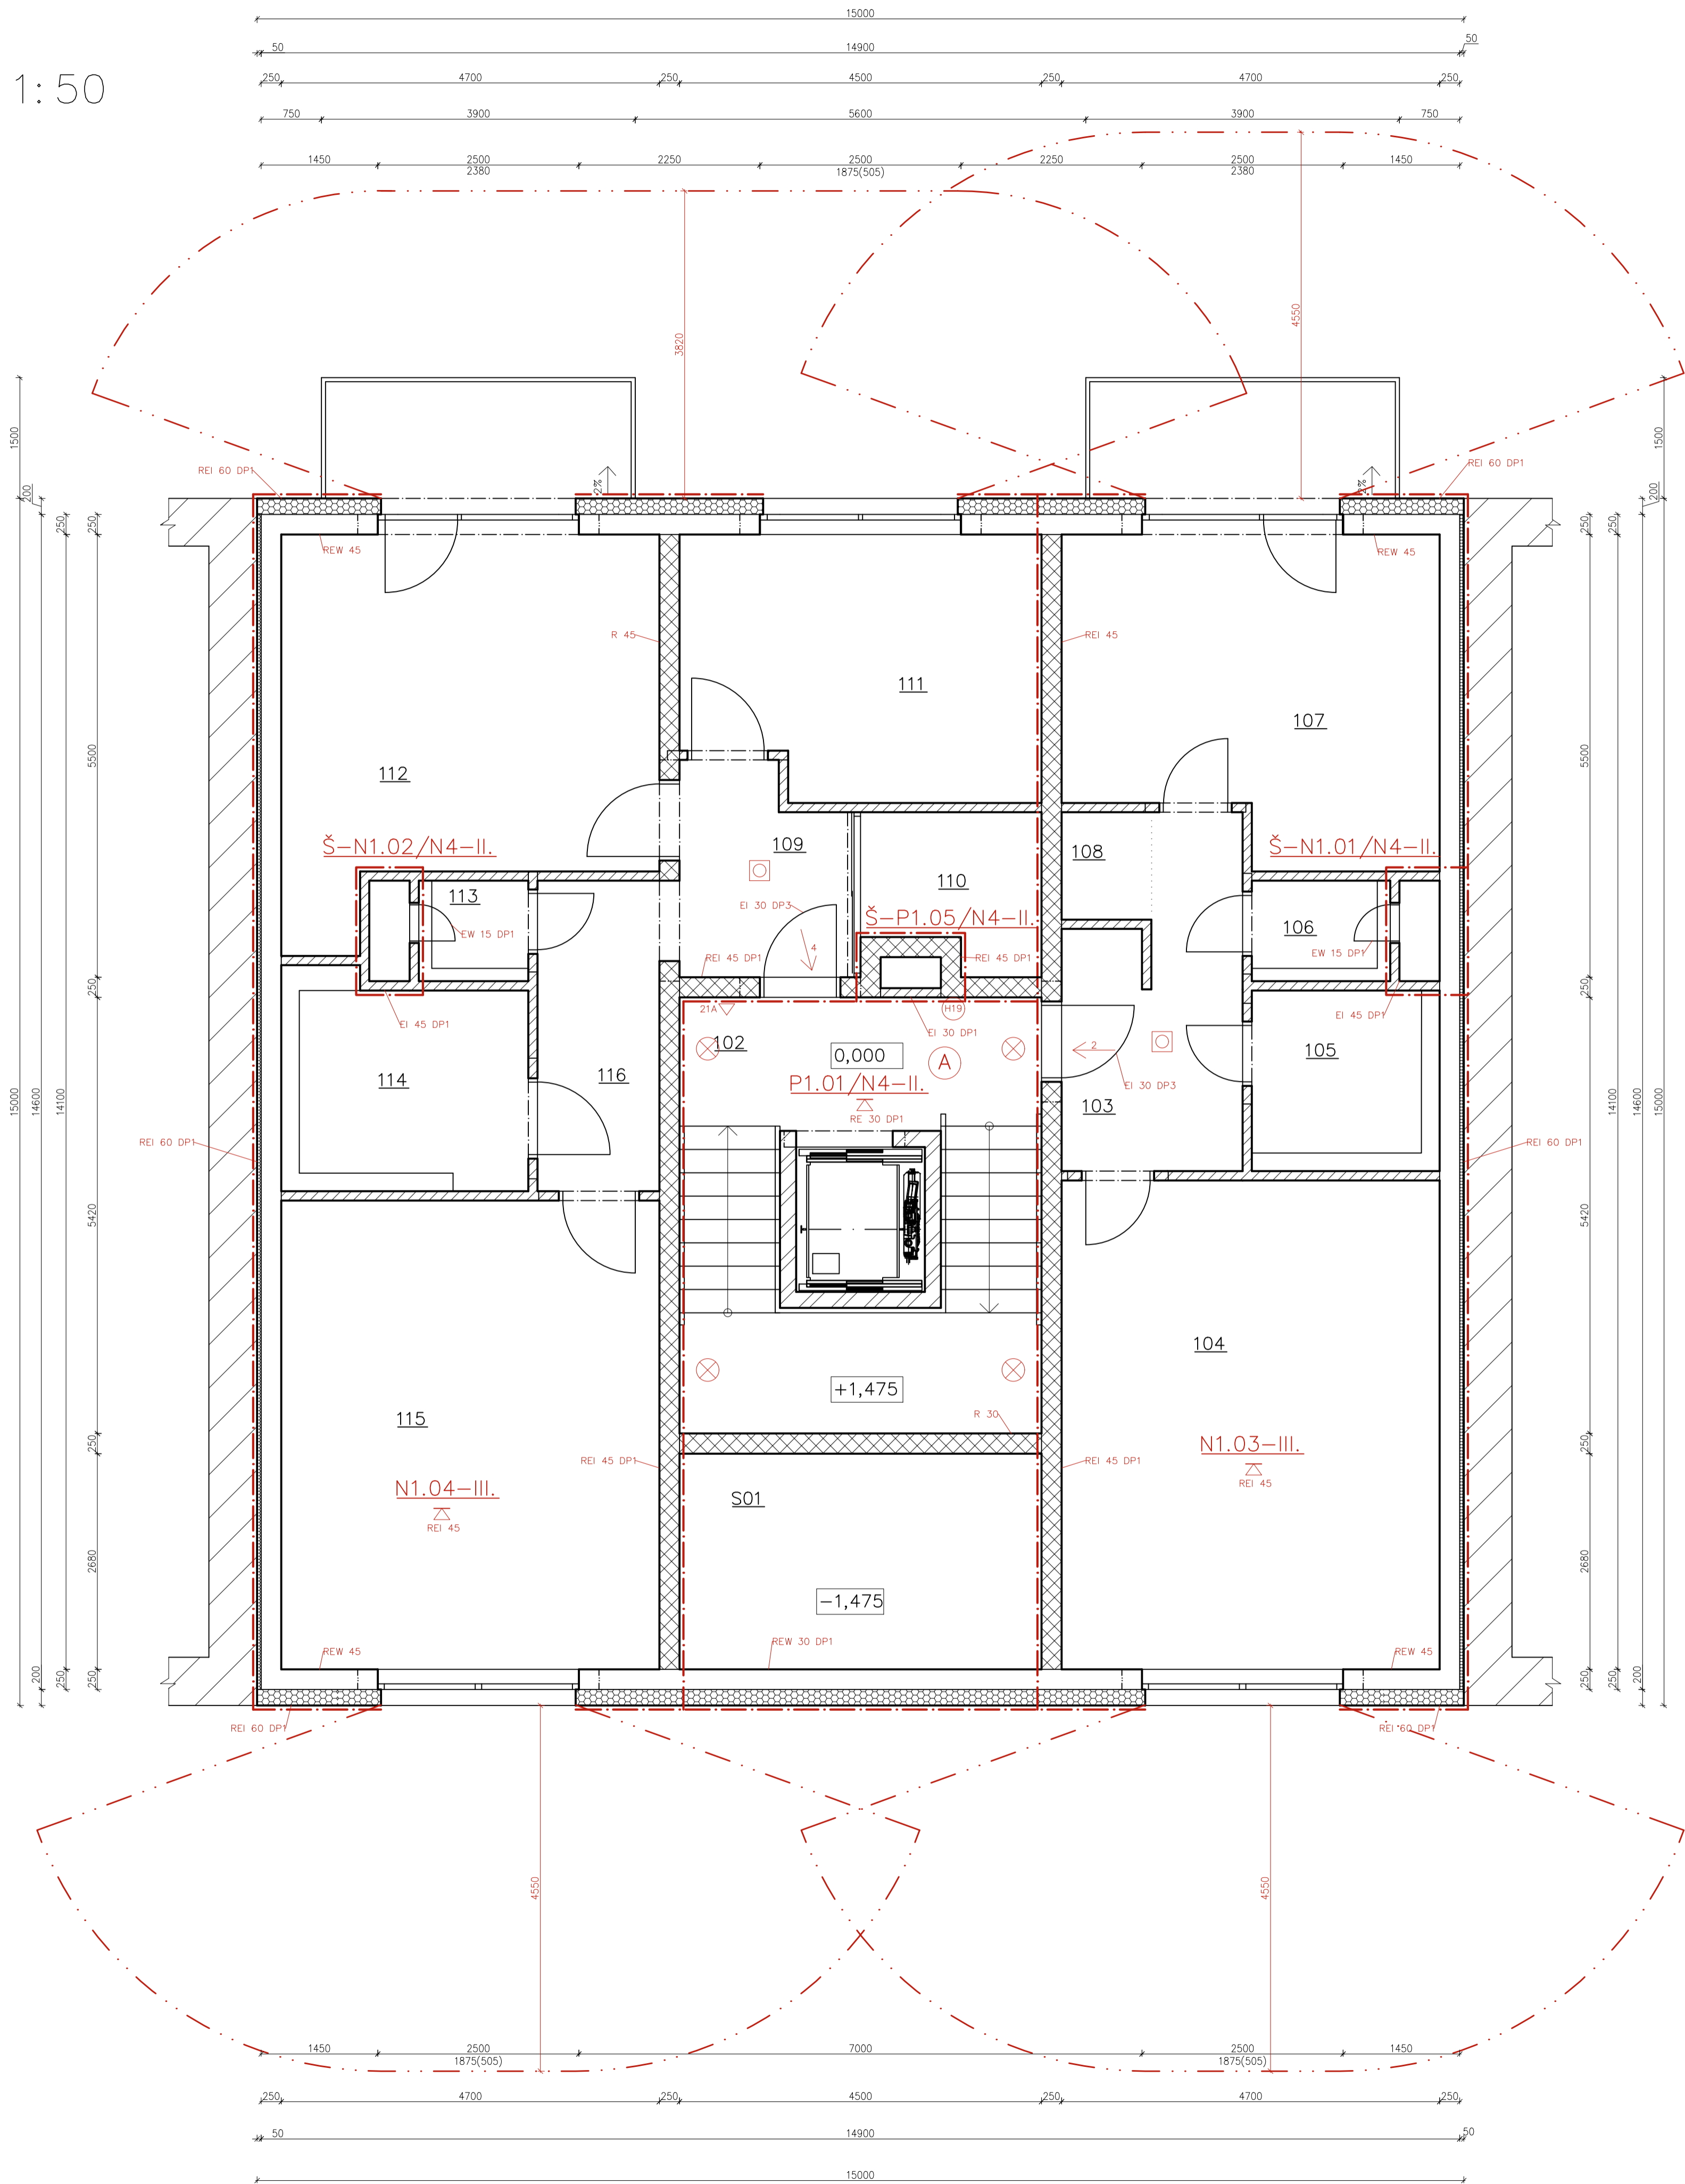


LEGENDA MÍSTNOSTÍ

OZN:	ÚČEL MÍSTNOSTI	PLOCHA m²	PODLAHA	POVRCH STĚN	POZNÁMKA
S01	ZÁDVEŘÍ	12,06	P1-KER. DLAŽBA	VÁPENOCEM. OM.	KER. SOKL
102	SCHODIŠŤOVÝ PROSTOR	24,39	P2-KER. DLAŽBA	VÁPENOCEM. OM.	KER. SOKL
BYT Č. 1, 2+KK (63,43 + 5,85 m²)					
103	PŘEDSIŇ + CHODBA	8,33	P6-KER. DLAŽBA	VÁPENOCEM. OM.	KER. SOKL
104	KK + OBÝVACÍ POKOJ	28,55	P5-LAMINÁT	VÁPENOCEM. OM.	LIŠŤA SOKL
105	KOUPELNA	5,24	P6-KER. DLAŽBA	VÁPENOCEM. OM.	KER. OBKLAD
106	WC	2,15	P6-KER. DLAŽBA	VÁPENOCEM. OM.	KER. OBKLAD
107	LOŽNICE	17,66	P5-LAMINÁT	VÁPENOCEM. OM.	LIŠŤA SOKL
108	ŠATNA	1,50	P6-KER. DLAŽBA	VÁPENOCEM. OM.	KER. SOKL
BYT Č. 2, 3+KK (86,85 + 5,85 m²)					
109	PŘEDSIŇ	5,22	P6-KER. DLAŽBA	VÁPENOCEM. OM.	KER. SOKL
110	ŠATNA	3,99	P6-KER. DLAŽBA	VÁPENOCEM. OM.	KER. SOKL
111	POKOJ	14,13	P5-LAMINÁT	VÁPENOCEM. OM.	LIŠŤA SOKL
112	LOŽNICE	20,70	P5-LAMINÁT	VÁPENOCEM. OM.	LIŠŤA SOKL
113	WC	1,70	P6-KER. DLAŽBA	VÁPENOCEM. OM.	KER. OBKLAD
114	BEZBARIÉROVÁ KOUPELNA + WC	7,97	P6-KER. DLAŽBA	VÁPENOCEM. OM.	KER. OBKLAD
115	KK + OBÝVACÍ POKOJ	27,38	P5-LAMINÁT	VÁPENOCEM. OM.	LIŠŤA SOKL
116	CHODBA	5,85	P5-LAMINÁT	VÁPENOCEM. OM.	LIŠŤA SOKL

LEGENDA ZNAČEK

- HRANICE POŽÁRNÍHO ÚSEKU
- HRANICE ODSTUPOVÉ VZDALENOSTI
- NOUZOVÉ OSVĚTLENÍ
- SMĚR ÚNIKU
- ZAŘÍZENÍ ADAS (AUTONOMNÍ DETEKCE A SIGNALIZACE)
- PANIKOVÝ ZÁMEK, KLIKA
- VÝCHOD NA VOLNÉ PROSTRANSTVÍ
- POŽADOVANÁ POŽÁRNÍ ODOLNOST
- POŽADOVANÁ POŽÁRNÍ ODOLNOST STROPU
- P1.08-III. ZNAČENÍ POŽÁRNÍHO ÚSEKU
- 21A PŘENOSNÝ PRAŠKOVÝ HASICÍ PŘÍSTROJ
- 183B PŘENOSNÝ PRAŠKOVÝ HASICÍ PŘÍSTROJ
- 119 VNITŘNÍ HADICOVÝ SYSTÉM DN 19
- A CHRÁNĚNÁ ÚNIKOVÁ CESTA TYPU A

0,000=222,420 mn.m. B.p.v / SOUŘADNICOVÝ SYSTÉM S-JTSK

PŘEDMĚT	BAKALÁŘSKÁ PRÁCE	 VYSOKÉ UČENÍ TECHNICKÉ V BRNĚ FAKULTA STAVEBNÍ	
VYPRACOVAL	PETR PŘÍDAL		
KONTROLOVAL	prof. Ing. MILAN OSTRÝ Ph.D.		
STAVEBNÍK			
MÍSTO STAVBY	OLOMOUČ, LITOVELSKÁ		
NÁZEV STAVBY	BYTOVÝ DŮM PROLUKA V OLOMOUCI		
		FORMÁT	A1
STAVEBNÍ OBJ.	BYTOVÝ DŮM	DATUM	8.5.2022
ČÁST	D.1.3. POŽÁRNĚ BEZPEČNOSTNÍ ŘEŠENÍ	STUPEŇ PD	DSP
OBSAH:	PŮDORYS 1NP	MĚŘÍTKO 1:50	Č. VÝKRESU D.1.3.3.