



LEGENDA ČAR

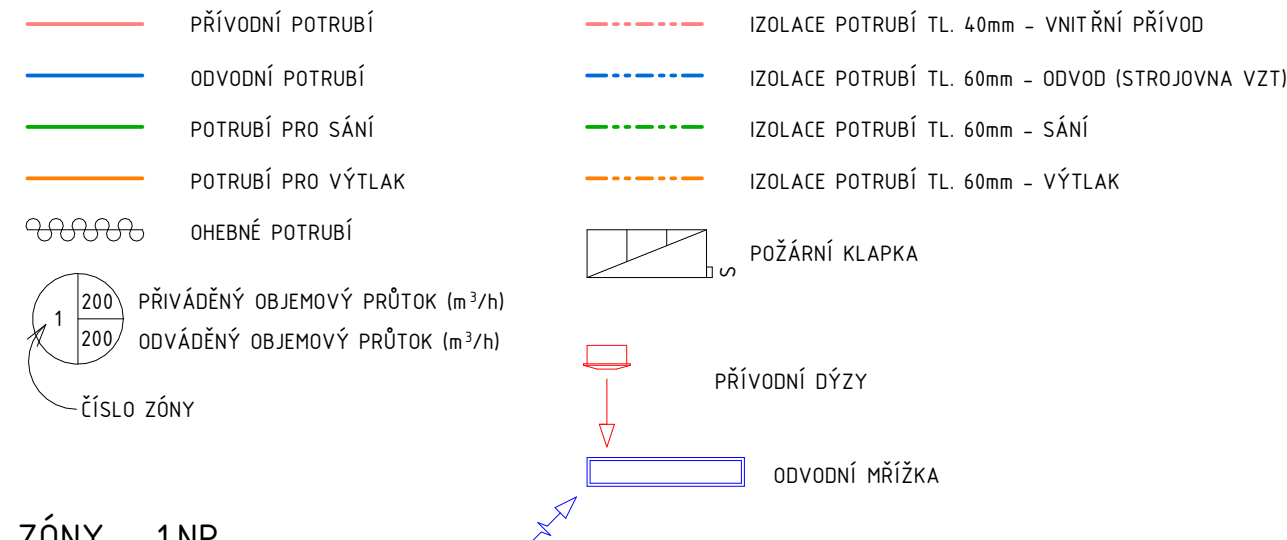


 
ZÓNY - 1.NP

MĚŘÍTKO 1 : 500

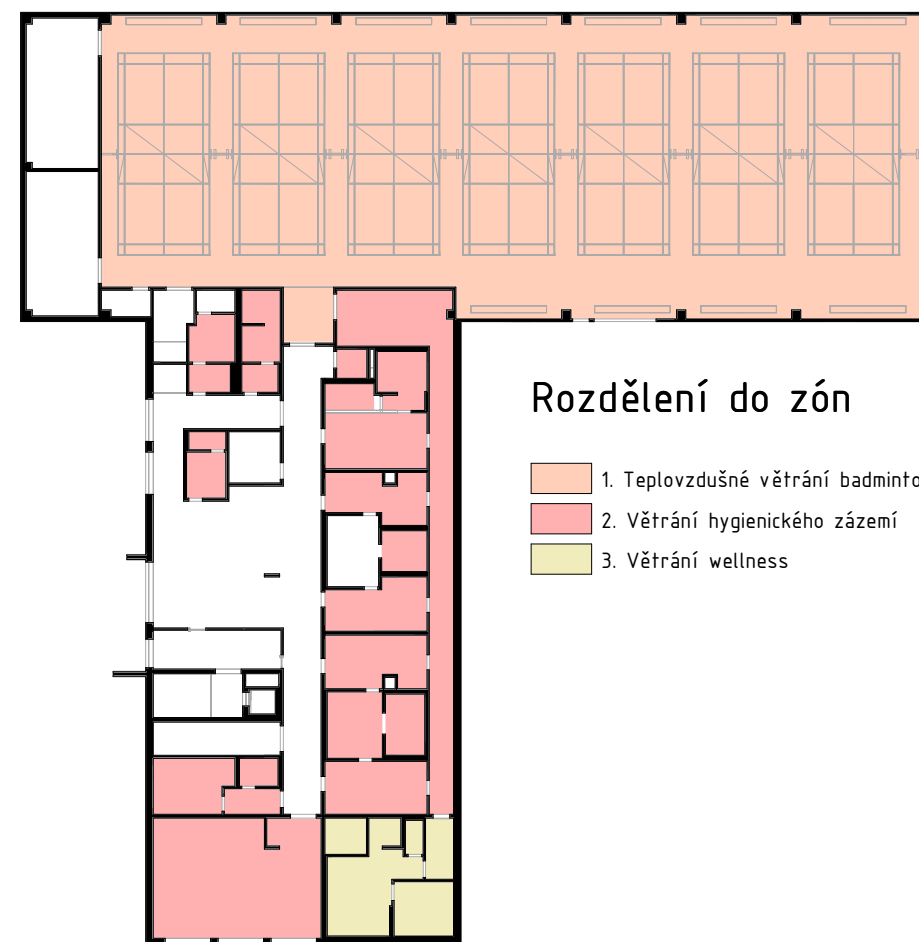

Rozdělení do zón

- 1. Teplovzdušné větrání badmintonové haly
- 2. Větrání hygienického zázemí
- 3. Větrání wellness

Druh práce:	Diplomová práce	Podpis		
Vypracovala:	Bc. Tereza Jiránková			
Vedoucí práce:	Ing. Petr Blasinki, Ph.D.			
Fakulta:			Formát	2 x A4
VUT FAST – Ústav technických zařízení budov			Datum	01/2026
Název akce:			Stupeň	DSP
Návrh systému vzduchotechniky v badmintonovém centru			Měřítko	Č. výkresu
Výkres:			1:100	01
PŮDORYS 1.NP – HALA				