


SITUACE, POPIS PROVÁDĚNÝCH PRACÍ
MĚŘÍTKO 1:2000

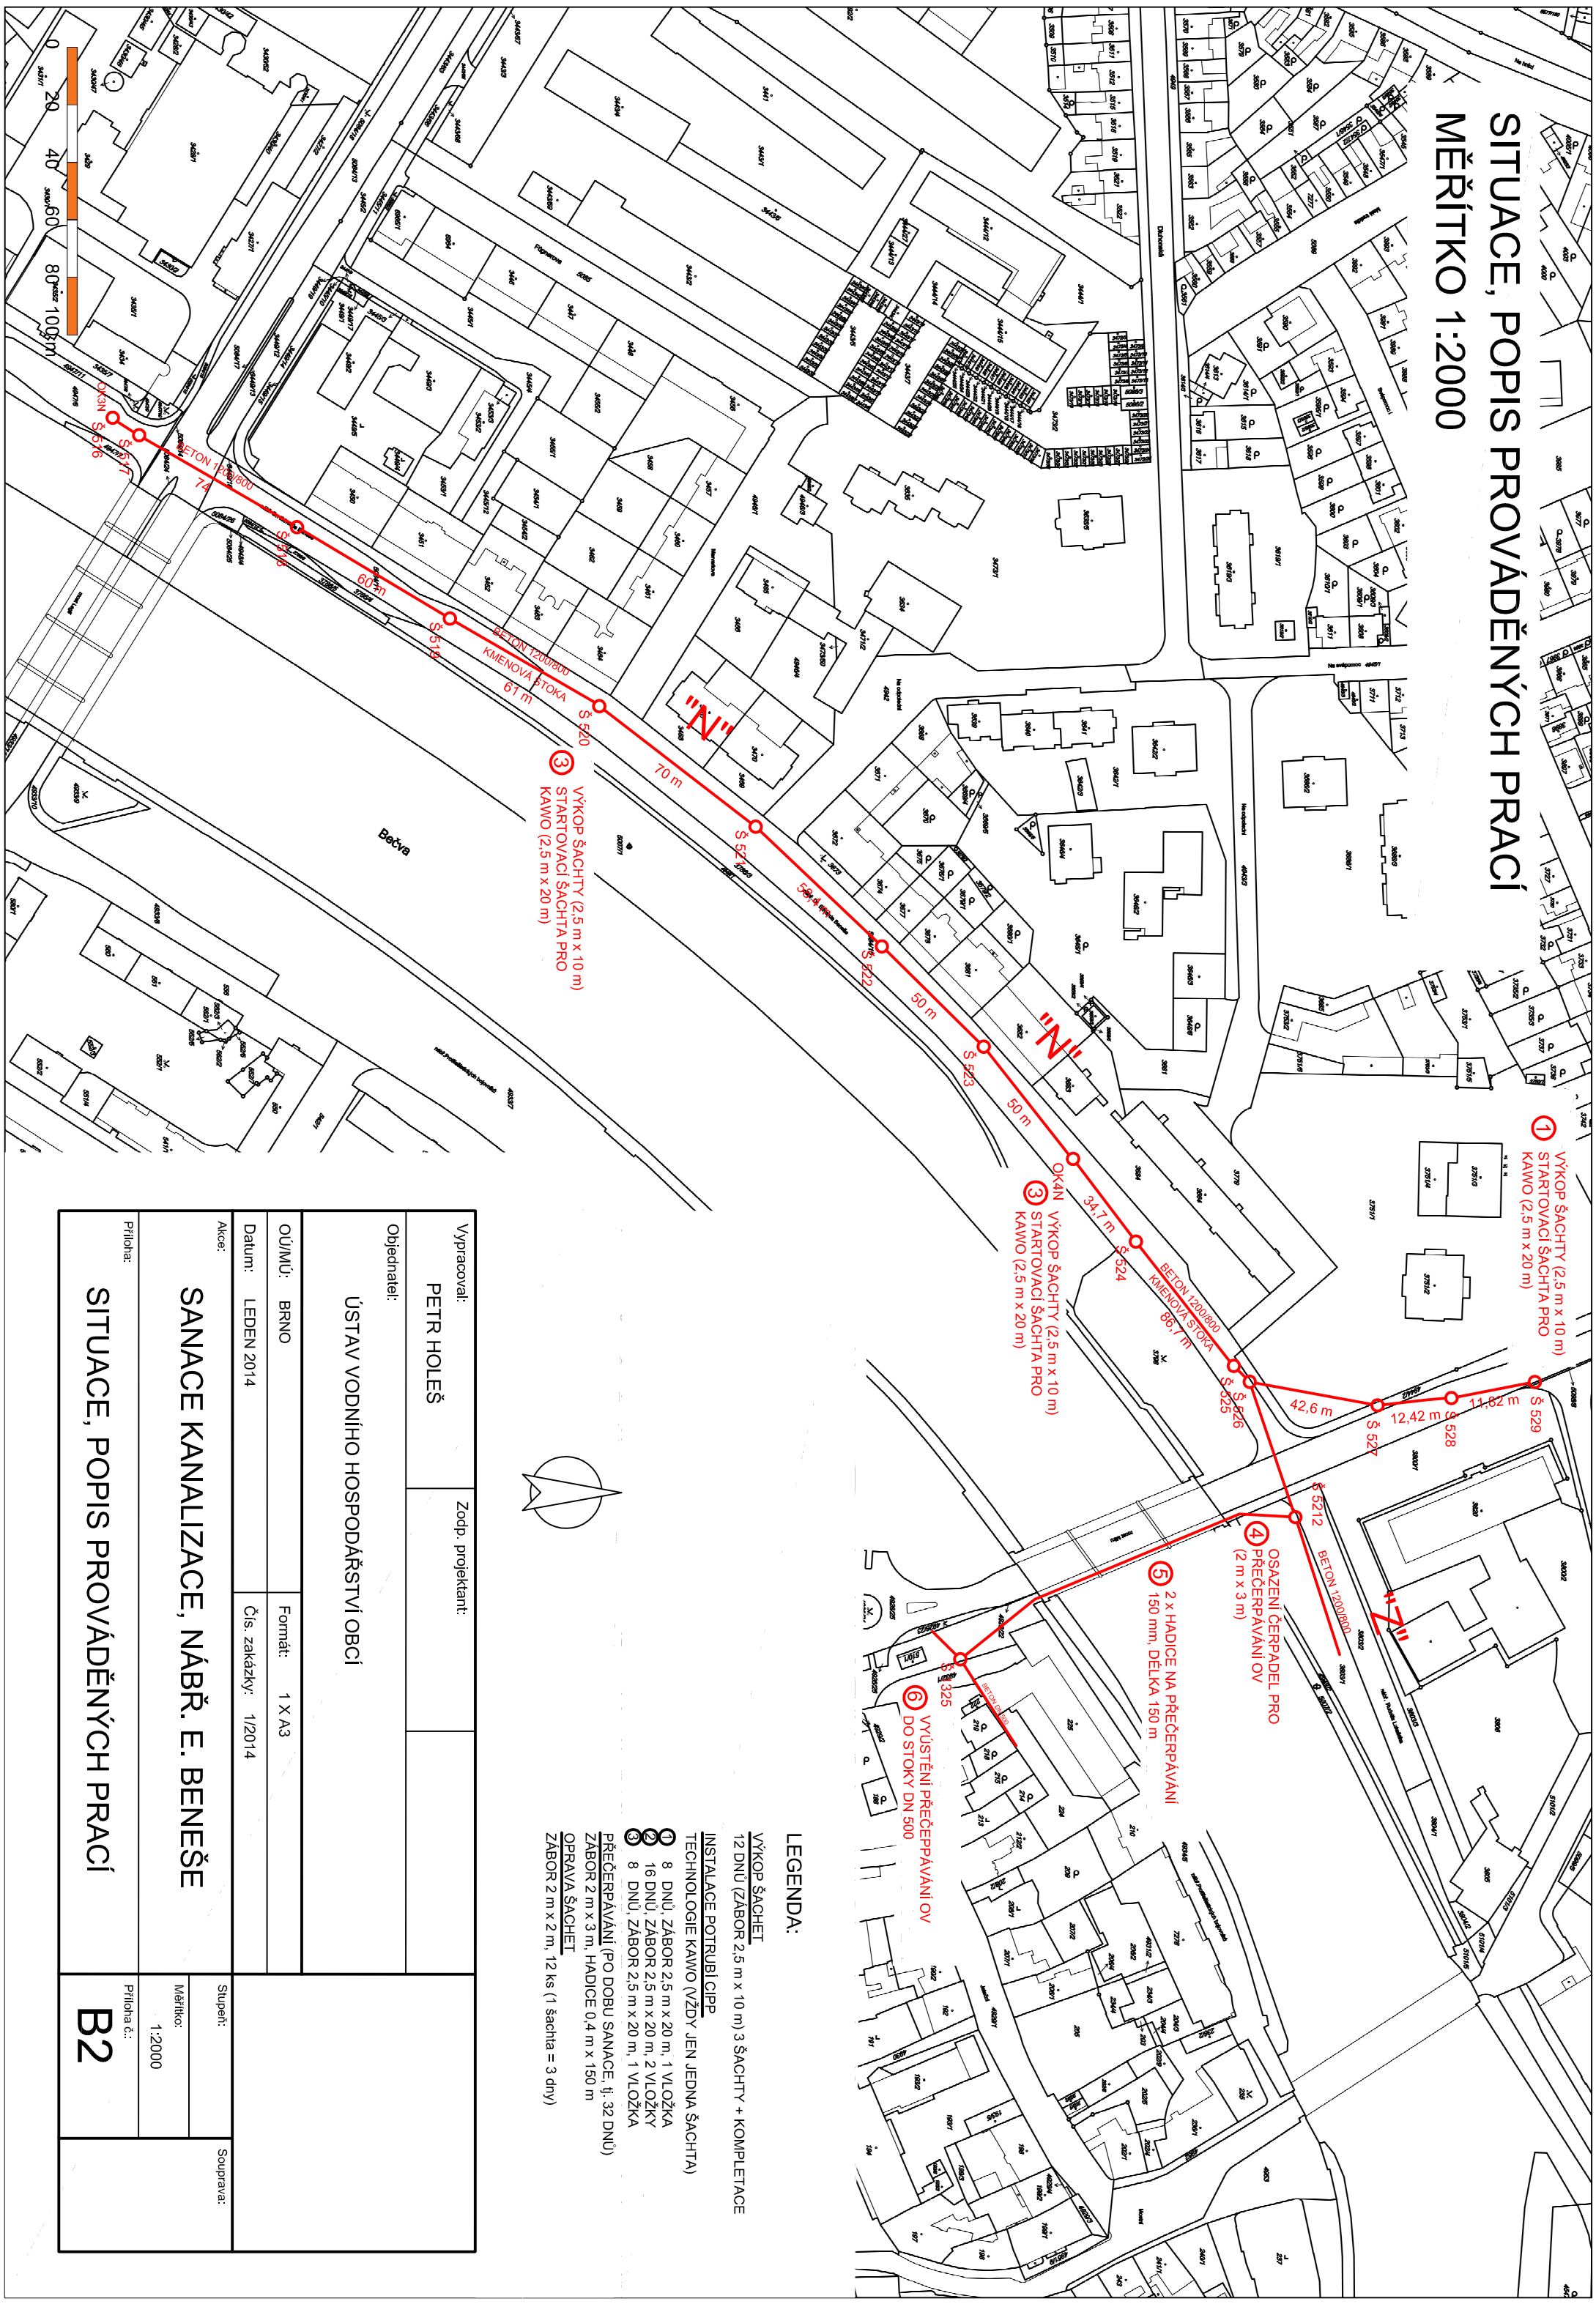

LEGENDA:

- VÝKOP ŠACHET
12 DNÚ (ZABOR 2,5 m x 10 m) 3 ŠACHTY + KOMPLETACE
INSTALACE POTRUBIČIP
TECHNOLOGIE KAWO (VZDY JEN JEDNA ŠACHTA)
1 8 DNÚ, ZABOR 2,5 m x 20 m, 1 VLOŽKA
2 16 DNÚ, ZABOR 2,5 m x 20 m, 2 VLOŽKY
3 8 DNÚ, ZABOR 2,5 m x 20 m, 1 VLOŽKA
PŘECPÁVÁNÍ (PO DOBU SANACE, tj. 32 DNÚ)
ZABOR 2 m x 3 m, HADICE 0,4 m x 150 m
OPRAVA ŠACHET
ZABOR 2 m x 2 m, 12 ks (1 šachta = 3 dny)

Vypracoval:		Zodp. projektant:	
PETR HOLEŠ			
Objednatel:			
ÚSTAV VODNÍHO HOSPODÁŘSTVÍ OBCÍ			
OJMÚ: BRNO		Formát: 1 X A3	
Datum: LEDEN 2014		Čís. zakázky: 1/2014	
Akce:		Stupeň:	
SANACE KANALIZACE, NÁBR. E. BENEŠE		Měřitko:	
		1:2000	
Příloha:		Příloha č.:	
SITUACE, POPIS PROVÁDĚNÝCH PRACÍ		B2	
		Souprava:	