



## ŘEZ A-A

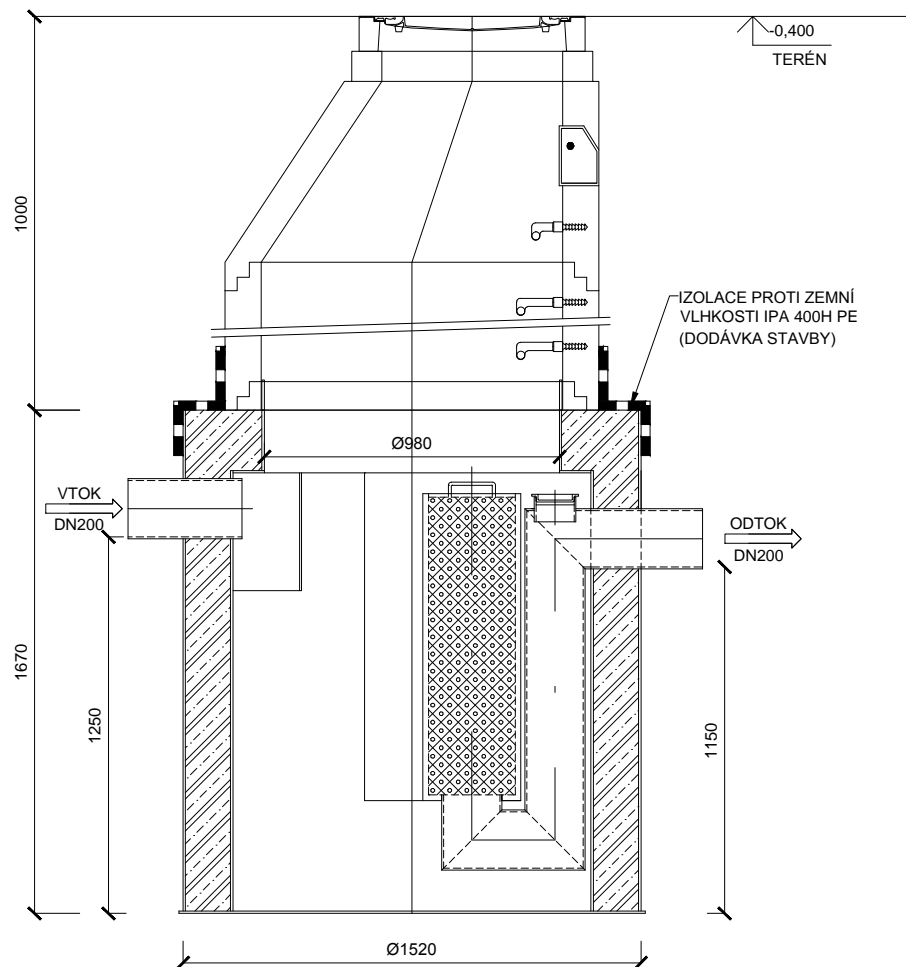

## PŮDORYS

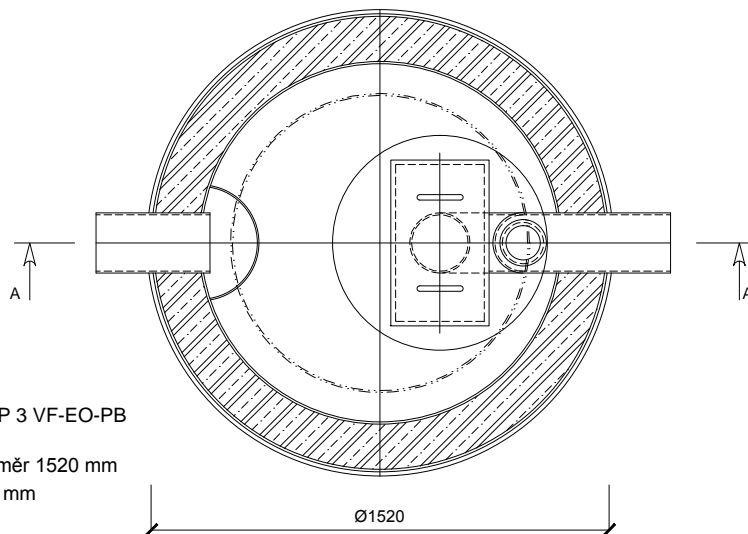

Typ nádrže	Asio AS-TOP 3 VF-EO-PB
Maximální průtok (l/s)	3 l/s
Rozměry (mm)	kruhový rozměr 1520 mm
Výška vstupu / výstupu (mm)	1250 / 1150 mm
Převážná hmotnost (kg)	514 kg

0,000 = 286,7 m.n.m. BpV / SOUŘADNICOVÝ SYSTÉM S - JTSK

PŘEDMĚT <b>DIPLOMOVÁ PRÁCE</b>			 VUT V BRNĚ FAKULTA STAVEBNÍ  ÚSTAV TECHNICKÝCH ZAŘÍZENÍ BUDOV	
VYPRACOVALA	VEDOUCÍ DIPLOMOVÉ PRÁCE	KONTROLOVAL		
Bc. JANA HADAČOVÁ	Ing. JAKUB VRÁNA, Ph.D	Ing. JAKUB VRÁNA, Ph.D		
STAVBA <b>BYTOVÝ DŮM SE ZDRAVOTNICKÝM ZAŘÍZENÍM</b> <b>ul. BŘEZINĚVESKÁ č.p. 34/250, BRNO</b>			FORMÁT	1 x A4
			DATUM	1/2015
OBSAH <b>ODLUČOVAČ LEHKÝCH KAPALIN</b>			MĚŘÍTKO 1:25	Č.VÝKRESU D.K.13