


VODOVOD - PŮDORYS PODKROVÍ

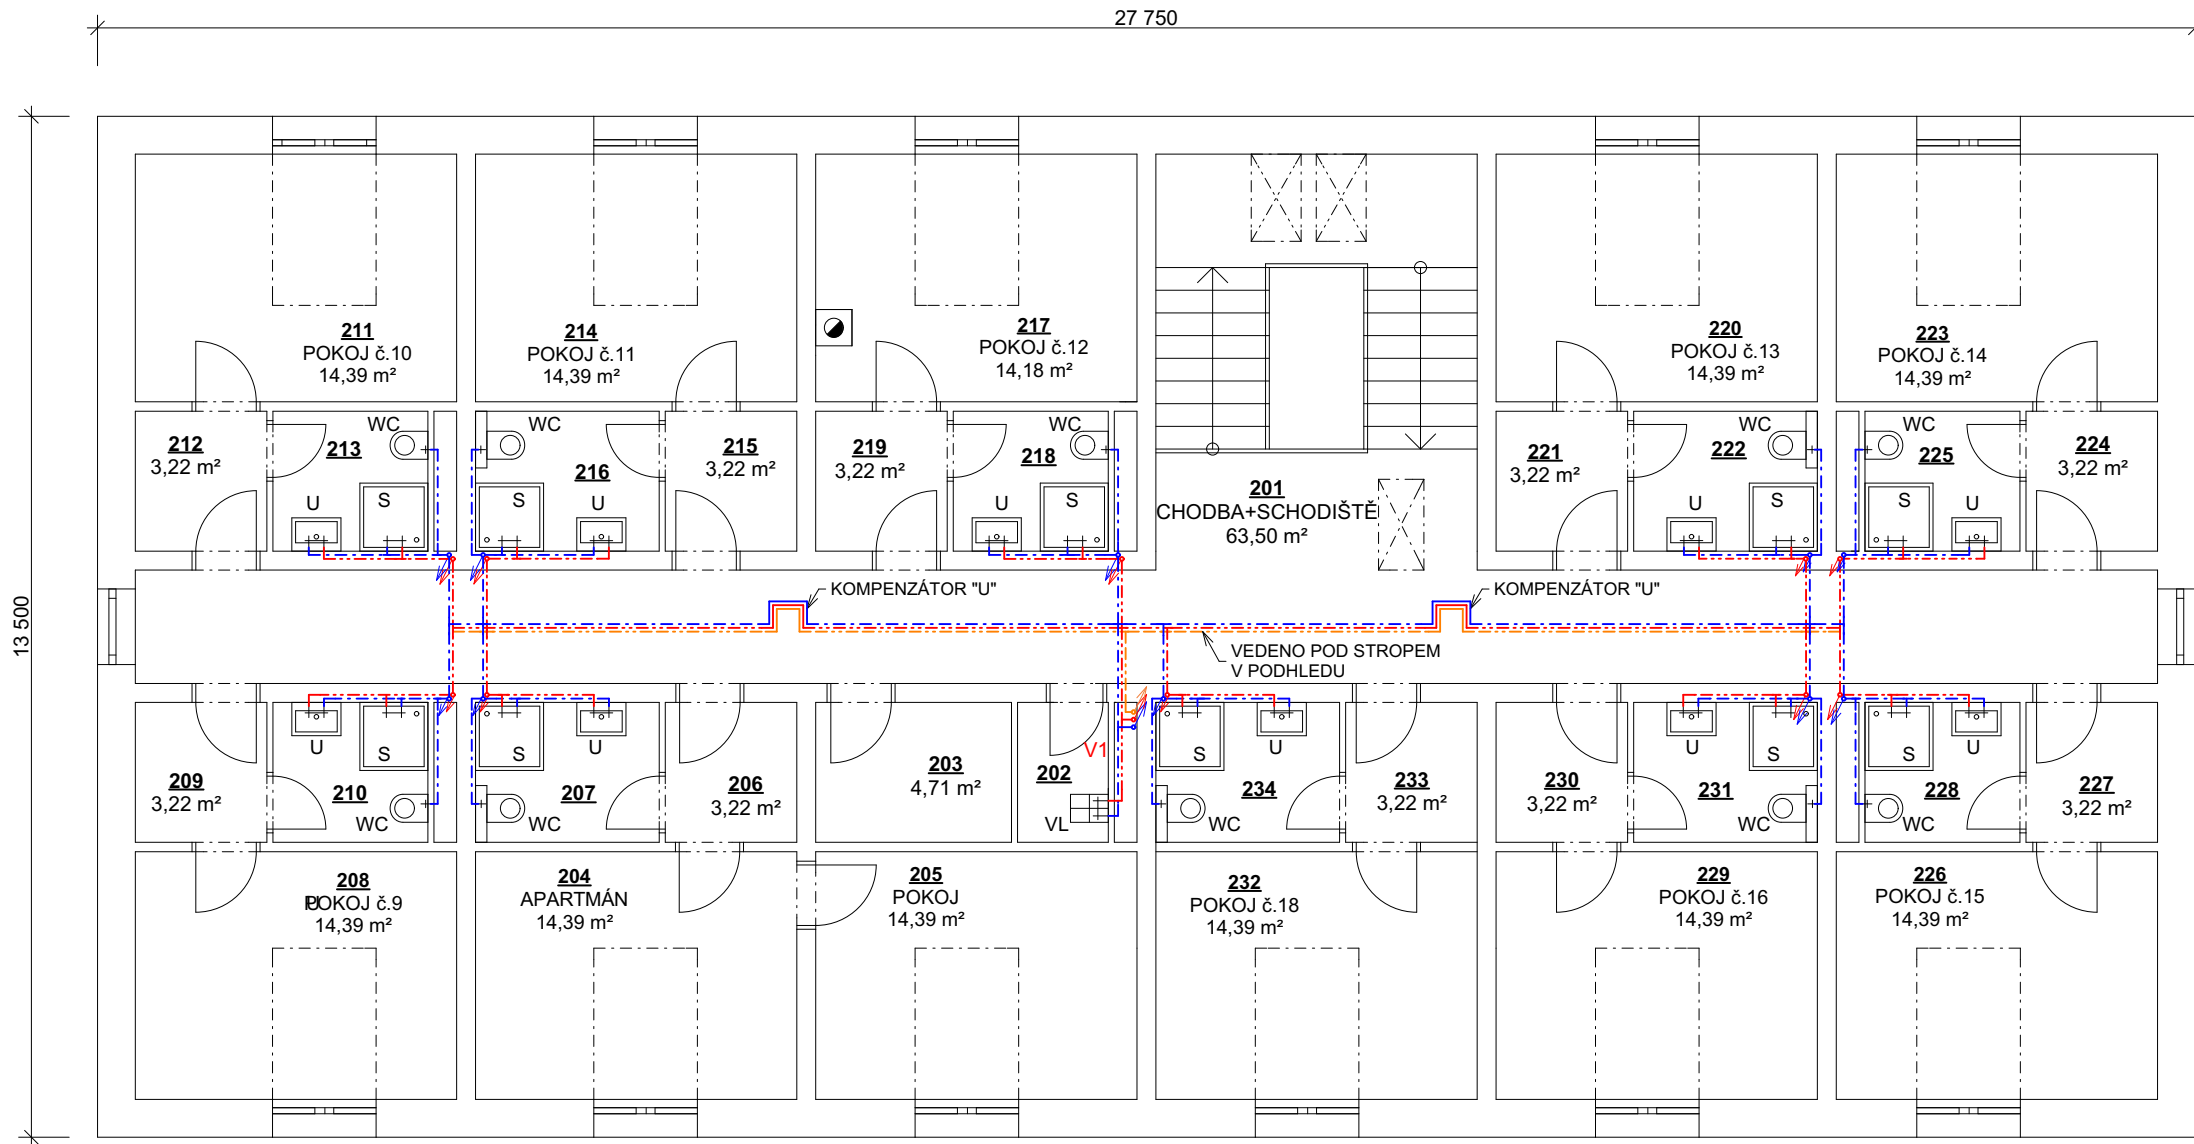


Tabulka místností podkroví		
Č.	Název místnosti	Plocha (m2)
201	CHODBA+SCHODIŠTĚ	63,50
202	ÚKLIDOVÁ MÍSTNOST	2,22
203	SKLAD ČISTÉHO PRÁDLA	4,71
204	APARTMÁN	14,39
205	POKOJ	14,39
206	PŘEDSÍŇ	3,22
207	KOUPELNA+WC	4,50
208	POKOJ č.9	14,39
209	PŘEDSÍŇ	3,22
210	KOUPELNA+WC	3,79
211	POKOJ č.10	14,39
212	PŘEDSÍŇ	3,22
213	KOUPELNA+WC	3,79
214	POKOJ č.11	14,39
215	PŘEDSÍŇ	3,22
216	KOUPELNA+WC	4,50
217	POKOJ č.12	14,16
218	KOUPELNA+WC	3,79
219	PŘEDSÍŇ	3,22
220	POKOJ č.13	14,39
221	PŘEDSÍŇ	3,22
222	KOUPELNA+WC	4,50
223	POKOJ č.14	14,39
224	PŘEDSÍŇ	3,22
225	KOUPELNA+WC	3,79
226	POKOJ č.15	14,39
227	PŘEDSÍŇ	3,22
228	KOUPELNA+WC	3,79
229	POKOJ č.16	14,39
230	PŘEDSÍŇ	3,22
231	KOUPELNA+WC	4,50
232	POKOJ č.17	14,39
233	PŘEDSÍŇ	3,22
234	KOUPELNA+WC	4,50
		302,14 m²

LEGENDA

- POTRUBÍ STUDENÉ VODY
- POTRUBÍ TEPLÉ VODY
- CIRKULAČNÍ POTRUBÍ
- V1 STOUPACÍ POTRUBÍ (STUDENÉ, TEPLÉ, CIRKULAČNÍ VODY)

LEGENDA ZNAČEK

- WC ZÁVĚSNÉ WC
- S SPRCHOVÝ KOUT
- U UMYVADLO
- VL VÝLEVKA

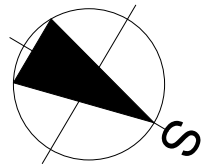

S002 / 0,000=426,830 m n. m., B.p.v. / SOUŘADNICOVÝ SYSTÉM JTSK				
DRUH PRÁCE	DIPLOMOVÁ PRÁCE		<div><div>T</div><div>VYSOKÉ UČENÍ FAKULTA TECHNICKÉ STAVEBNÍ V BRNĚ</div></div>	
VYPRACOVAL	Bc. TOMÁŠ KADLEC			
VEDOUcí PRÁCE	Ing. arch. IVANA UTÍKALOVÁ			
STAVEBNÍK	MARIE BÍLKOVÁ, PERKNOVSKÁ 1759, HAVL. BROD 58001			
MÍSTO STAVBY	K.Ú. PERKNOV - p.č. 632, HAVL. BROD 58001			
NÁZEV STAVBY	PENZION			
STAVEBNÍ OBJEKT	SO02 - OBJEKT UBYTOVÁNÍ			
ČÁST	D.1.4 TECHNIKA PROSTŘEDÍ STAVEB			
OBSAH:	VODOVOD - PŮDORYS PODKROVÍ		FORMÁT	3 x A4
			DATUM	5. 12. 2017
			STUNEŇ PD	DŮR+DSP
			MĚŘÍTKO 1:100	Č. VÝKRESU D.1.4.06