



PŮDORYS 1.NP - PBS

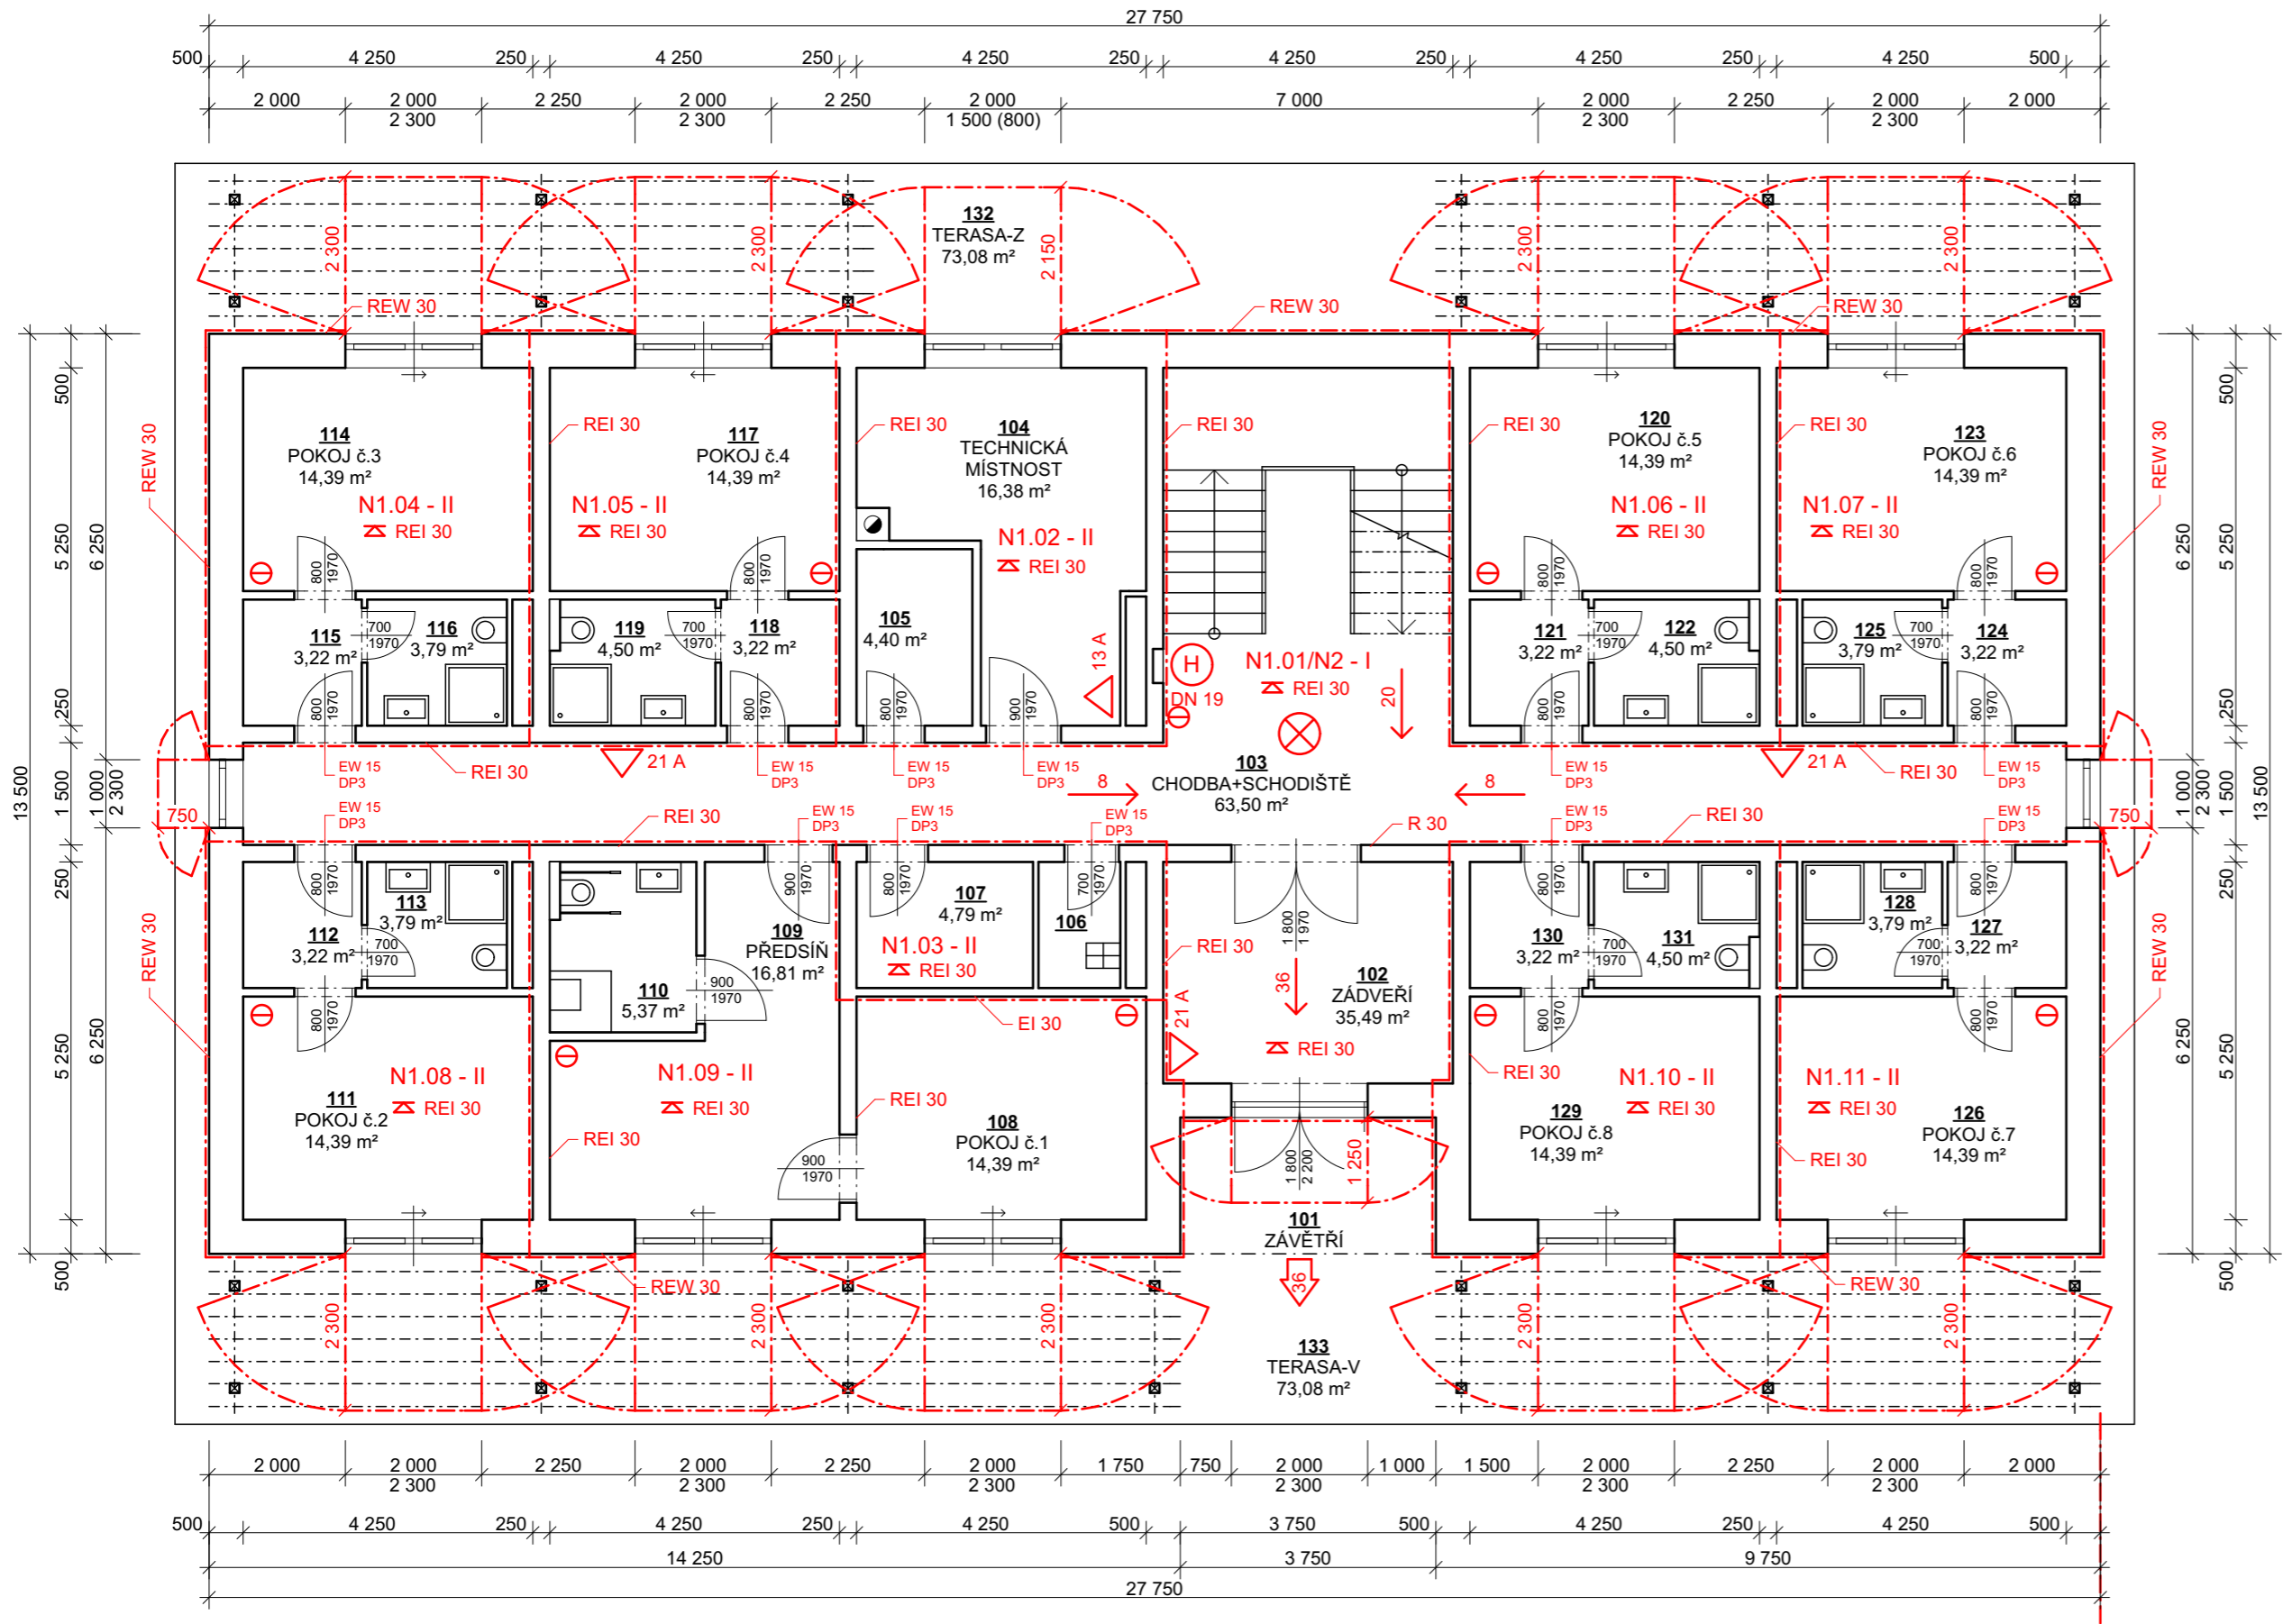

Tabulka místností 1.NP		
Č.	Název místnosti	Plocha (m2)
101	ZÁVĚTRÍ	8,50
102	ZÁDVEŘÍ	35,49
103	CHODBA+SCHODIŠTĚ	63,50
104	TECHNICKÁ MÍSTNOST	16,38
105	SKLAD ČISTÉHO PRÁDLA	4,40
106	ÚKLID. MÍSTNOST	2,22
107	SKLAD ŠPINAVÉHO PRÁDLA	4,71
108	POKOJ č.1	14,39
109	PŘEDSÍŇ	16,81
110	KOUPELNA+WC	5,37
111	POKOJ č.2	14,39
112	PŘEDSÍŇ	3,22
113	KOUPELNA+WC	3,79
114	POKOJ č.3	14,39
115	PŘEDSÍŇ	3,22
116	KOUPELNA+WC	3,79
117	POKOJ č.4	14,39
118	PŘEDSÍŇ	3,22
119	KOUPELNA+WC	4,50
120	POKOJ č.5	14,39
121	PŘEDSÍŇ	3,22
122	KOUPELNA+WC	4,50
123	POKOJ č.6	14,39
124	PŘEDSÍŇ	3,22
125	KOUPELNA+WC	3,79
126	POKOJ č.7	14,39
127	PŘEDSÍŇ	3,22
128	KOUPELNA+WC	3,79
129	POKOJ č.8	14,39
130	PŘEDSÍŇ	3,22
131	KOUPELNA+WC	4,50
132	TERASA-Z	73,08
133	TERASA-V	73,08
		469,86 m²

LEGENDA ZNAČEK

- HRANICE POŽÁRNÍCH ÚSEKŮ
- Nx.0x/Nx - x OZNAČENÍ POŽÁRNÍCH ÚSEKŮ- SPB
- R, E, I, W POŽADOVANÁ POŽÁRNÍ ODOLNOST KONSTRUKCÍ
- REI 30 POŽADOVANÁ POŽÁRNÍ ODOLNOST STROPŮ
- ⊖ AUTONOMNÍ HLÁSIČE KOUŘE DLE ČSN EN 14604
- △ PŘENOSNÝ HASÍCÍ PŘÍSTROJ
- (H) HYDRANT
- ⊗ NOUZOVÉ OSVĚTLENÍ
- SMĚRY ÚNIKU
- ➡ VÝCHOD NA VOLNÉ PROSTRANSTVÍ

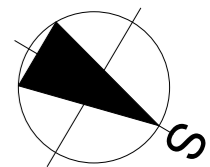

SO02 / 0,000=426,830 m n. m., B.p.v. / SOUŘADNICOVÝ SYSTÉM JTSK

DRUH PRÁCE	DIPLOMOVÁ PRÁCE	
VYPRACOVAL	Bc. TOMÁŠ KADLEC	
VEDOUcí PRÁCE	Ing. arch. IVANA UTÍKALOVÁ	
STAVEBNÍK	MARIE BÍLKOVÁ, PERKNOVSKÁ 1759, HAVL. BROD 58001	
MÍSTO STAVBY	K.Ú. PERKNOV - p.č. 632, HAVL. BROD 58001	
NÁZEV STAVBY	PENZION	
STAVEBNÍ OBJEKT	SO02 - OBJEKT UBYTOVÁNÍ	
ČÁST	D.1.3 POŽÁRNĚ BEZPEČNOSTNÍ ŘEŠENÍ	
OBSAH:	PŮDORYS 1.NP - PBS	

VYSOKÉ UČENÍ FAKULTA TECHNICKÉ STAVEBNÍ V BRNĚ	
FORMÁT	3 x A4
DATUM	16. 12. 2017
STUNEŇ PD	DŮR+DSP
MĚŘÍTKO 1:100	Č. VÝKRESU D.1.3.02