

LEGENDA ZNAČEK INŽENÝRSKÝCH SÍTÍ

- PLYNOVODNÍ VEDENÍ SILNOTLAKÉ
- SILOVÉ VEDENÍ NÍZKÉHO NAPĚTÍ
- VODOVODNÍ POTRUBÍ PITNÉ VODY
- JEDNOTNÁ KANALIZACE

LEGENDA ZNAČEK PŘÍPOJEK

- PLYNOVODNÍ PŘÍPOJKA
- PŘÍPOJKA SILOVÉHO VEDENÍ NN
- VODOVODNÍ PŘÍPOJKA PITNÉ VODY
- PŘÍPOJKA JEDNOTNÉ KANALIZACE
- SPLAŠKOVÁ KANALIZACE
- KANALIZACE DEŠŤOVÁ

LEGENDA ZNAČEK



- JEDNOTLIVÝ STROM
- DRÁTĚNÝ PLOT, VLASTNICTVÍ Z JEDNÉ STRANY

LEGENDA OBJEKTŮ A TERÉNNÍCH ÚPRAV

- 1 ZÁMKOVÁ DLAŽBA tl.80 mm
- 2 RETENČNÍ NÁDRŽ (ASIO 13,4 m³)
- 3 PARKOVIŠTĚ - ZATRAVŇOVACÍ TVÁRNICE

LEGENDA BODŮ VYTYČOVACÍ SÍTĚ

- PB1 (1950) BOD ČESKÉ STÁTNÍ NIVELAČNÍ SÍTĚ
- PB2 POKLOP VEŘEJNÉ KANALIZACE UL. ROOSVELTOVA

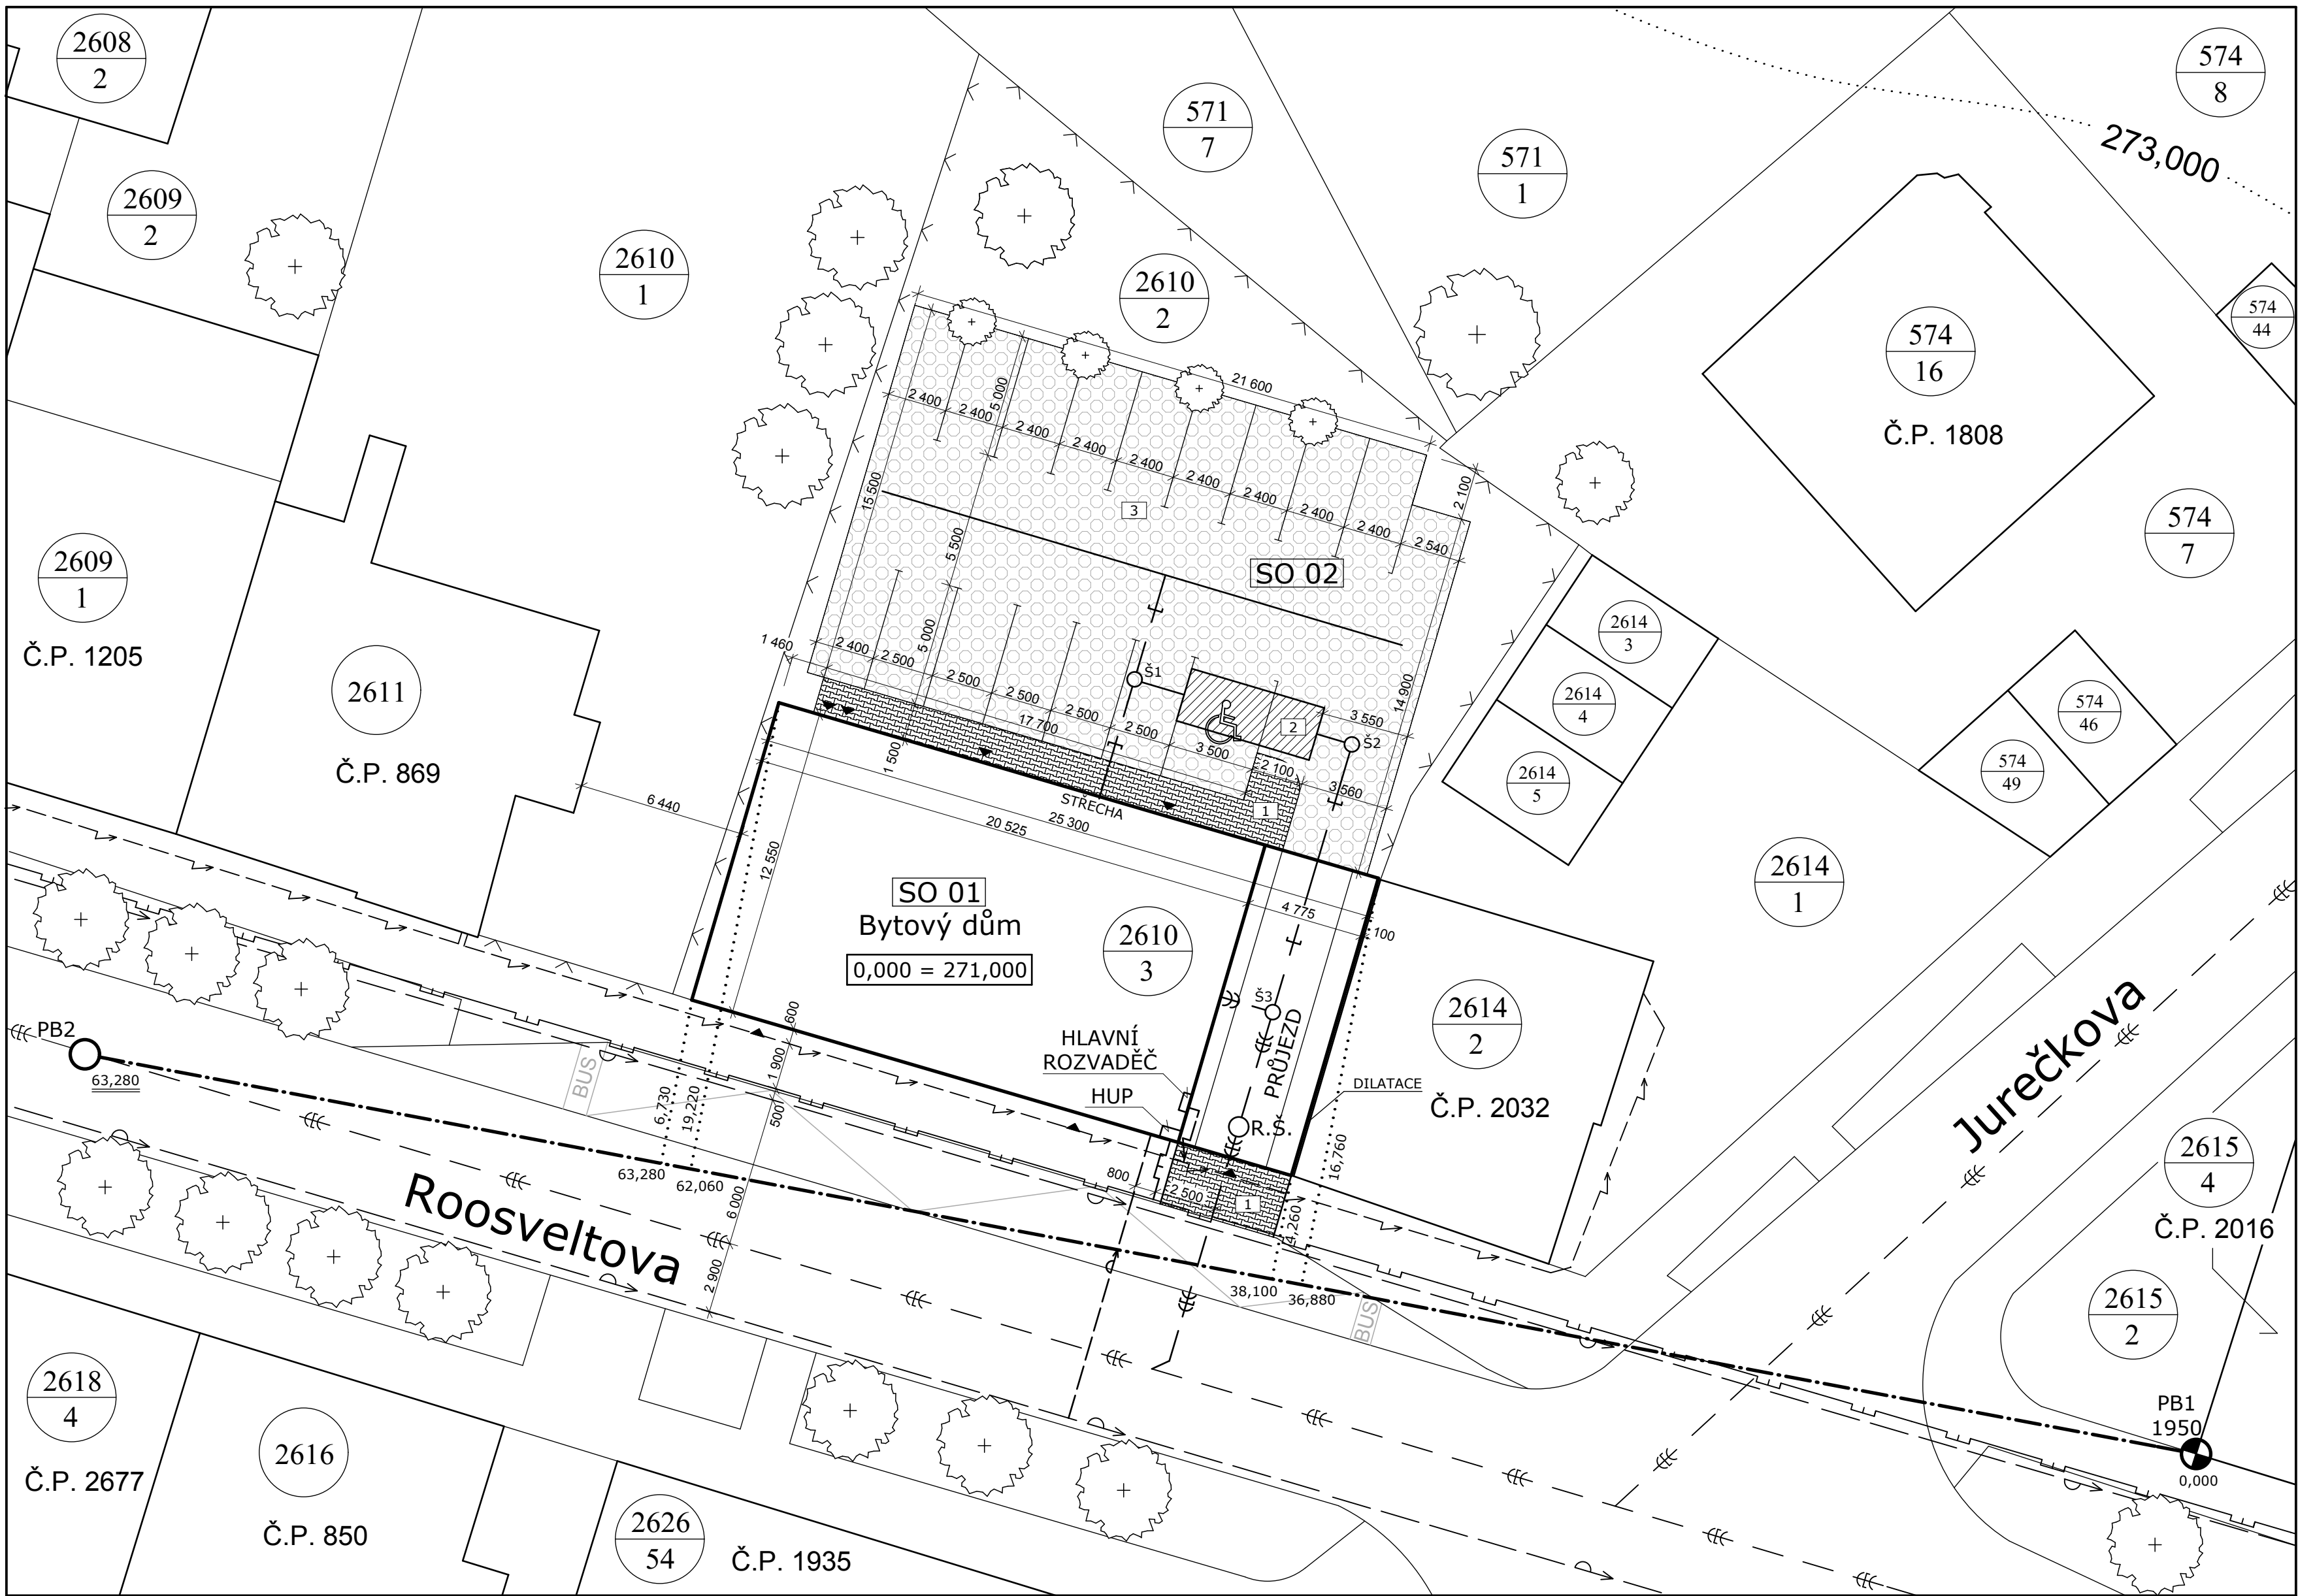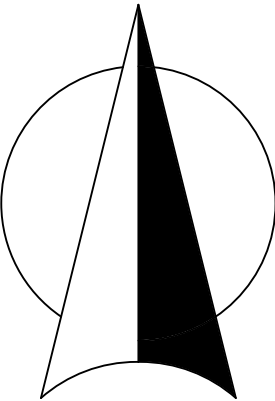

DOPLŇUJÍCÍ ÚDAJE

- RŠ - REVIZNÍ ŠACHTA JEDNOTNÉ KANALIZACE
- HUP - HLAVNÍ UZÁVĚR PLYNU
- Š1, Š2, Š3 - ODTOKOVÉ ŠACHTY
- BYTOVÝ DŮM 5NP
- BUDOVA ZDĚNÁ
- STŘECHA PLOCHÁ JEDNOPLÁŠŤOVÁ
- PLOCHA STAVEBNÍHO POZEMKU : 910,0 m²
- ZASTAVĚNÁ PLOCHA : 317,5 m²
- PROCENTO ZASTAVĚNÍ : 34,89 %

0,000 = 271,000 m n.m. BpV

ÚSTAV TECHNOLOGIE, MECHANIZACE A ŘÍZENÍ STAVEB		
BAKALÁŘSKÁ PRÁCE		
Název BP: TECHNOLOGICKÁ ETAPA HRUBÉ HORNÍ STAVBY BYTOVÉHO DOMU - REZIDENCE GABRIELA		
Název: STAVEBNÍ SITUACE		
Vypracoval: MAREK MIHAL		Vedoucí BP: Ing. DAVID ČECH
FAST FAKULTA STAVEBNÍ		VYSOKÉ UČENÍ TECHNICKÉ V BRNĚ
DATUM 9.2.2014		Č. VÝKRESU 1.
MĚŘÍTKO 1:200		