


# SITUACE ŠIRŠÍCH VZTAHŮ

M 1:10 000

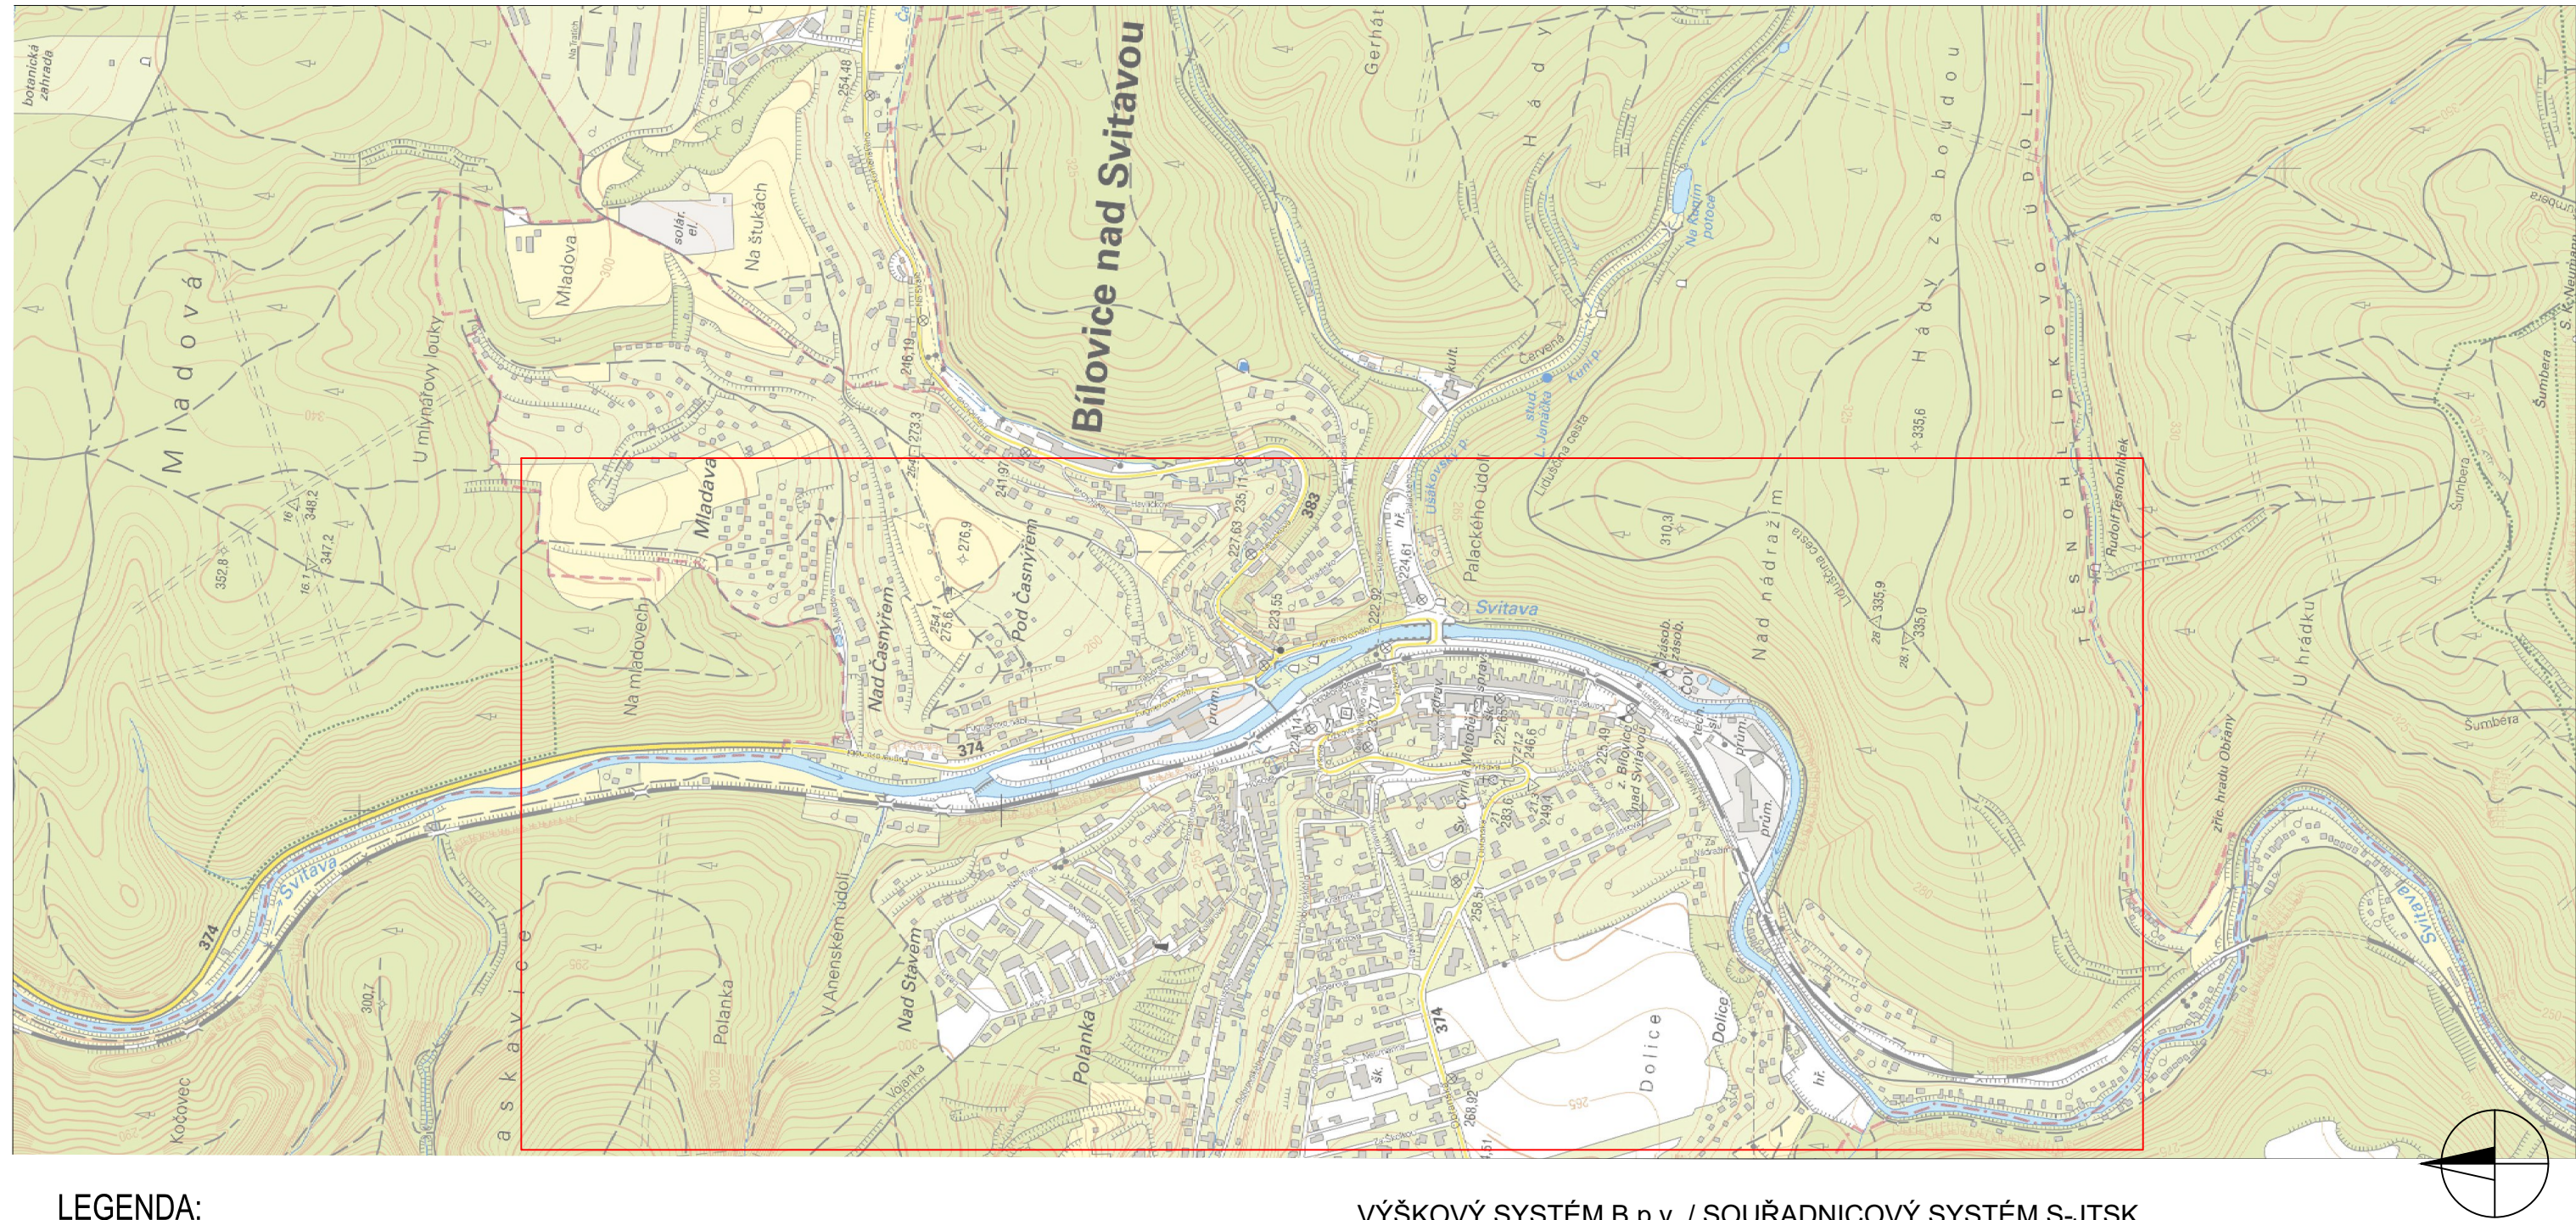

## LEGENDA:

ZÁJMOVÉ ÚZEMÍ

## VÝŠKOVÝ SYSTÉM B.p.v. / SOUŘADNICOVÝ SYSTÉM S-JTSK

VYPRACOVALA		KONTROLOVAL		<div><div><div>T</div></div><div>VYSOKÉ UČENÍ FAKULTA TECHNICKÉ STAVEBNÍ V BRNĚ</div></div> ÚSTAV VODNÍ STAVBY	
KAMILA PECHOVÁ		Ing. DAVID DUCHAN, Ph.D.			
KRAJ: JIHMORAVSKÝ		OKRES: BRNO - VENKOV			
NÁZEV BAKALÁŘSKÁ PRÁCE  STAVBA PROTIPOVODŇOVÁ OCHRANA TOKU SVITAVA				FORMÁT	A3
				DATUM	04/2019
				STUPEŇ PD	—
				ST. SKUPINA	B4V2
				SEMESTR	LETNÍ
OBSAH SITUACE ŠIRŠÍCH VZTAHŮ				MĚŘÍTKO 1:10 000	Č. PŘÍLOHY 1.