


PŮDORYS KANALIZACE - ZÁKLADY ČÁST 0A
M 1:50

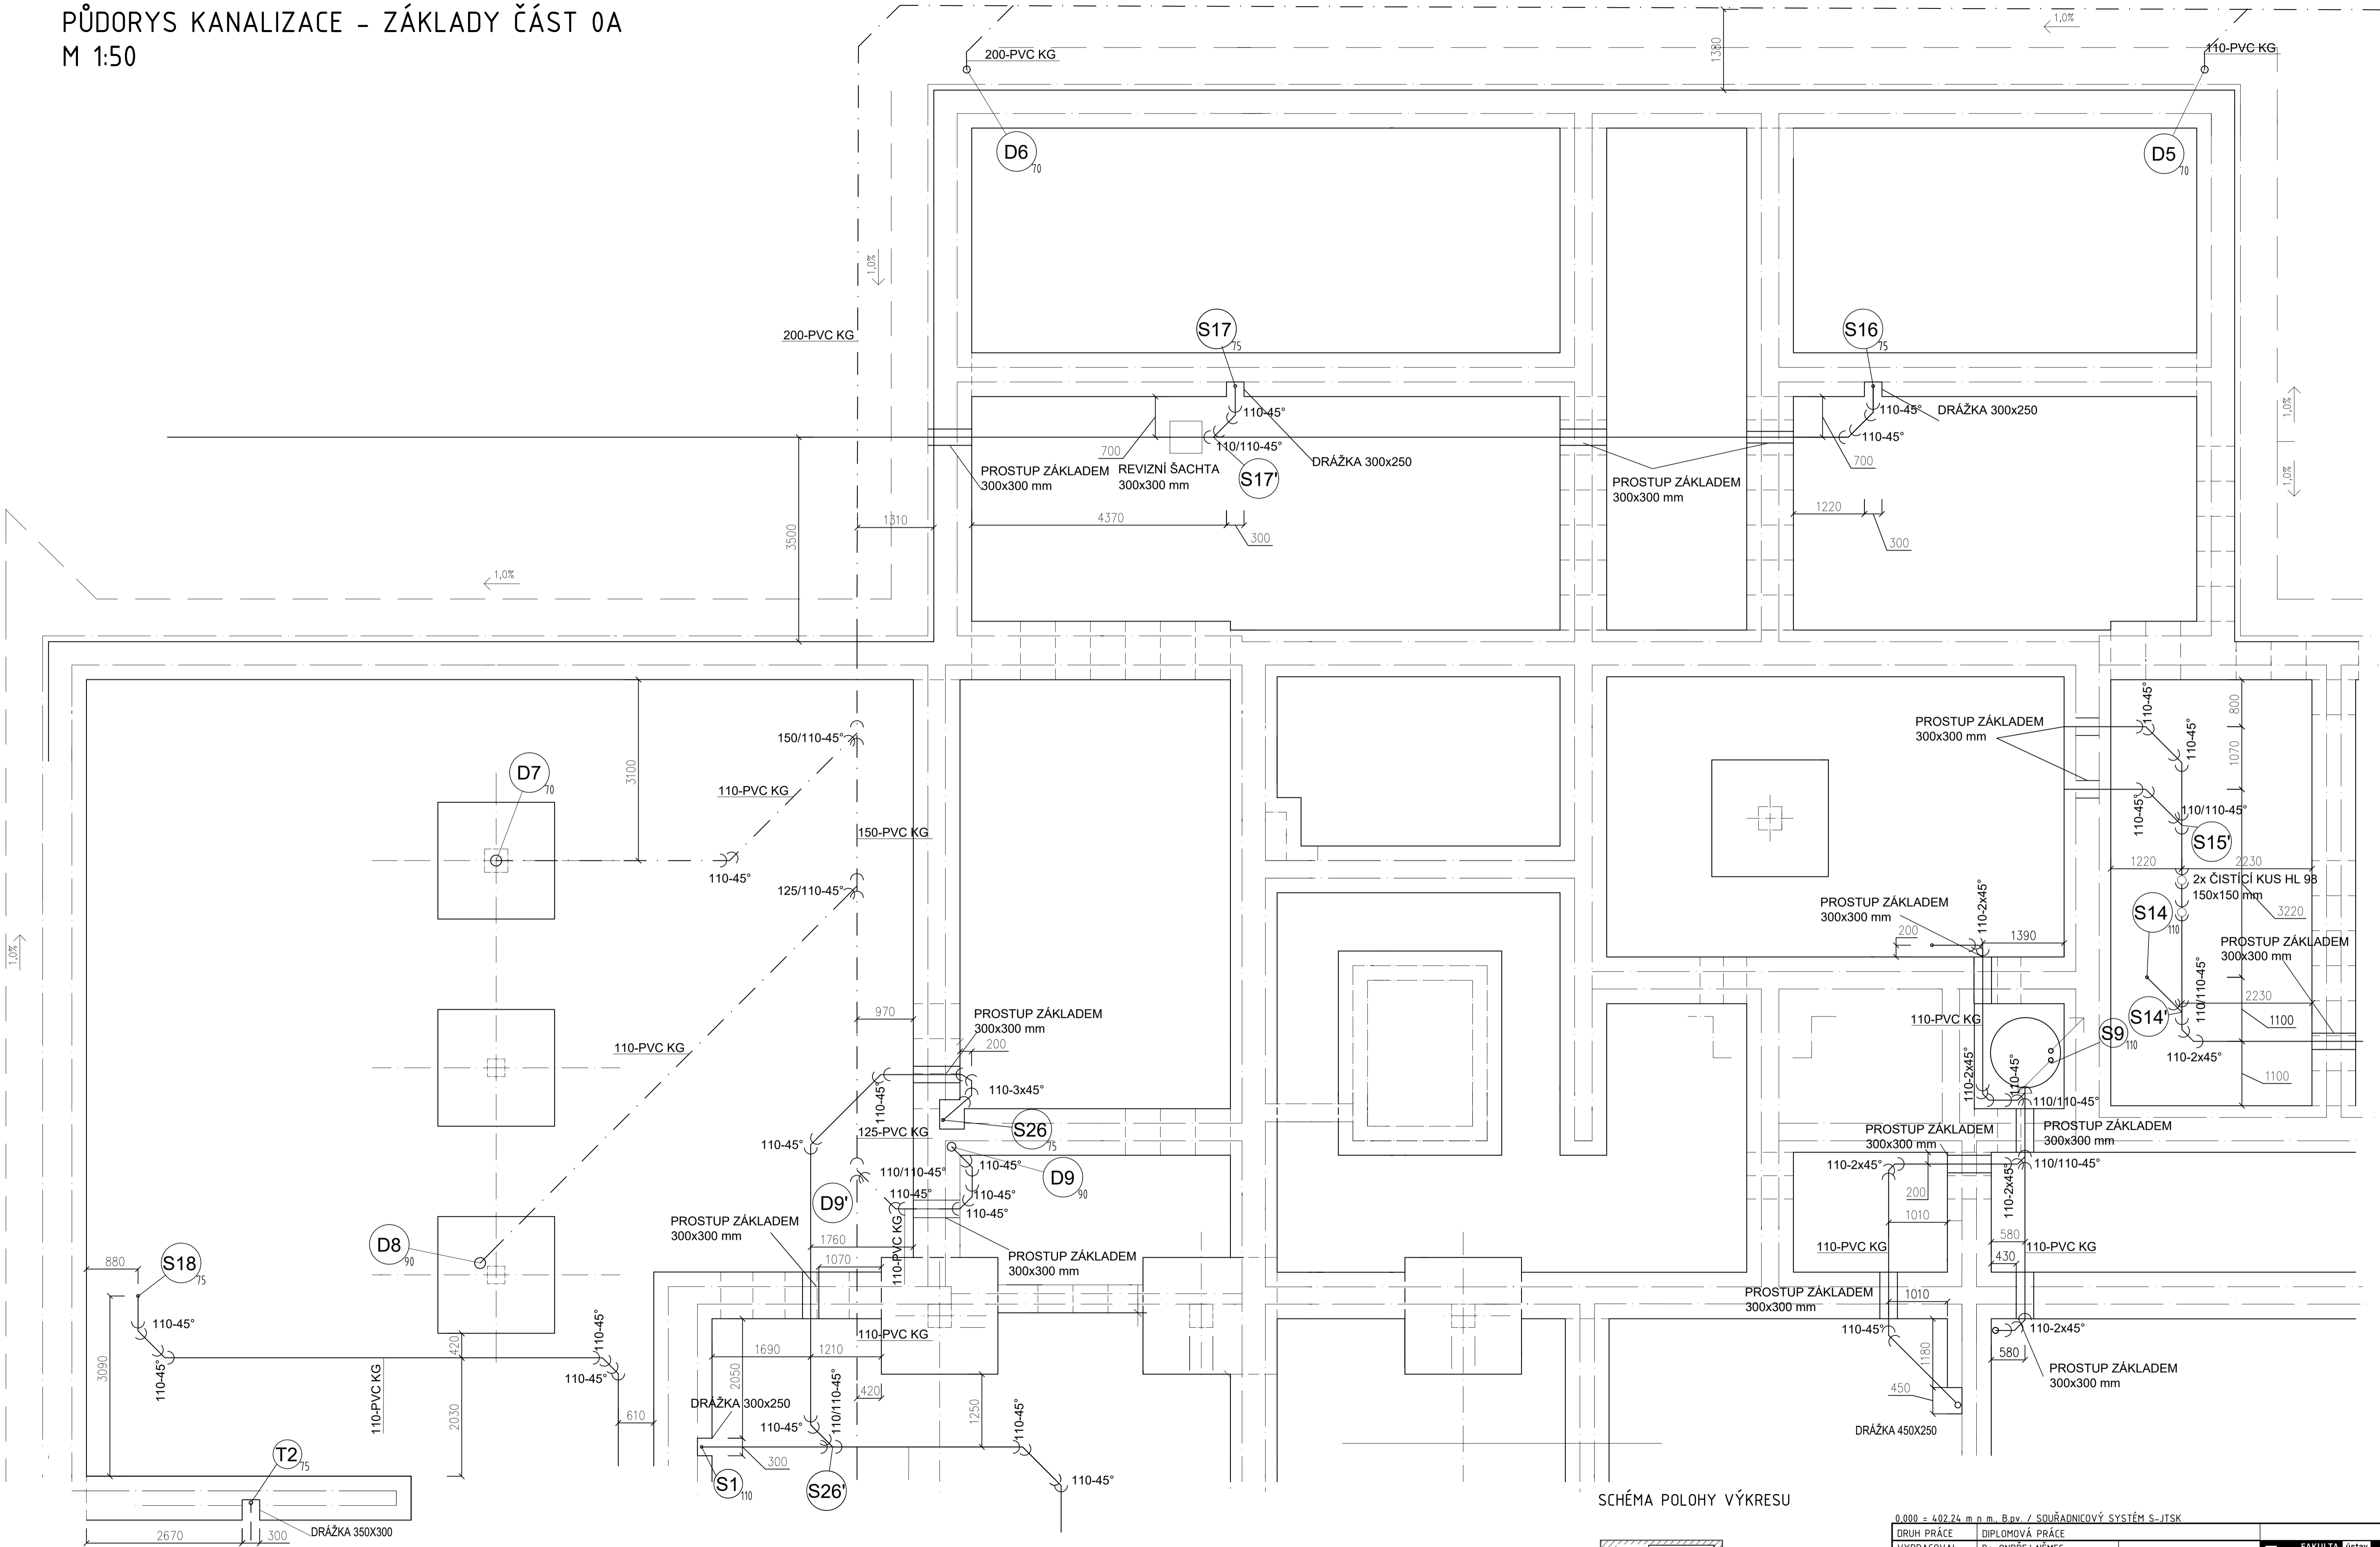


LEGENDA ČAR

- KANALIZACE SPLAŠKOVÁ - PVC-KG
- - - KANALIZACE DEŠŤOVÁ - PVC-KG
- - - TUKOVÁ KANALIZACE - PVC-KG

POZNÁMKY

- ČISTIČÍ TVAROVKY JSOU UMÍSTĚNY VE VÝŠCE 1000mm A OPATŘENY REVIZNÍMI DVÍRKY
- PŘIPOJOVACÍ POTRUBÍ VEDENO ZA ZAŘÍZOVACÍMI PŘEDMĚTY

SCHÉMA POLOHY VÝKRESU

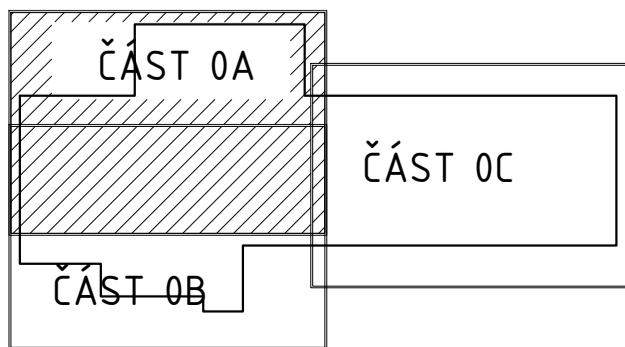

0.000 = 402.24 m n.m. B.p.v. / SOUŘADNICOVÝ SYSTÉM S-JTSK

DRUH PRÁCE	DIPLOMOVÁ PRÁCE	FAKULTA Stavební zařízení budov
VYPRACOVAL	Bc. OMRĚJ NĚMEC	
VEDEUČÍ PRÁCE	Ing. Alena Vaščíková	
MÍSTO STAVBY	ČESKÉ BUĎEJOVICE	FORMÁT 8/A4 DATUM 01/2026 STUPEŇ PD DPS MĚŘÍTKO 1:50 Č. VÝKRESU 2
NÁZEV STAVBY	NOVOSTAVBA PSYCHIATRICKÉ LÉČEBNY	
STAVEBNÍ OBJEKT	SO 01 PSYCHIATRICKÁ LÉČEBNA	
ČÁST	ZDRAVOTNĚ TECHNICKÉ INSTALACE	
OBSAH:	PŮDORYS KANALIZACE - ZÁKLADY ČÁST 0A	