

PŮDORYS KANALIZACE - ZÁKLADY ČÁST OB
M 1:50


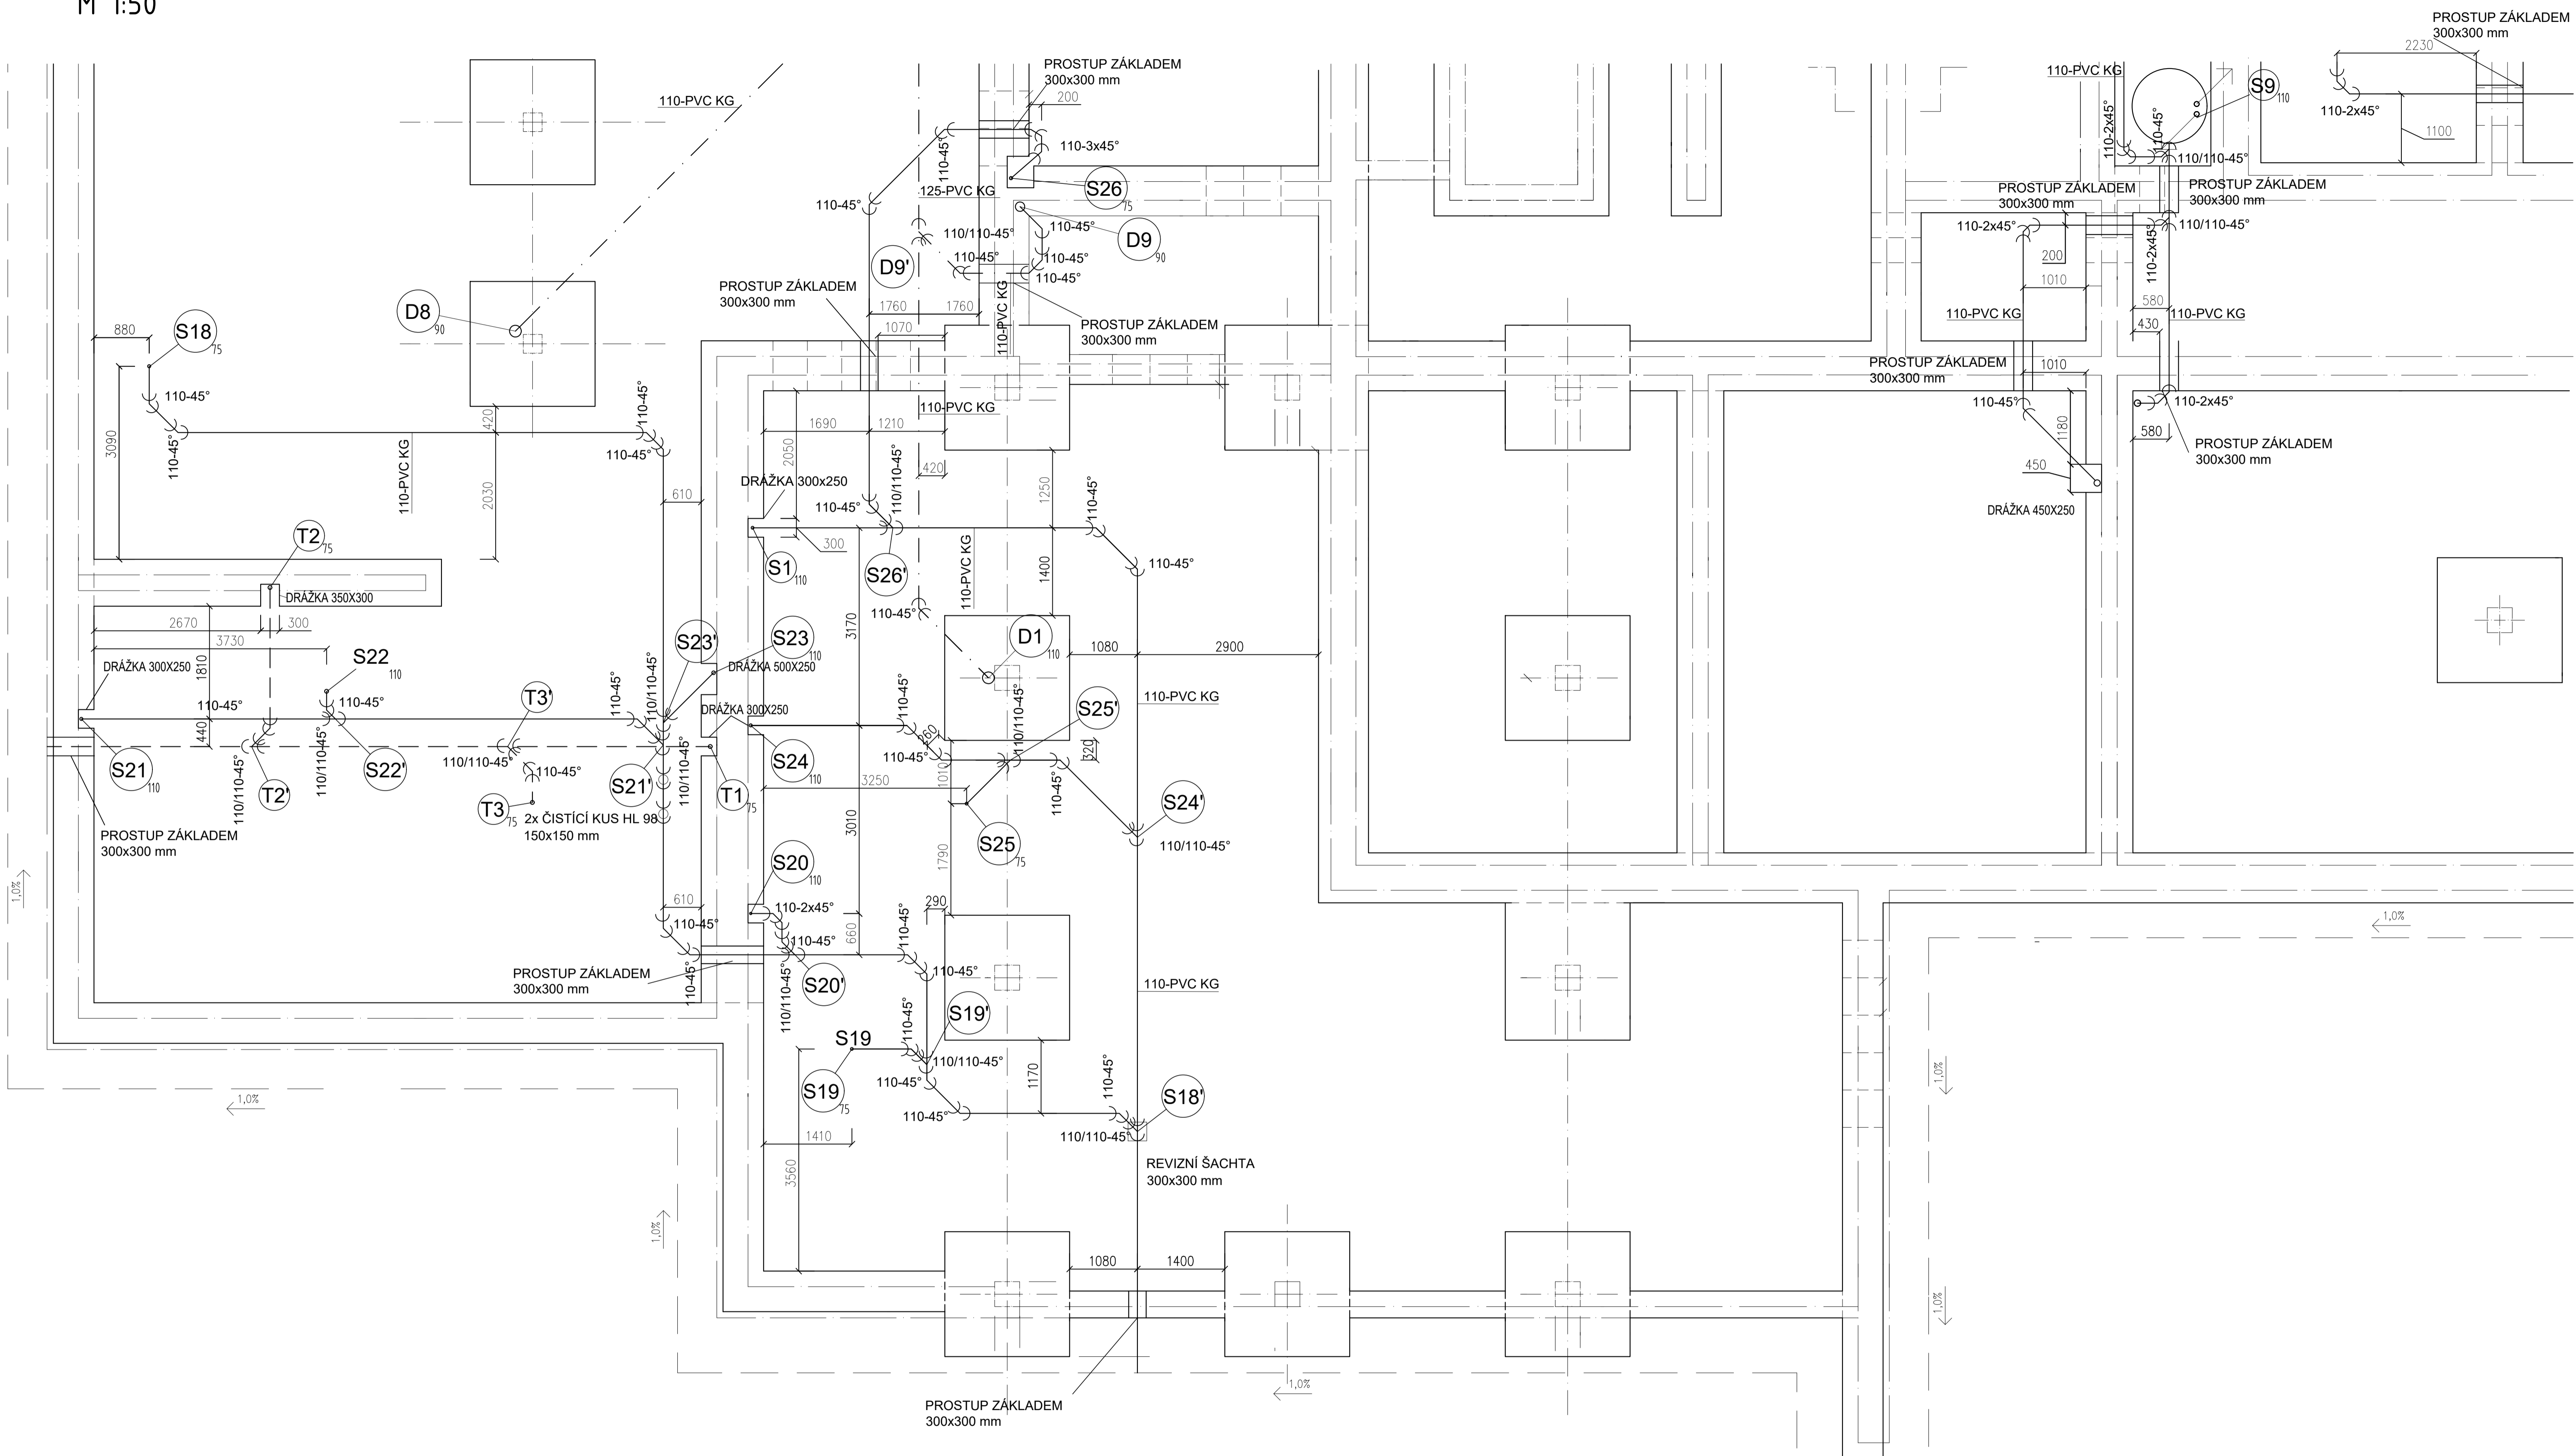


SCHÉMA POLOHY VÝKRESU

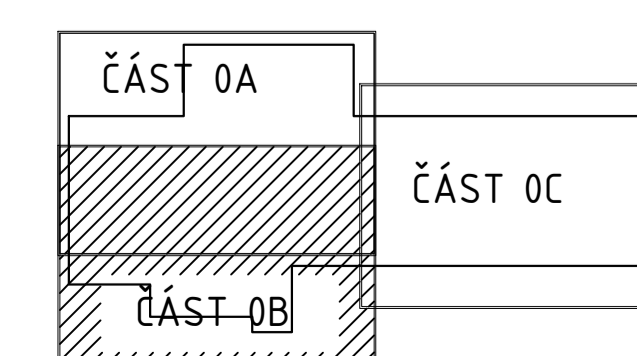

0,000 = 402,24 m n. m., b.p.v. / SOUŘADNICOVÝ SYSTÉM S-JTSK				
DRUH PRÁCE	DIPLOMOVÁ PRÁCE		<div>T</div> <div>FAKULTA ústav STAVEBNÍ technických zařízení budov</div>	
VYPRACOVAL	Bc. Ondřej NĚMEC			
VEDOUČÍ PRÁCE	Ing. Alena Vaščáková			
MÍSTO STAVBY	ČESKÉ BUDĚJOVICE			
NÁZEV STAVBY	NOVOSTAVBA PSYCHIATRICKÉ LÉČEBNY			
STAVEBNÍ OBJEKT	SO 01 PSYCHIATRICKÁ LÉČEBNA		FORMÁT	8/A4
ČÁST	ZDRAVOTNĚ TECHNICKÉ INSTALACE		DATUM	01/2026
OBSAH:	PŮDORYS KANALIZACE - ZÁKLADY ČÁST OB		STUPĚŇ PD	DPS
			MĚŘÍTKO 1:50	Č. VÝKRESU 3

LEGENDA ČAR

—————	KANALIZACE SPLAŠKOVÁ - PVC-KG
- - - - -	KANALIZACE DEŠŤOVÁ - PVC-KG
—————	TUKOVÁ KANALIZACE - PVC-KG

- ### POZNÁMKY
- ČISTIČÍ TVAROVKY JSOU UMÍSTĚNY VE VÝŠCE 1000mm A OPATŘENY REVIZNÍMI DVÍŘKY
 - PŘIPOJOVACÍ POTRUBÍ VEDENO ZA ZAŘIZOVACÍ PŘEDMĚTY