

PŮDORYS KANALIZACE - ZÁKLADY ČÁST 0C
M 1:50


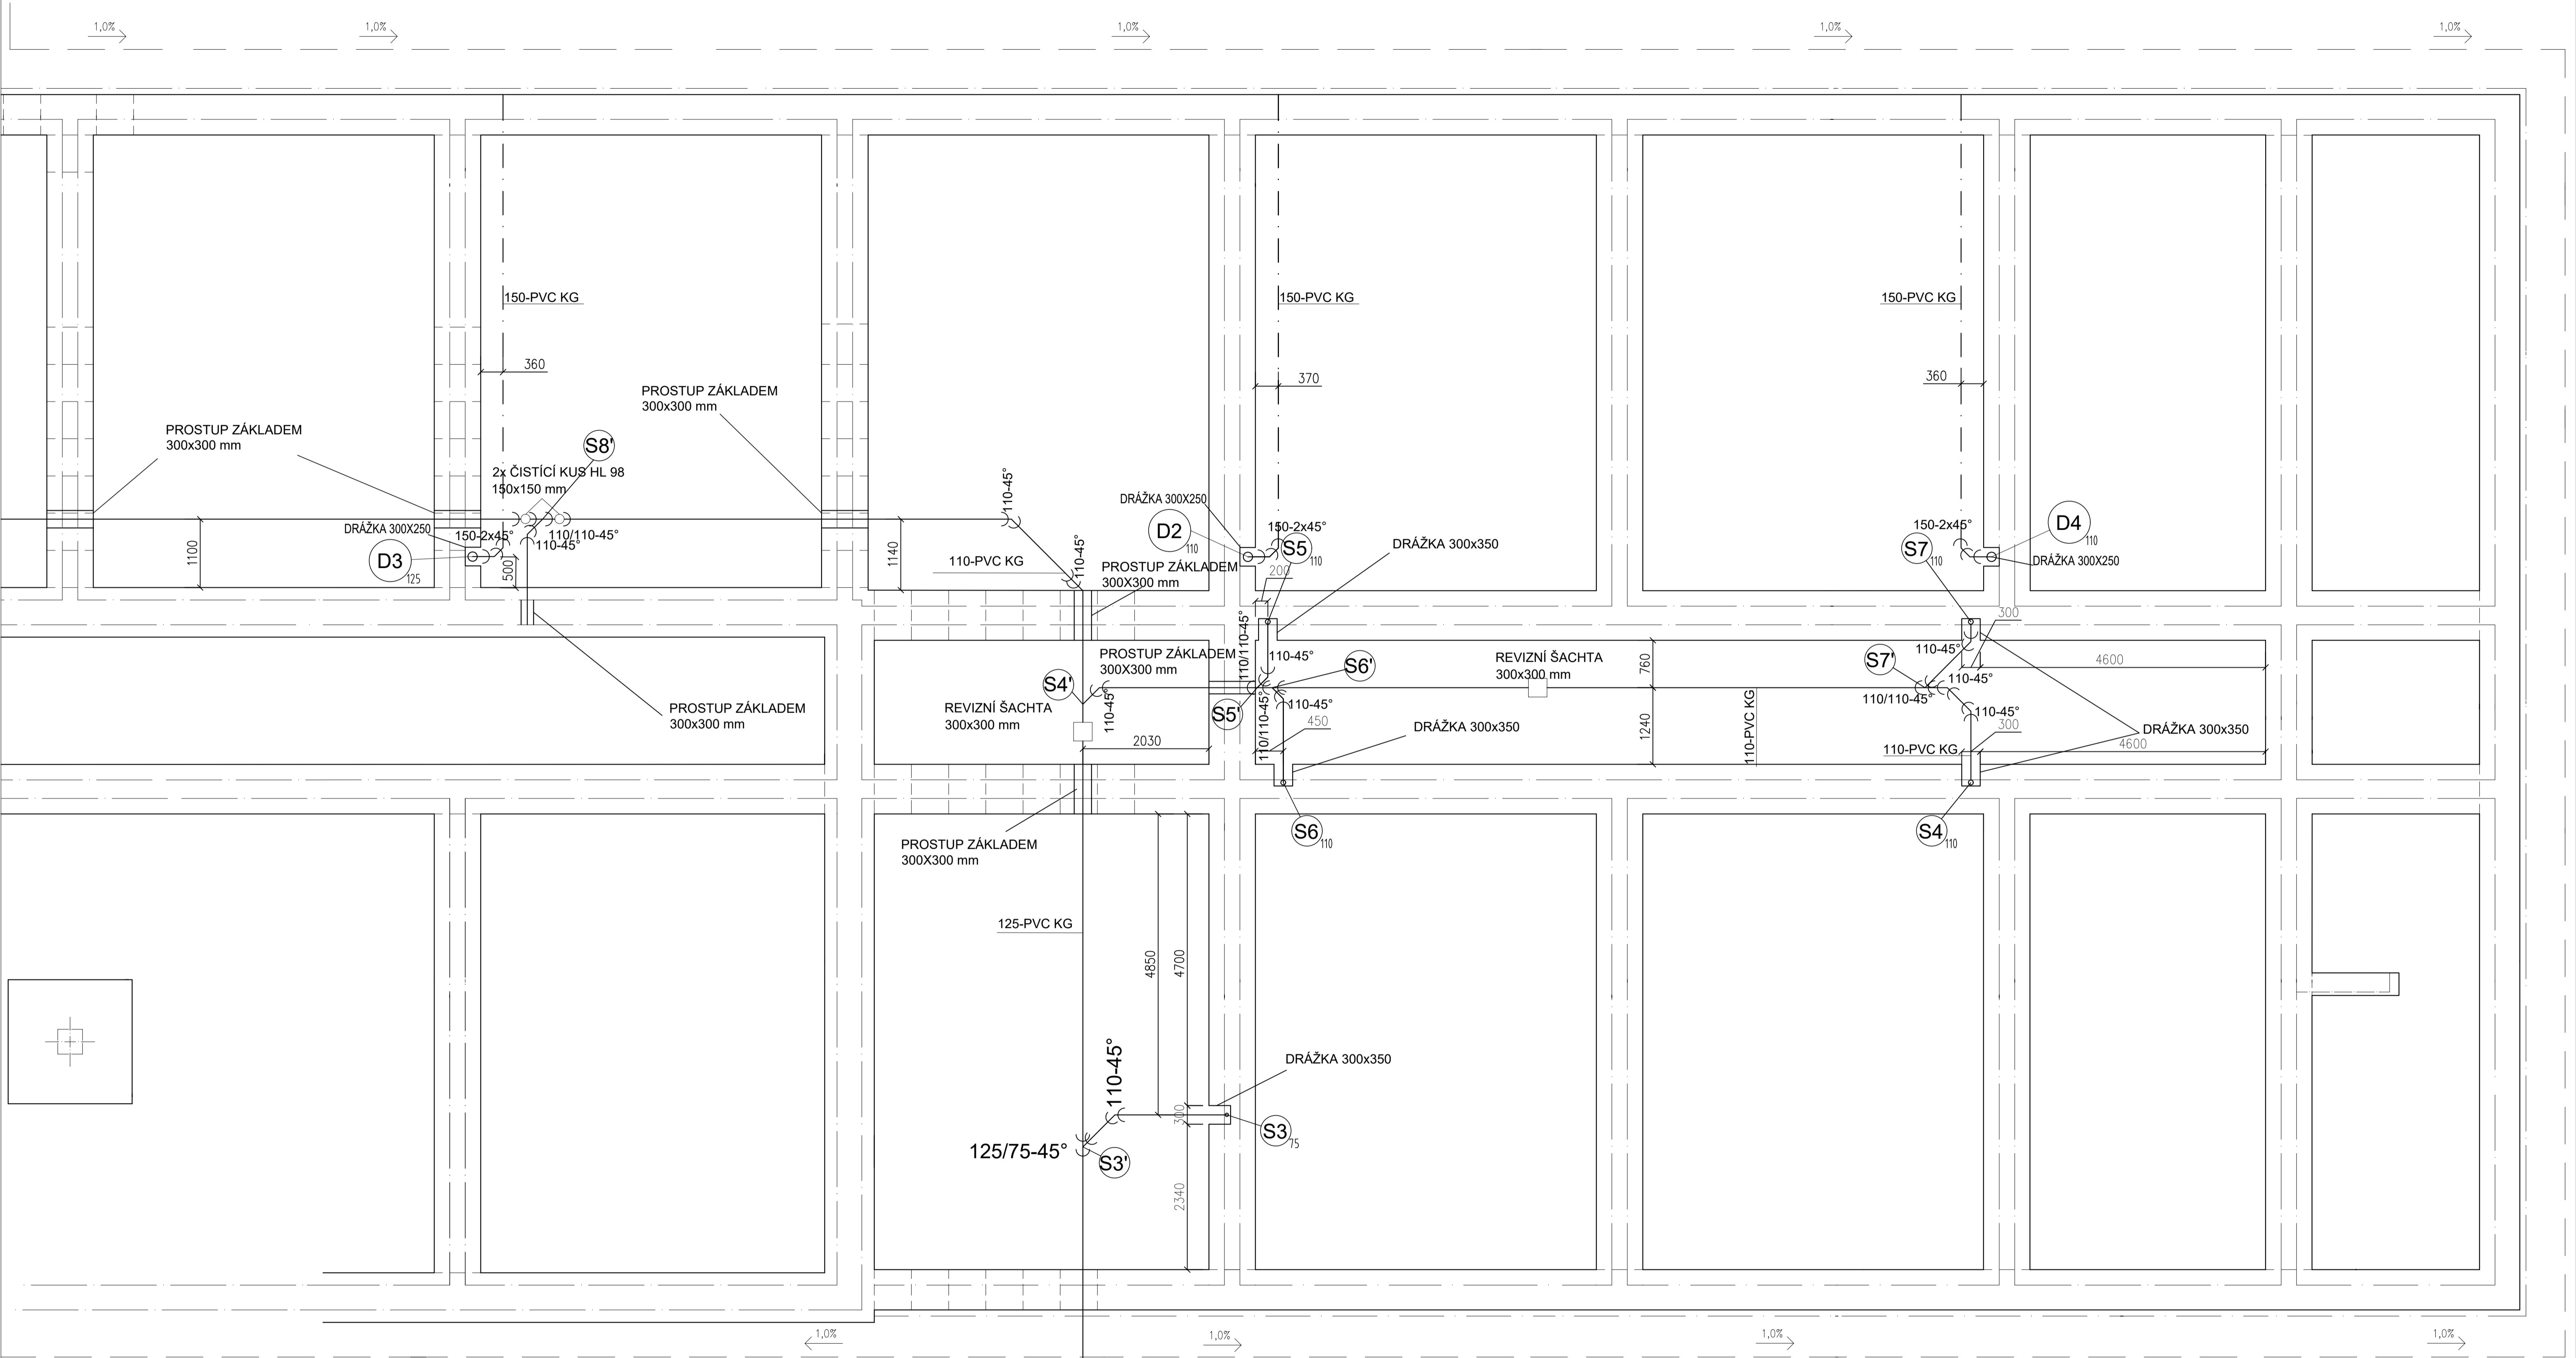


SCHÉMA POLOHY VÝKRESU

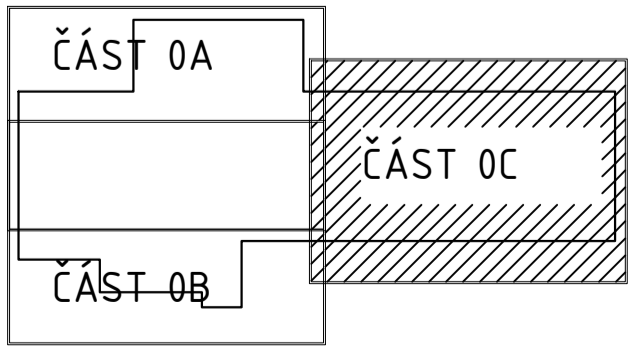

LEGENDA ČAR

- KANALIZACE SPLAŠKOVÁ - PVC-KG
- - - - - KANALIZACE DEŠŤOVÁ - PVC-KG

POZNÁMKY

- ČISTÍCÍ TVAROVKY JSOU UMÍSTĚNY VE VÝŠCE 1000mm A OPATŘENY REVIZNÍMI DVÍŘKY
- PŘIPOJOVACÍ POTRUBÍ VEDENO ZA ZAŘÍZOVACÍMI PŘEDMĚTY

| | | | |
|---|--------------------------------------|--------------|---|
| 0.000 = 402.24 m n.m. B.p.v. / SOUŘADNICOVÝ SYSTÉM S-JTSK | | | <div>T</div> <div>FAKULTA Ústav STAVEBNÍ Technických zařízení budov</div> |
| DRUH PRÁCE | DIPLOMOVÁ PRÁCE | | |
| VYPRACOVAL | Bc. ONDŘEJ NĚMEC | | |
| VEDOUČÍ PRÁCE | Ing. Alena Vašíčková | | |
| MÍSTO STAVBY | ČESKÉ BUDĚJOVICE | | |
| NÁZEV STAVBY | NOVOSTAVBA PSYCHIATRICKÉ LÉČEBNY | | |
| STAVEBNÍ OBJEKT | SO.01 PSYCHIATRICKÁ LÉČEBNA | FORMÁT | 8/A4 |
| ČÁST | ZDRAVOTNĚ TECHNICKÉ INSTALACE | DATUM | 01/2026 |
| OBSAH: | PŮDORYS KANALIZACE - ZÁKLADY ČÁST 0C | STUPEŇ PD | DPS |
| | | MĚŘÍTKO 1:50 | Č. VÝKRESU 4 |