


PŮDORYS KANALIZACE - 1.NP ČÁST 1C
M 1:50

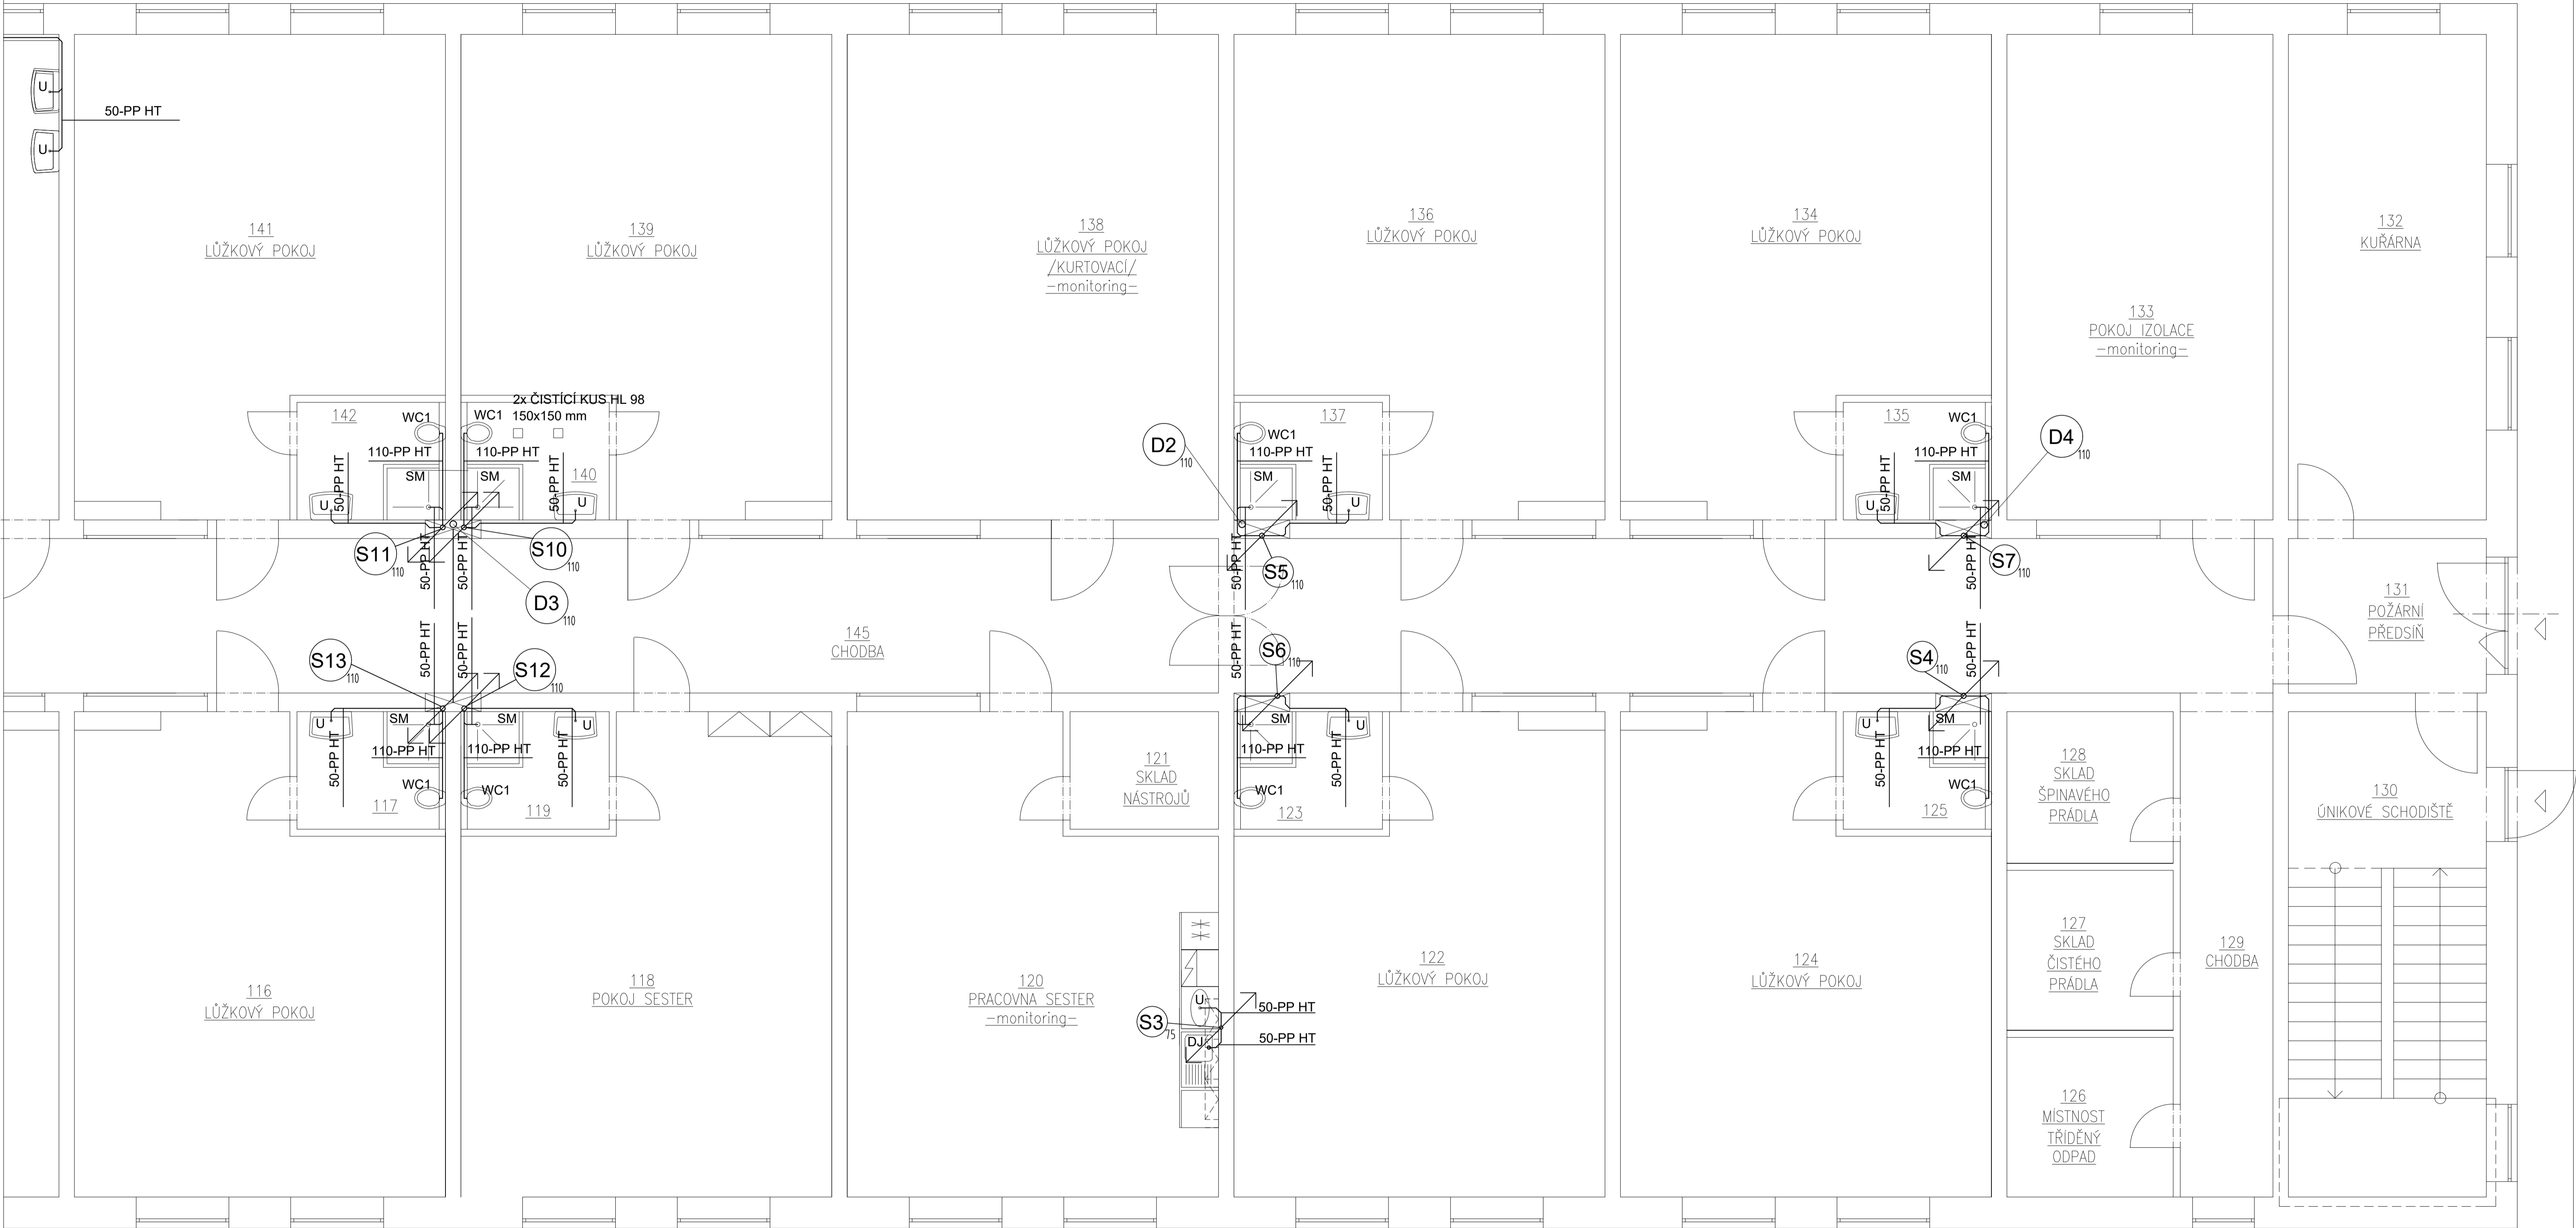

LEGENDA ZAŘIZOVACÍCH PŘEDMĚTŮ

OZNAČENÍ SESTAVY	POPIS SESTAVY
SM	SPRCHOVÝ KOUT 0 ROZHĚRECH 900X900 mm
U	UMYVADLO NEREZOVÉ ANTIVANDAL 480 mm
Um	UMÝVÁTKO KERAMICKÉ ŠÍŘKY 350 mm
WC1	NEREZOVÁ ZÁCHODOVÁ MÍSA ANTIVANDAL
WC2	KERAMICKÁ ZÁCHODOVÁ MÍSA
PM	KERAMICKÁ PISOÁROVÁ MÍSA
VA	POLYKARBONÁTOVÁ VANA
VL	KERAMICKÁ VÝLEVKA S PLASTOVOU MŘÍŽÍ
VP50	VPUSŤ PODLAHOVÁ SE ZÁPACHOVOU UZÁVĚRKOU DN50
VP50	VPUSŤ PODLAHOVÁ SE ZÁPACHOVOU UZÁVĚRKOU DN50
DJ	KUCHYŇSKÝ DŘEZ NEREZOVÝ
MJ	MYČKA NÁDOBÍ

VÍCE VIZ PŘÍLOHA LEGENDA ZAŘIZOVACÍCH PŘEDMĚTŮ


LEGENDA ČAR

— KANALIZACE SPLAŠKOVÁ - PP-HT

POZNÁMKY

- ČISTÍCÍ TVAROVKY JSOU UMÍSTĚNY VE VÝŠCE 1000mm A OPATŘENY REVIZNÍMI DVÍŘKY
- PŘIPOJOVACÍ POTRUBÍ VEDENO ZA ZAŘIZOVACÍMI PŘEDMĚTY

SCHÉMA POLOHY VÝKRESU

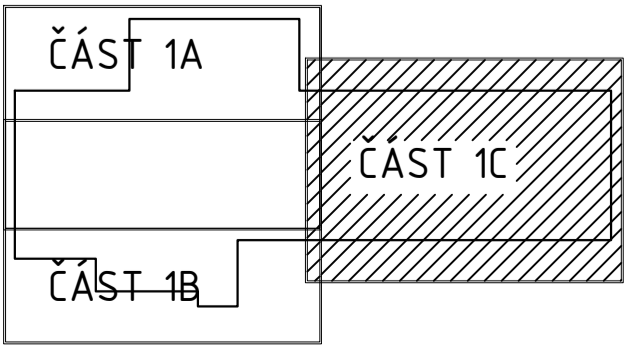

0.000 = 402,24 m n.m. B.p.v. / SOUŘADNICOVÝ SYSTÉM S-JTSK			
DRUH PRÁCE	DIPLOMOVÁ PRÁCE	<div>T</div>	FAKULTA ústav
VYPRACOVAL	Bc. ONDŘEJ NĚMEC		STAVEBNÍ Technických
VEDOUČÍ PRÁCE	Ing. Alena Vašíčková		zařízení budov
MÍSTO STAVBY	ČESKÉ BUDĚJOVICE		
NÁZEV STAVBY	NOVOSTAVBA PSYCHIATRICKÉ LÉČEBNY		
STAVEBNÍ OBJEKT	SO 01 PSYCHIATRICKÁ LÉČEBNA	FORMÁT	8/A4
ČÁST	ZDRAVOTNĚ TECHNICKÉ INSTALACE	DATUM	01/2026
OBSAH:	PŮDORYS KANALIZACE - 1.NP ČÁST 1C	STUPEŇ PD	DPS
		MĚŘÍTKO 1:50	Č. VÝKRESU 8