



PŮDORYS KANALIZACE - STŘECHA ČÁST 3A  
M 1:50

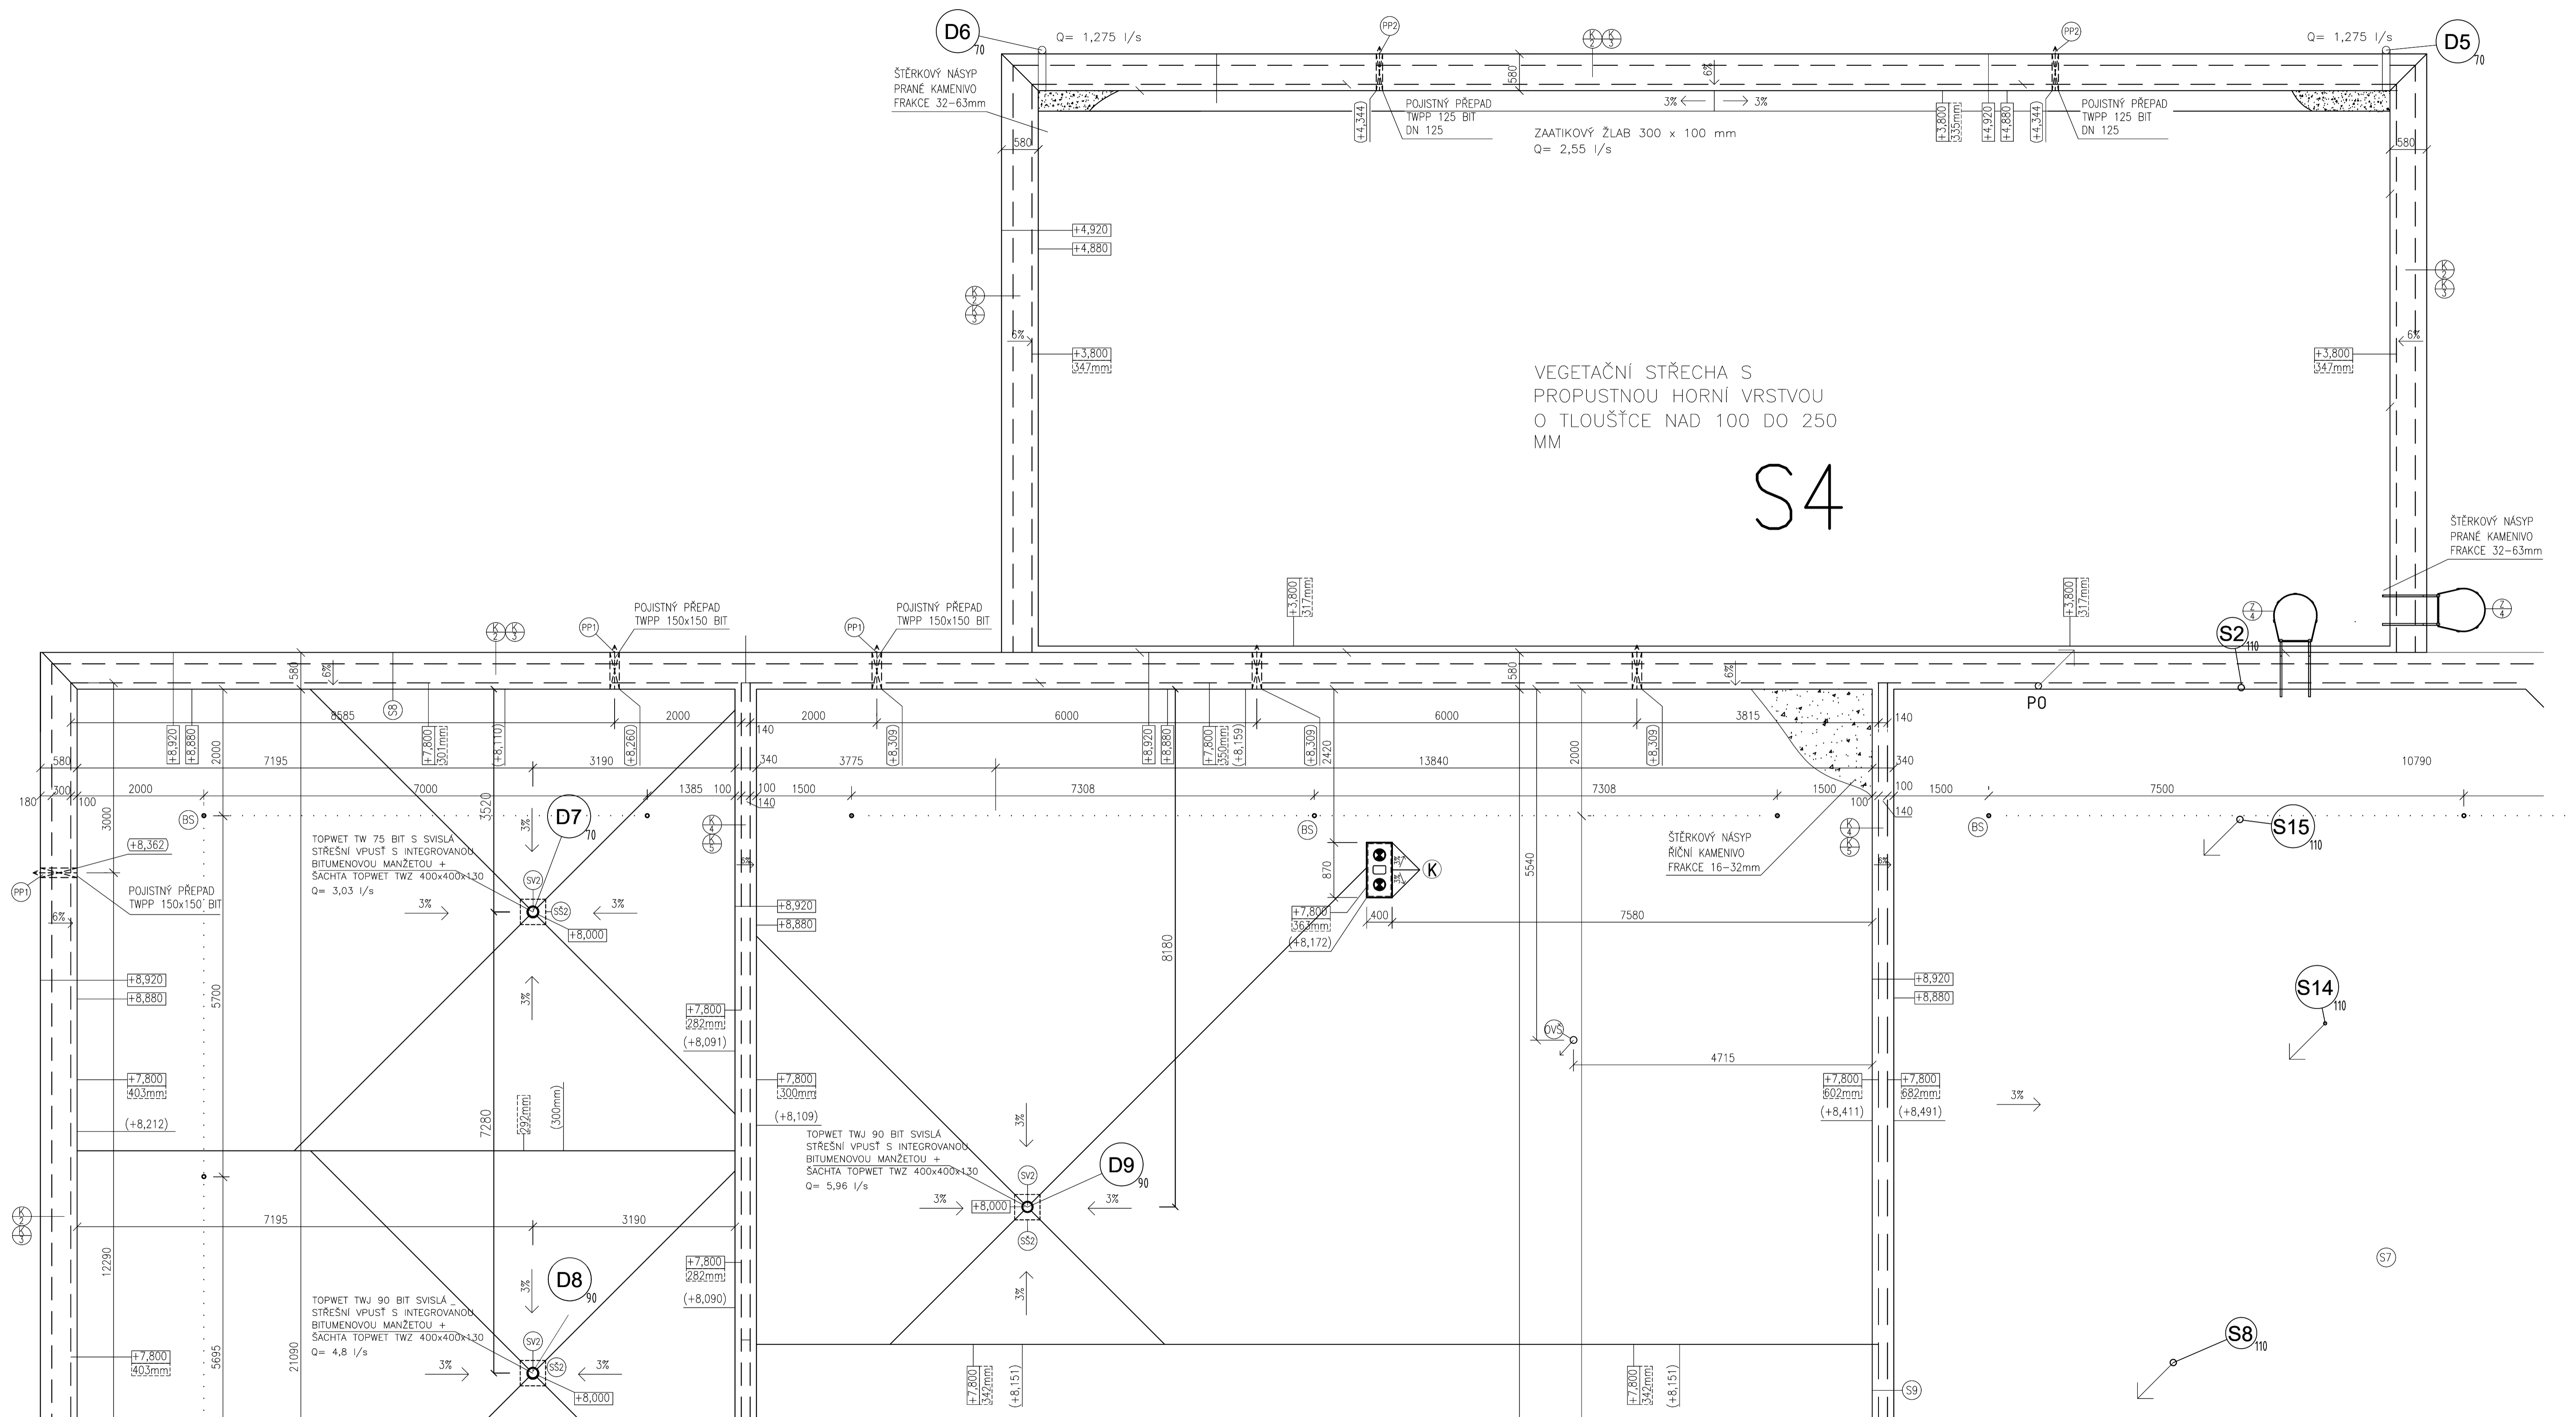


## POZNÁMKA

- P0 POTRUBÍ ODFUKU PLYNU  
 (K) VÝVOD KOAXIÁLNÍHO KOMÍNU Z KOTELNY  
 S4 VEGETAČNÍ STŘECHA, A= 212,62 m<sup>2</sup>

## SCHÉMA POLOHY VÝKRESU

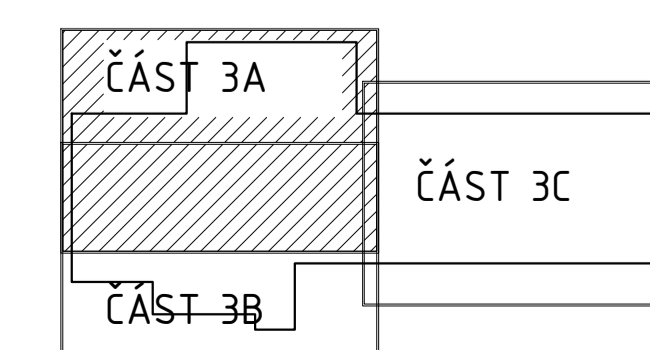

0.000 x 402.24 m p.m. - BUDOVA V SOUHRADNICOVÝ SYSTÉM S-ITSK			
DRUH PRÁCE	DIPLOMOVÁ PRÁCE	 <b>FAKULTA</b> <u>ústav</u> <b>STAVEBNÍ</b> <u>technických</u> <u>zařízení budov</u>	
VYPRACOVAL	Bc. Ondřej NĚMEC		
VEDOUcí PRÁCE	Ing. Alena Vaščíková		
MÍSTO STAVBY	ČESKÉ BUDĚJOVICE		
NÁZEV STAVBY	NOVOSTAVBA PSYCHIATRICKÉ LÉČEBNY		
STAVEBNÍ OBJEKT	SO 01 PSYCHIATRICKÁ LÉČEBNA	FORMÁT	A4
ČÁST	ZDRAVOTNĚ TECHNICKÉ INSTALACE	DATUM	01/2026
OBSAH:		STUPEŇ PD	DPS
PŮDORYS KANALIZACE - STŘECHA ČÁST 3A		MĚŘÍTKO 1:50	Č. VÝKRESU 11