



PŮDORYS KANALIZACE - STŘECHA ČÁST 3C
M 1:50

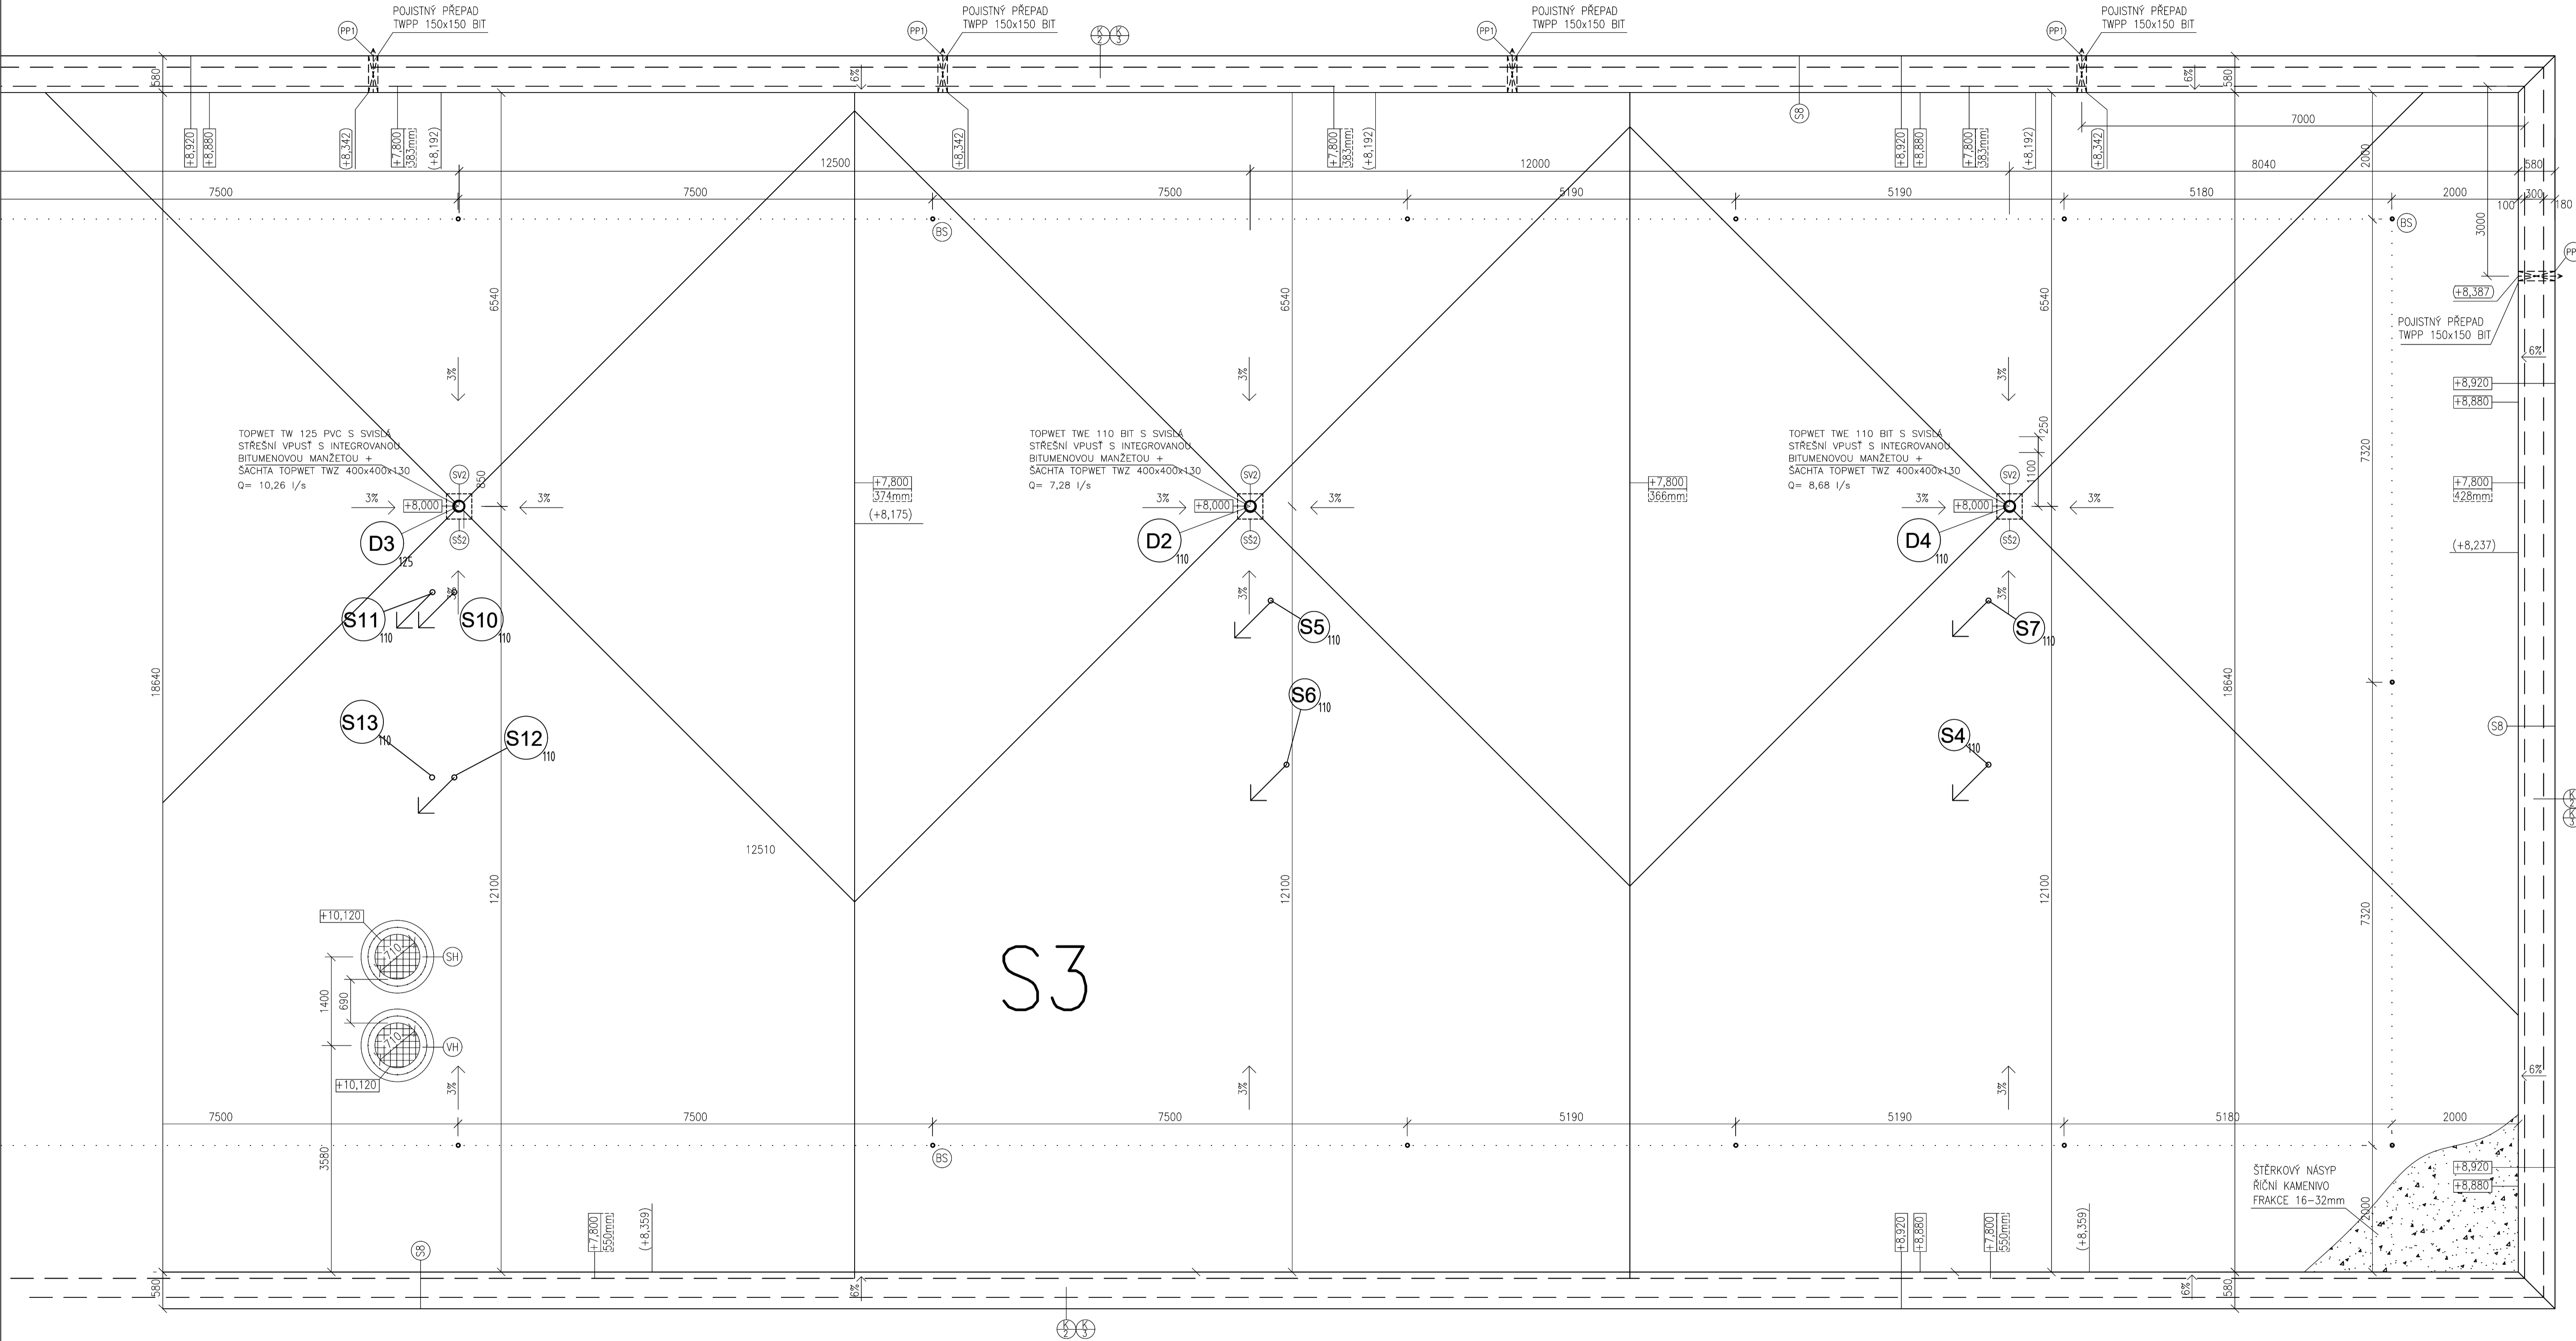

SCHEMA POLOHY VÝKRESU

POZNÁMKA
S4 PLOCHÁ STŘECHA, A = 986,25 m²

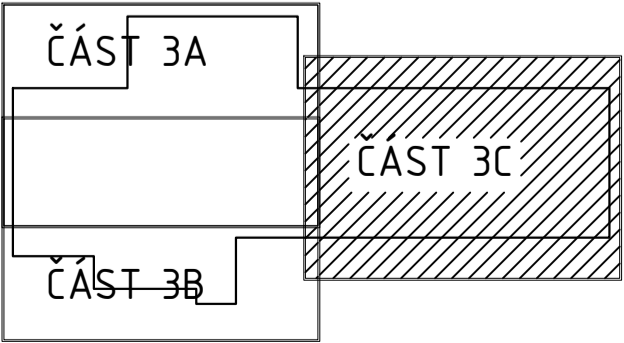

0.000 = 402,24 m n.m. B.p.v. / SOUŘADNICOVÝ SYSTÉM S-JTSK		FAKULTA Ústav STAVEBNÍ Technických zařízení budov	
DRUH PRÁCE	DIPLOMOVÁ PRÁCE		
VYPRACOVAL	Bc. ONDŘEJ NĚMEC	FORMÁT 8/A4 DATUM 01/2026	
VEDOUcí PRÁCE	Ing. Alena Vašíčková		
MÍSTO STAVBY	ČESKÉ BUDĚJOVICE	STUPEŇ PD DPS Č. VÝKRESU 13	
NÁZEV STAVBY	NOVOSTAVBA PSYCHIATRICKÉ LÉČEBNY		
STAVEBNÍ OBJEKT	SO 01 PSYCHIATRICKÁ LÉČEBNA	MĚŘÍTKO 1:50	
ČÁST	ZDRAVOTNĚ TECHNICKÉ INSTALACE		
OBSAH: PŮDORYS KANALIZACE - STŘECHA ČÁST 3C			