




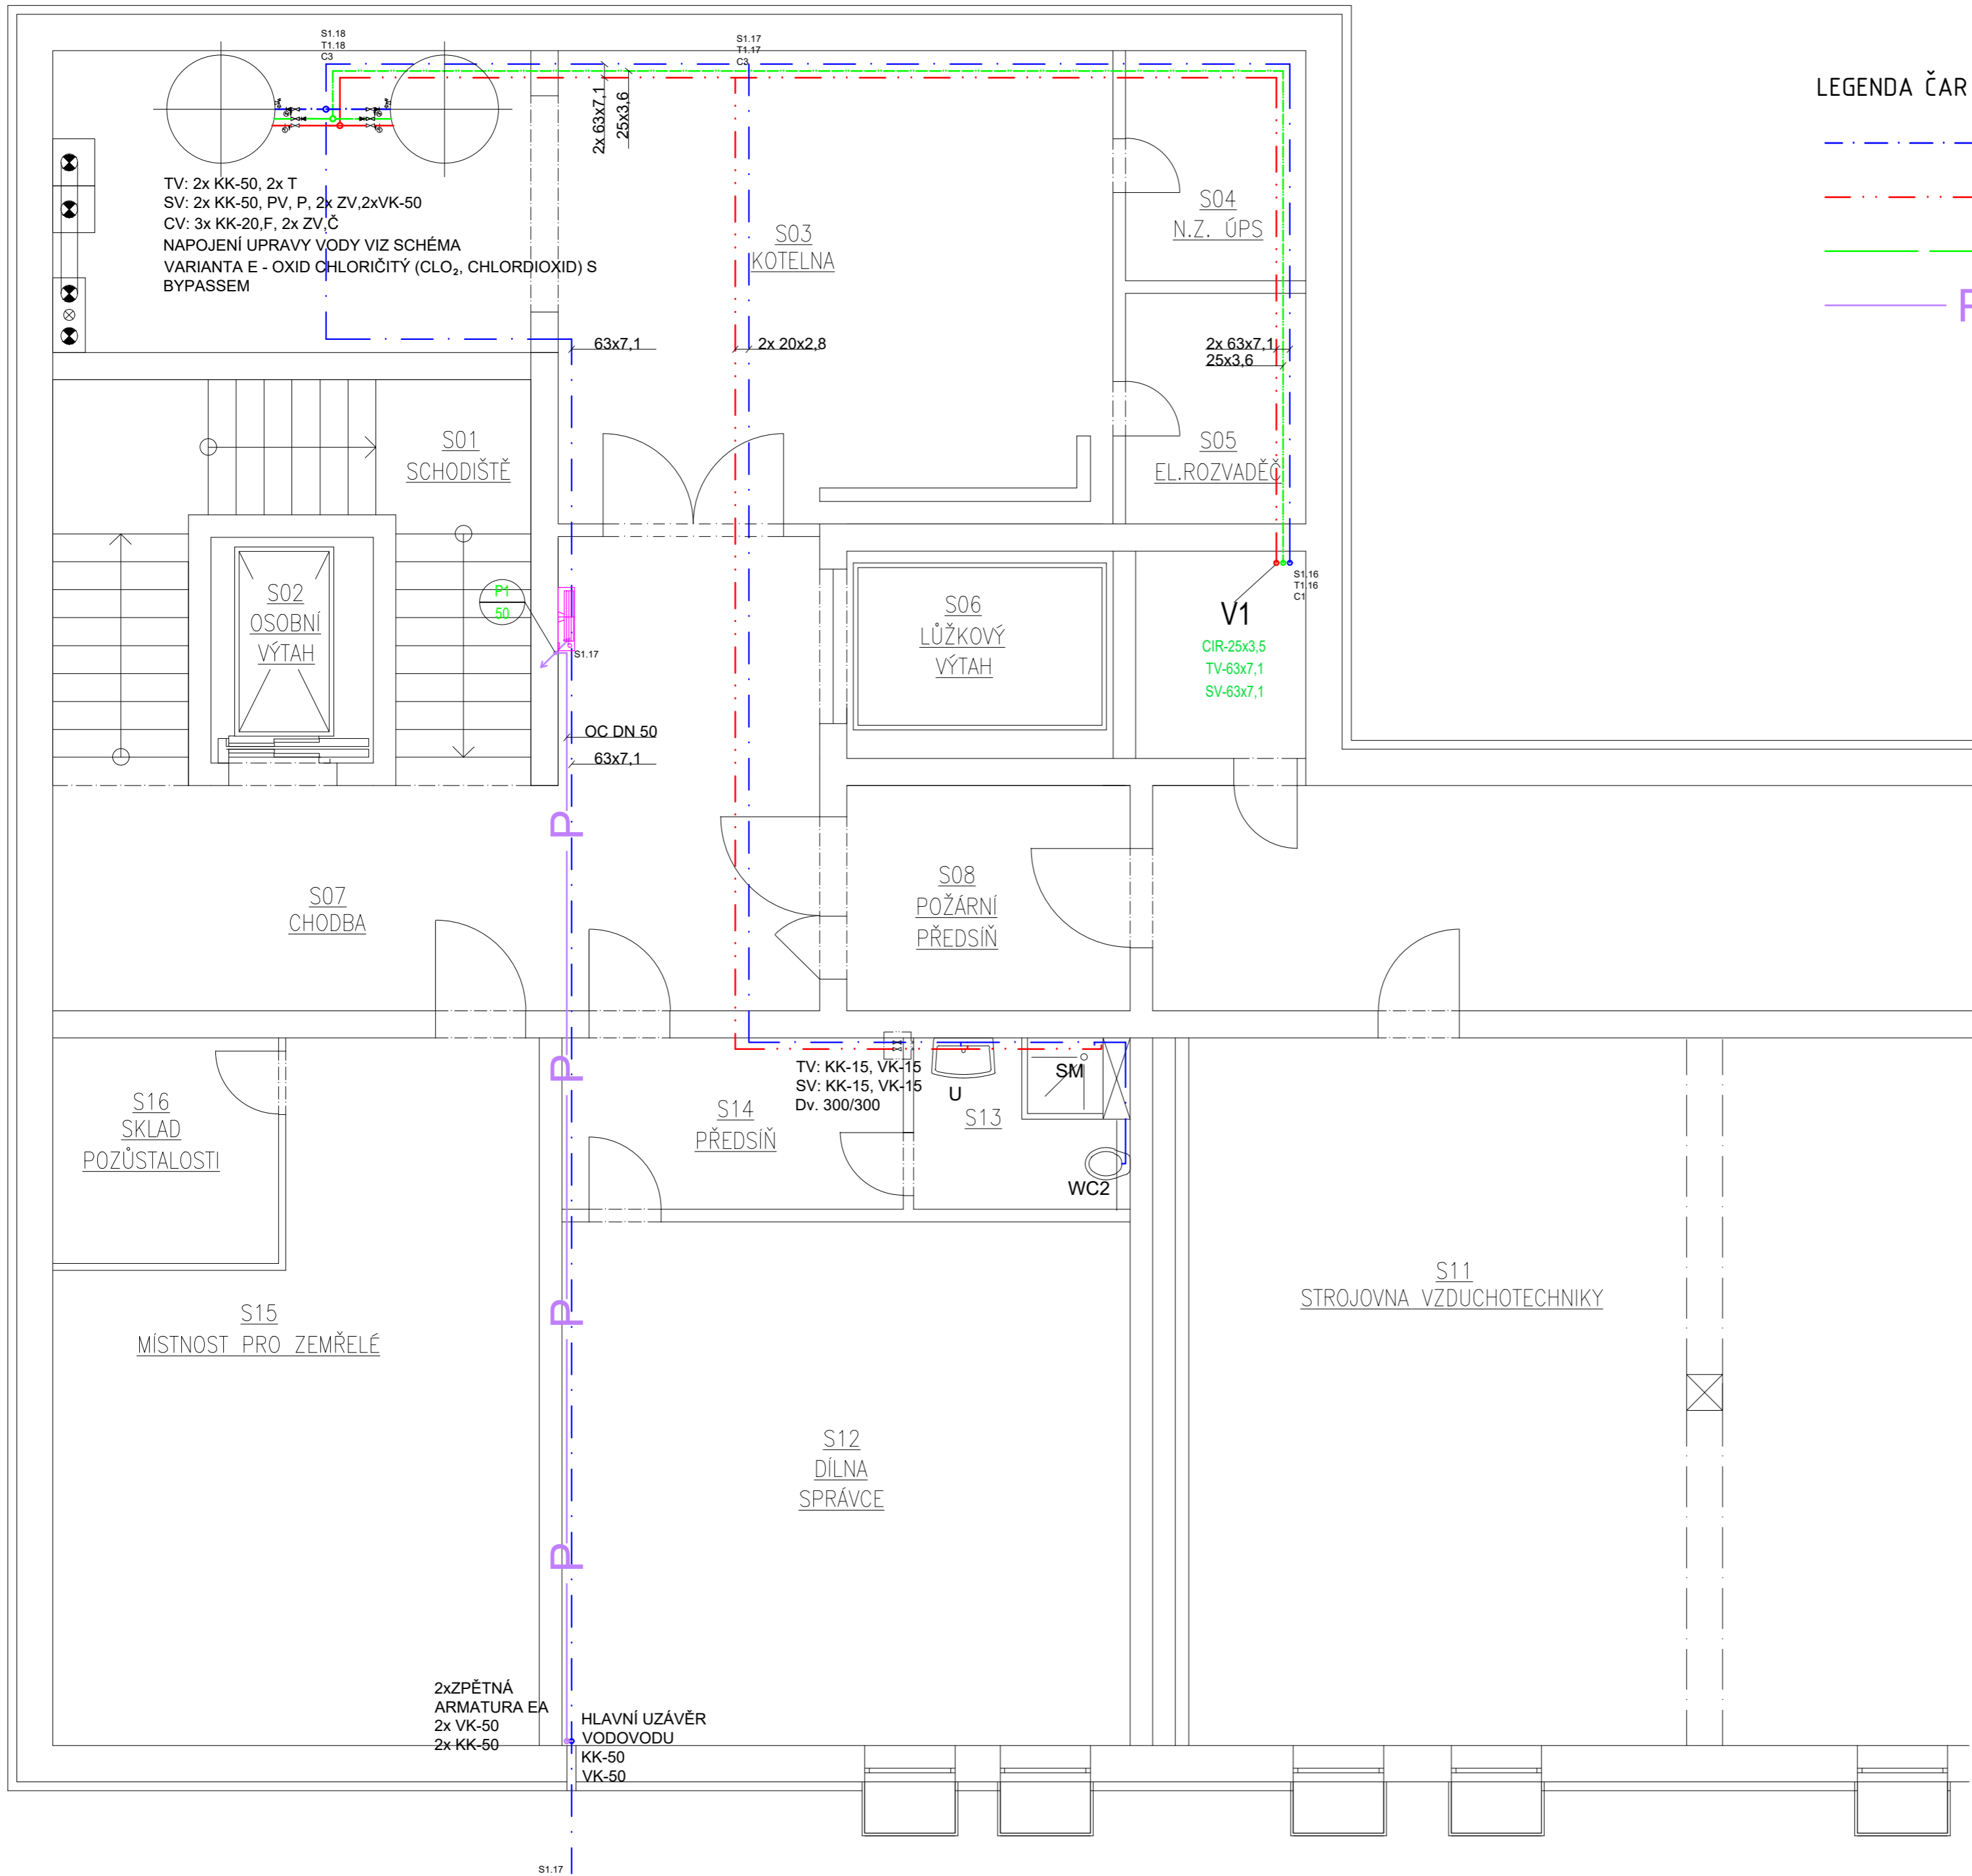

PŮDORYS VODOVODU - 1.PP
M 1:50



LEGENDA ČAR

- | | |
|---|--|
|  | STUDENÁ VODA (PP-RCT Fiber Basalt Plus) |
|  | TEPLÁ VODA (PP-RCT Fiber Basalt Plus) |
|  | CIRKULACE TEPLÉ VODY (PP-RCT Fiber Basalt Plus) |
|  | POŽÁRNÍ VODA (POZINK. OCELOVÉ TRUBKY) |

LEGENDA VÝŠKY NAPOJENÍ

OZNAČENÍ SESTAV	POPIS SESTAVY	VÝŠKA NAPOJENÍ
SM	SPRCHOVÝ KOUT O ROZMĚRECH 900X900 mm	1100
U	UMYVADLO NEREZOVÉ ANTIVANDAL 480mm	500
Um	UMÝVÁTKO KERAMICKÉ ŠÍŘKY 350 mm	500
WC	ZÁCHODOVÁ MÍSA	1100
PM	KERAMICKÁ PISOÁROVÁ MÍSA	1100
VA	POLYKARBONÁTOVÁ VANA	500
VL	KERAMICKÁ VÝLEVKA S PLASTOVOU MŘÍŽÍ	1100
DJ	KUCHYŇSKÝ DŘEZ NEREZOVÝ	500
MJ	MÝČKA NÁDOBÍ	500

LEGENDA ZKRATEK

KK	UZAVÍRATELNÝ KULOVÝ KOHOUT
F	FILTR
T	TEPLOMĚR
VK	VYPOUŠTĚČÍ KOHOUT
Č	CÍRKULAČNÍ ČERPADLO
Dv.	DVÍŘKA
ZV	ZPĚTNÝ VENTIL
PV	POJISTNÝ VENTIL
P	MANOMETR S VENTILEM

0,000 = 244,90 m n m., B.p.v. / SOUŘADNICOVÝ SYSTÉM S-JTSK

DRUH PRÁCE		DIPLOMOVÁ PRÁCE		<div><div>T</div><div>FAKULTA Ústav STAVEBNÍ technických zařízení budov</div></div>	
VYPRACOVAL	Bc. ONDŘEJ NĚMEC				
VEDOUcí PRÁCE	Ing. Alena Vaščáková				
MÍSTO STAVBY	ČESKÉ BUDĚJOVICE				
NÁZEV STAVBY	NOVOSTAVBA PSYCHIATRICKÉ LÉČEBNY				
		FORMÁT	4/A4		
STAVEBNÍ OBJEKT		SO 01 PSYCHIATRICKÁ LÉČEBNA		DATUM	01/2026
ČÁST	ZDRAVOTNĚ TECHNICKÉ INSTALACE			STUPĚN PD	DPS
OBSAH: PŮDORYS VODOVODU - 1.PP				MĚŘÍTKO 1:50	Č. VÝKRESU 21