


PŮDORYS VODOVODU - 1.NP ČÁST 1C
M 1:50

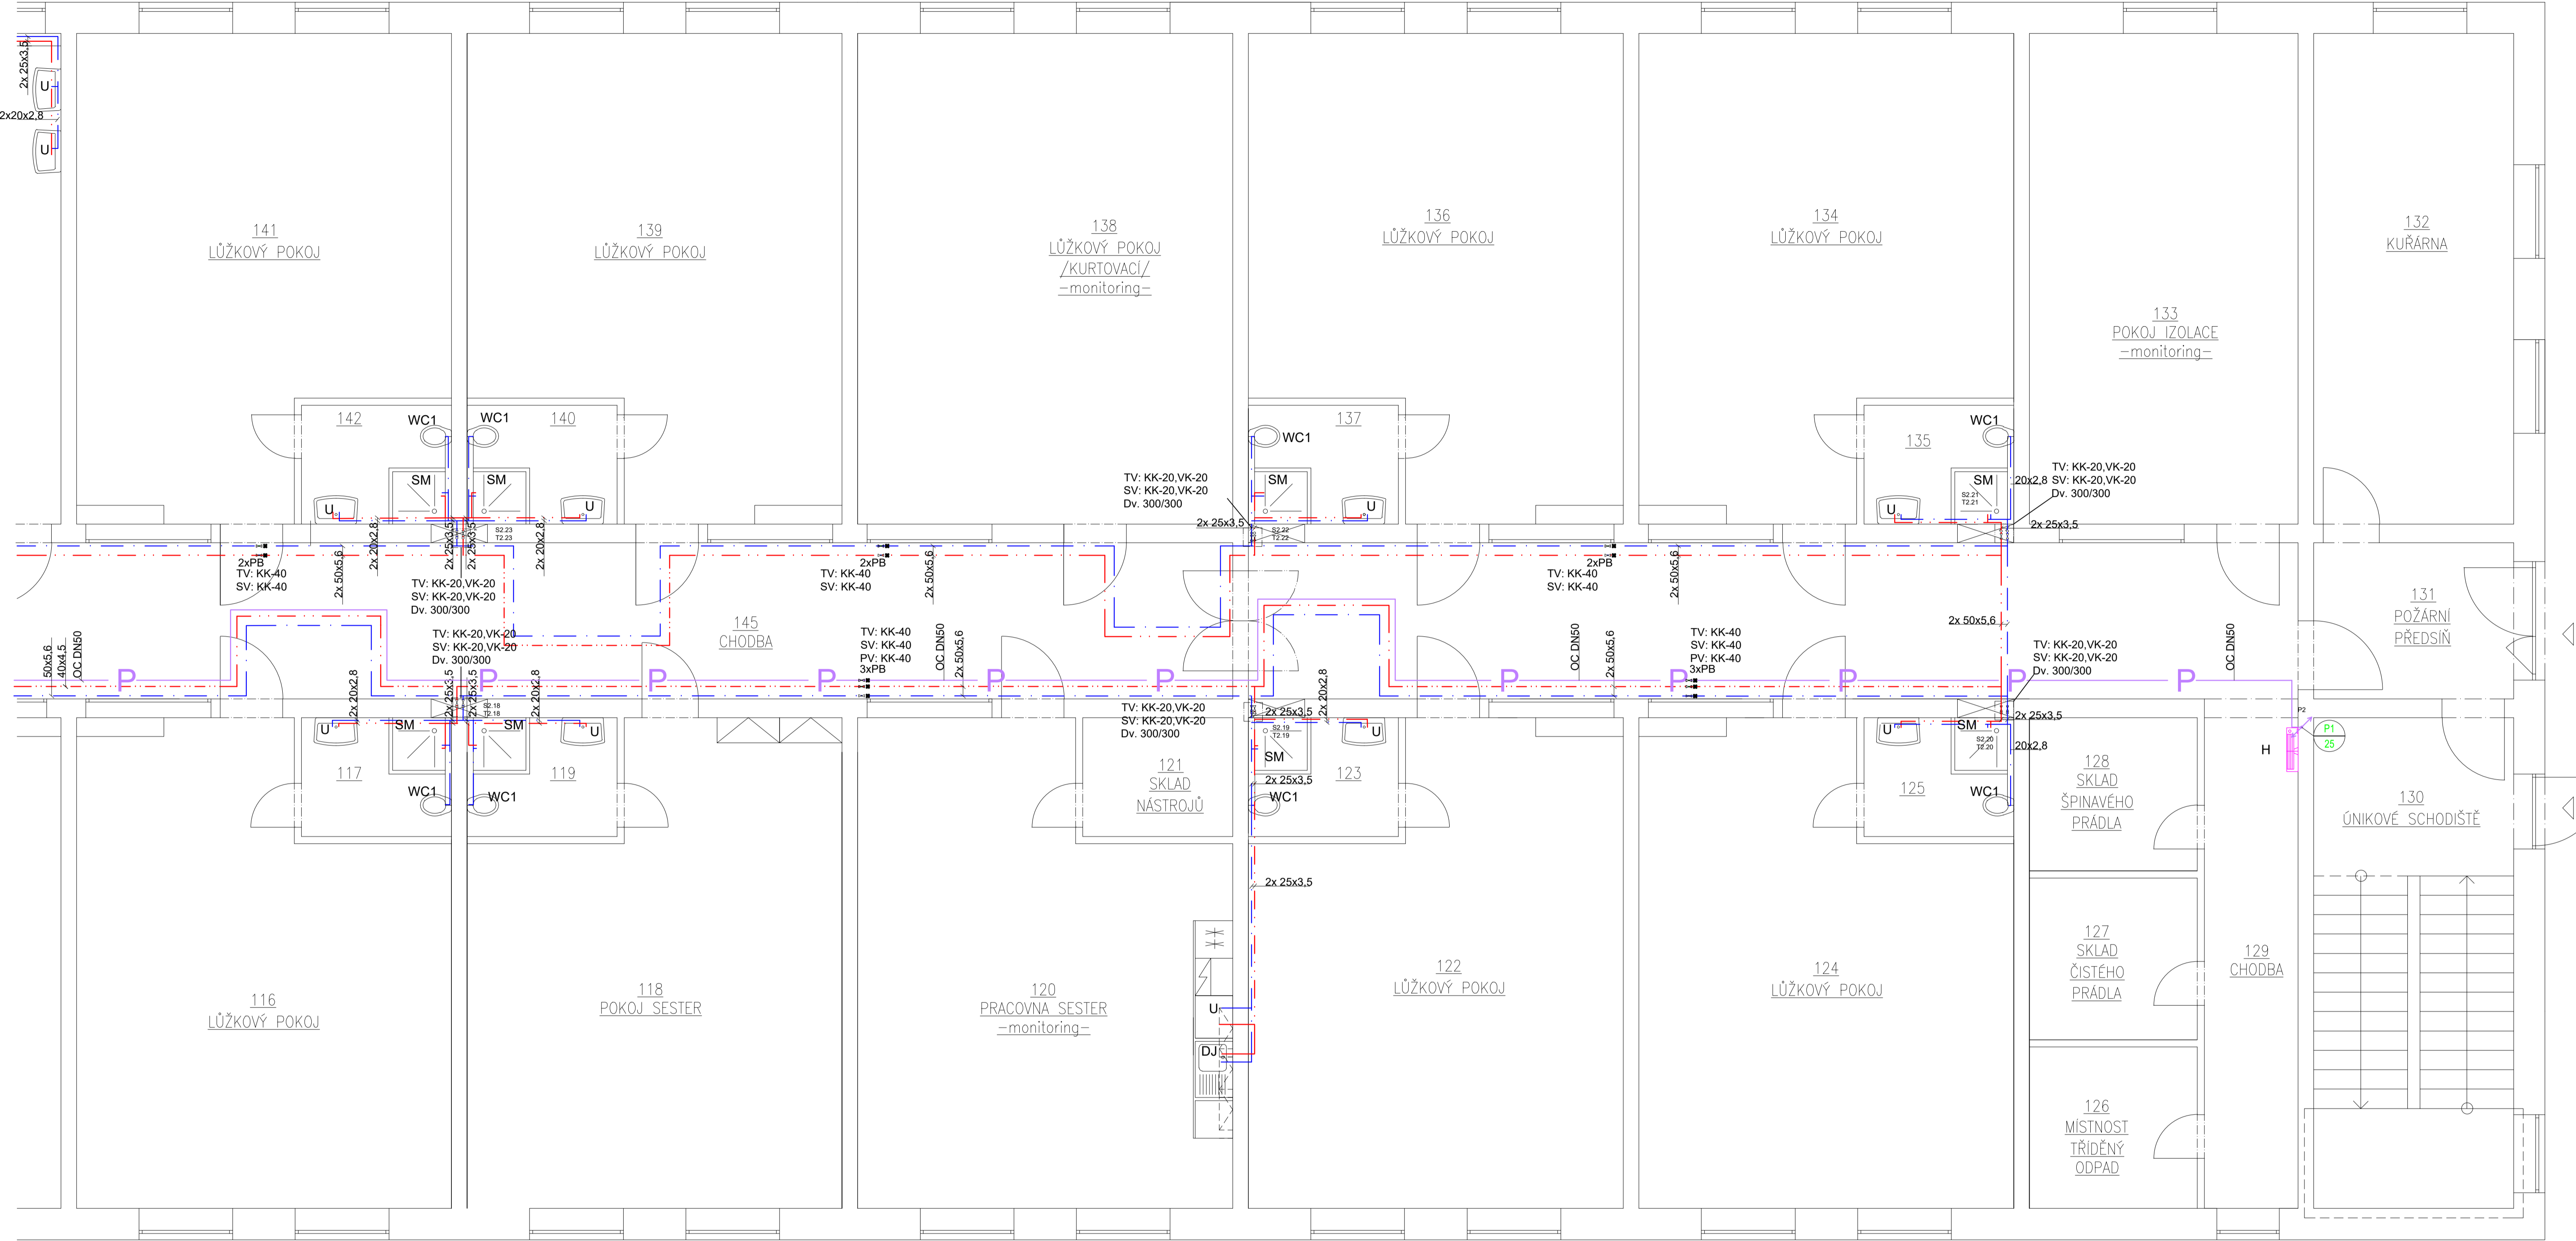

LEGENDA ČAR

- STUDENÁ VODA (PP-RCT Fiber Basalt Plus)
- TEPLÁ VODA (PP-RCT Fiber Basalt Plus)
- CÍRKULACE TEPLÉ VODY (PP-RCT Fiber Basalt Plus)
- POŽÁRNÍ VODA (POZINK. OCELOVÉ TRUBKY)


LEGENDA ZKRATEK

- KK UZÁVÍRATELNÝ KULOVÝ KOHOUT
- VK VYPOUŠTĚCÍ KOHOUT
- Dv. DVÍŘKA
- PB PEVNÝ BOD

LEGENDA VÝŠKY NAPOJENÍ

OZNAČENÍ SESTAV	POPIS SESTAVY	VÝŠKA NAPOJENÍ
SM	SPRCHOVÝ KOUT O ROZMĚRECH 900X900 mm	1100
U	UMYVADLO NEREZOVÉ ANTIVANDAL 480mm	500
Um	UMÝVÁTKO KERAMICKÉ ŠÍŘKY 350 mm	500
WC	ZÁCHODOVÁ MÍSA	1100
PM	KERAMICKÁ PISOÁROVÁ MÍSA	1100
VA	POLYKARBONÁTOVÁ VANA	500
VL	KERAMICKÁ VÝLEVKA S PLASTOVOU MŘÍŽÍ	1100
DJ	KUCHYŇSKÝ DŘEZ NEREZOVÝ	500
MJ	MYČKA NÁDOBÍ	500
H	POŽÁRNÍ HYDRANT	900

SCHÉMA POLOHY VÝKRESU

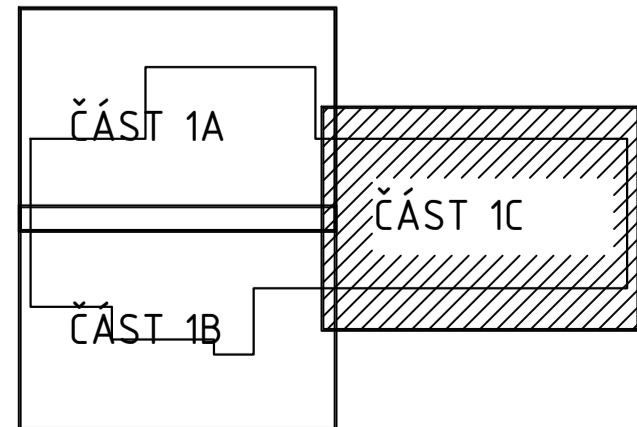

0.000 = 402.24 m n.m. B.p.v. / SOUŘADNICOVÝ SYSTÉM S-JTSK

DRUH PRÁCE	DIPLOMOVÁ PRÁCE		<div>T</div>	FAKULTA	ústav
VYPRACOVAL	Bc. ONDŘEJ NĚMEC			STAVEBNÍ	technický
VEDOUČÍ PRÁCE	Ing. Alena Vašíčková			zařízení budov	
MÍSTO STAVBY	ČESKÉ BUDĚJOVICE				
NÁZEV STAVBY	NOVOSTAVBA PSYCHIATRICKÉ LÉČEBNY				
STAVEBNÍ OBJEKT	SO. 01 PSYCHIATRICKÁ LÉČEBNA			FORMÁT	8/A4
ČÁST	ZDRAVOTNĚ TECHNICKÉ INSTALACE			DATUM	01/2026
OBSAH:	PŮDORYS VODOVODU - 1.NP ČÁST 1C			STUPEŇ PD	DPS
				MĚŘÍTKO 1:50	Č. VÝKRESU 24