



ŘEZ B-B'

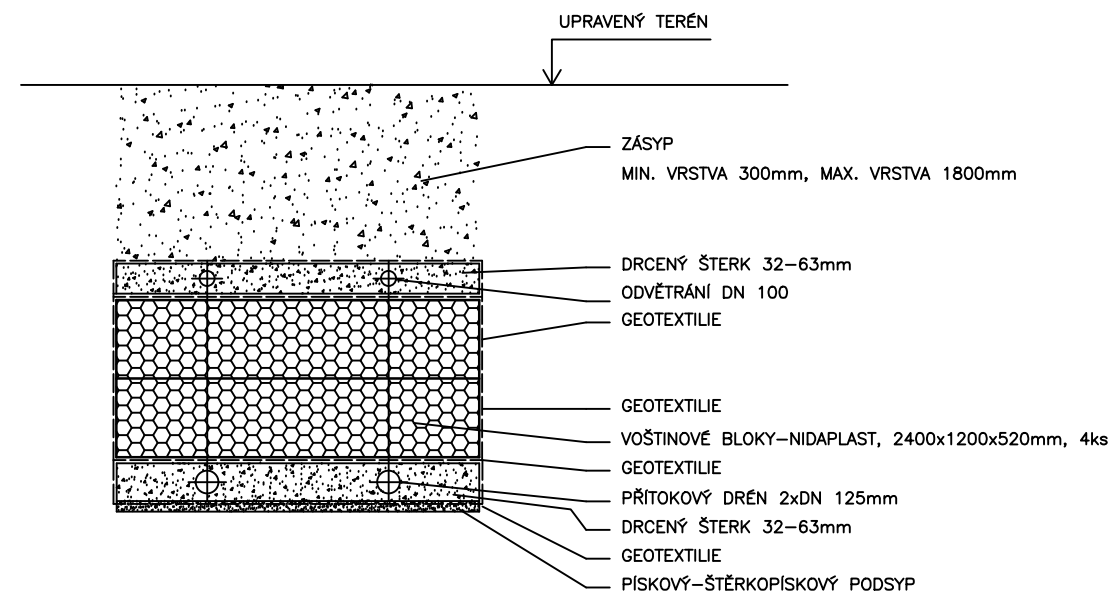

PŮDORYS

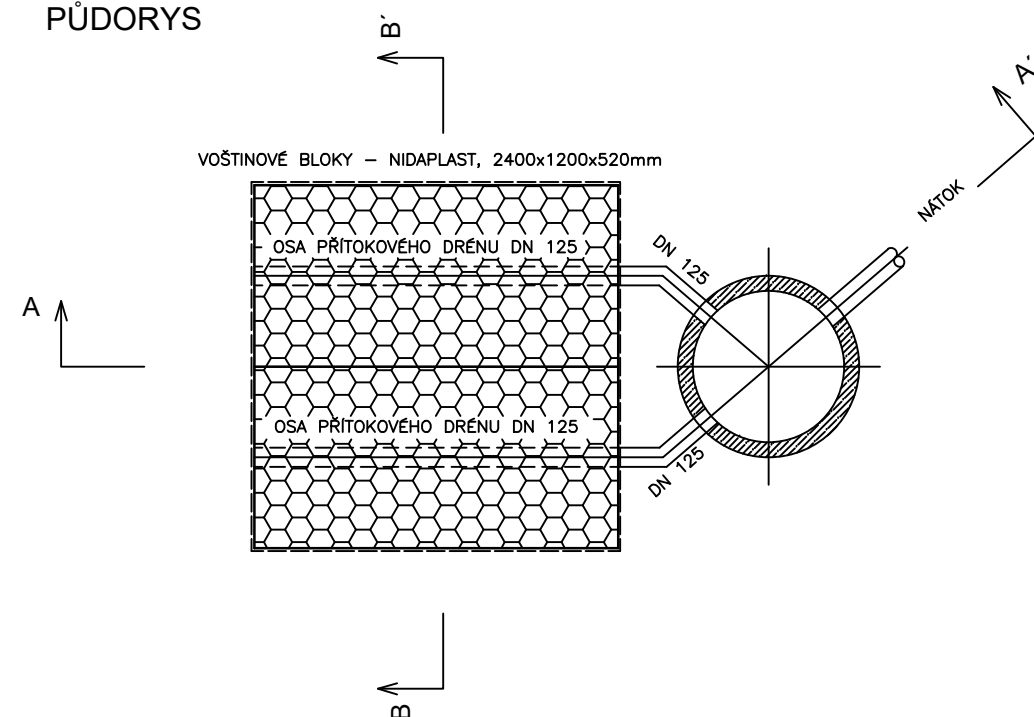

0,000 = 402,24 m n m., B.p.v. / SOUŘADNICOVÝ SYSTÉM S-JTSK

DRUH PRÁCE	DIPLOMOVÁ PRÁCE		<div><div>T</div><div>FAKULTA ústav STAVEBNÍ technický zařízení budov</div></div>	
VYPRACOVAL	Bc. ONDŘEJ NĚMEC			
VEDOUČÍ PRÁCE	Ing. Alena Vaščáková			
MÍSTO STAVBY	ČESKÉ BUDĚJOVICE			
NÁZEV STAVBY	NOVOSTAVBA PSYCHIATRICKÉ LÉČEBNY			
STAVEBNÍ OBJEKT	SO 01 PSYCHIATRICKÁ LÉČEBNA		FORMÁT	2x A4
ČÁST	ZDRAVOTNĚ TECHNICKÉ INSTALACE		DATUM	01/2026
OBSAH:	DETAIL VSAKOVACÍHO ZAŘÍZENÍ		STUPEŇ PD	DPS
			MĚŘÍTKO 1:50	Č. VÝKRESU 29