


PŮDORYS VZT – 2NP

MEŘ 1:50

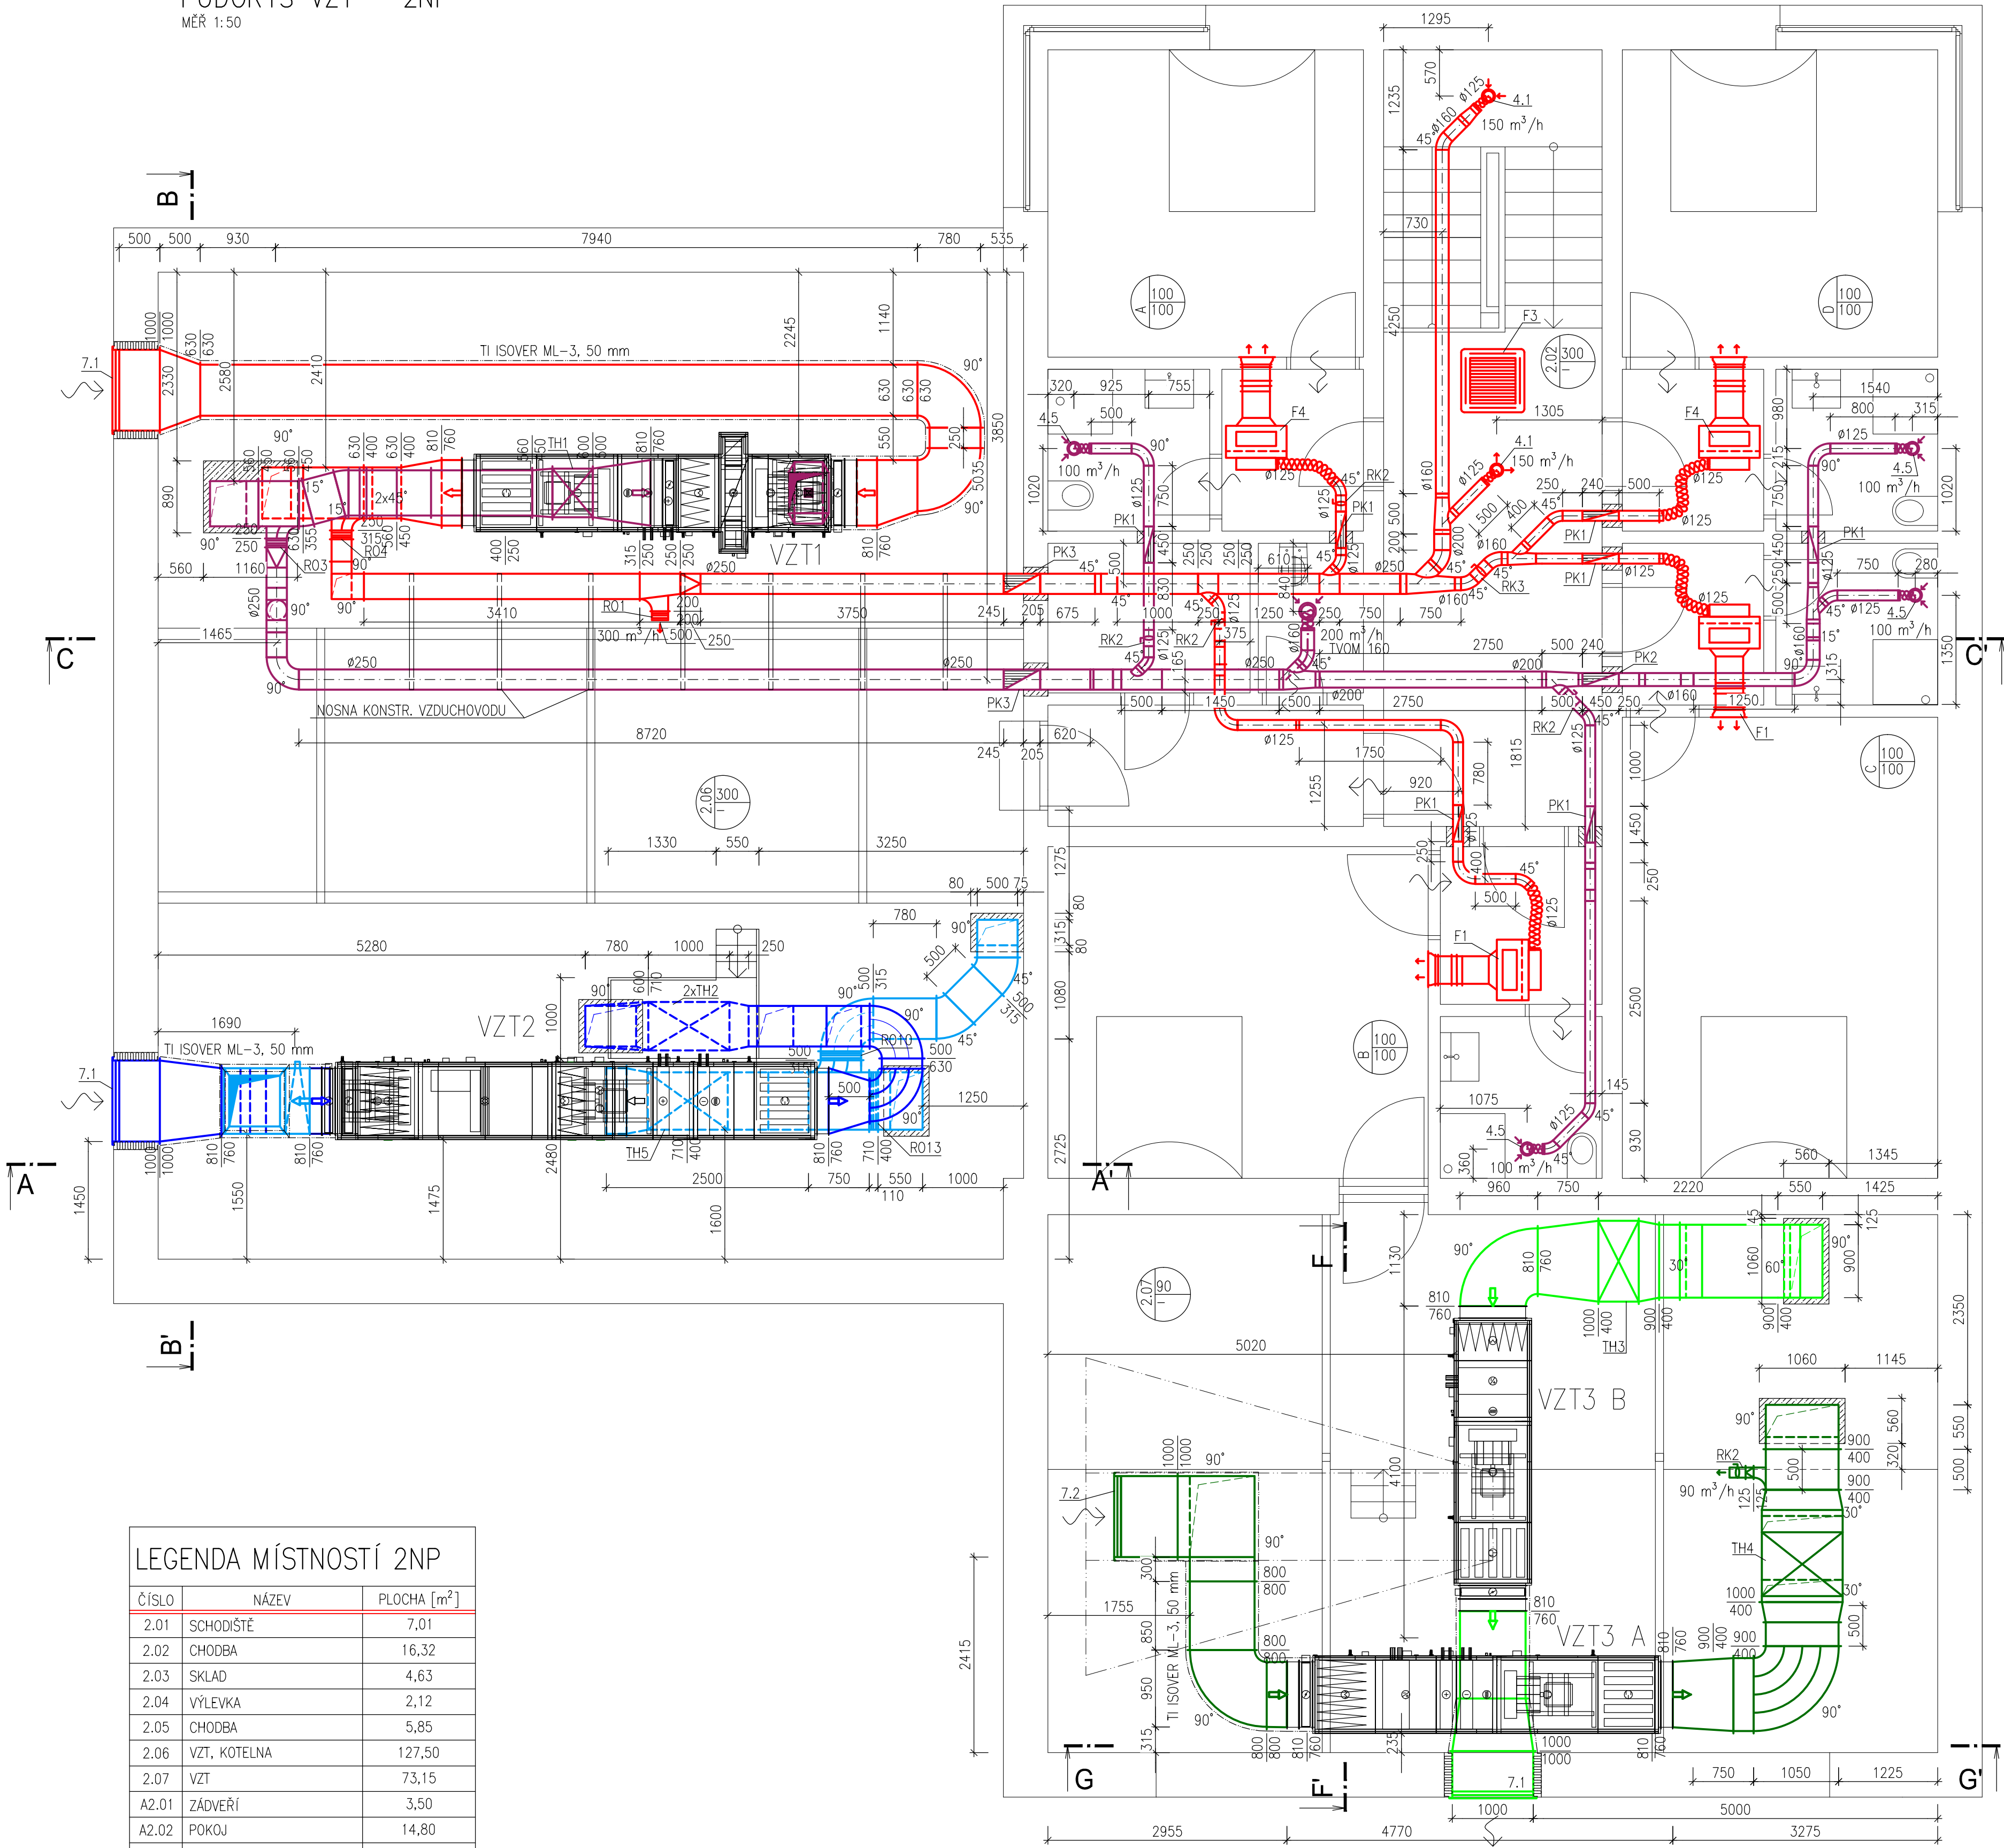

LEGENDA BAREV

- ZAŘÍZENÍ VZT 1 – PŘÍVOD
- ZAŘÍZENÍ VZT 1 – ODVOD
- ZAŘÍZENÍ VZT 2 – PŘÍVOD
- ZAŘÍZENÍ VZT 2 – ODVOD
- ZAŘÍZENÍ VZT 3 – PŘÍVOD
- ZAŘÍZENÍ VZT 3 – ODVOD

LEGENDA ČAR

- HLINÍKOVÉ OHEBNÉ POTRUBÍ FLEXO
- SKRYTÉ POTRUBÍ
- OSA KRUHOVÉHO POTRUBÍ
- TEPELNÁ IZOLACE POTRUBÍ
- TEPELNÁ IZOLACE
- DOBETONÁVKA POŽÁRNÍ KLAPKY

LEGENDA ZNAČEK

- DVEŘE OPATŘENÉ DVEŘNÍ MŘÍŽKOU
- PŘECHOD Z HRANATÉHO NA KRUHOVÉ POTRUBÍ
- REGULAČNÍ KLAPKA-HRANATÉ POTRUBÍ
- REGULAČNÍ KLAPKA-KRUHOVÉ POTRUBÍ
- POŽÁRNÍ KLAPKA
- PŘÍVODNÍ VÝUSTKA
- ODVODNÍ VÝUSTKA
- JEDNOTKA FANCOIL-PROVEDENÍ FLEX
- OBLOUK 90° S NÁBĚHOVÝMI PLECHY

KONCOVÉ ELEMENTY

- TALÍŘOVÝ VENTIL

LEGENDA POPISKŮ

- 160 m³/h MNOŽSTVÍ PŘÍVODNÍHO/ODVODNÍHO VZDUCHU
- PRÍVOD POPIS MÍSTNOSTI

LEGENDA MÍSTNOSTÍ 2NP

ČÍSLO	NÁZEV	PLOCHA [m²]
2.01	SCHODIŠTĚ	7,01
2.02	CHODBA	16,32
2.03	SKLAD	4,63
2.04	VÝLEVK	2,12
2.05	CHODBA	5,85
2.06	VZT, KOTELNA	127,50
2.07	VZT	73,15
A2.01	ZÁDVEŘÍ	3,50
A2.02	POKOJ	14,80
A2.03	KOUPELNA	4,00
B2.01	ZÁDVEŘÍ	3,50
B2.02	POKOJ	19,30
B2.03	KOUPELNA	4,00
C2.01	ZÁDVEŘÍ	3,50
C2.02	POKOJ	14,80
C2.03	KOUPELNA	4,00
D2.01	ZÁDVEŘÍ	3,50
D2.02	POKOJ	14,80
D2.03	KOUPELNA	4,00

0,000 = 455,000 m n. m. B. p. v.

VYPRACOVAL: TOMÁŠ KRÁL  
KONTROLOVAL: doc. Ing. Ondřej Šíkula, Ph.D.  
PODPIS:

PŘEDMĚT: HOSPODA POD BOROVOU  
VÝKRES VZDUCHOTECHNIKY

OBSAH: PŮDORYS 2NP

VUT V BRNĚ  
FAKULTA STAVEBNÍ  
VEVERÍ 331/95  
602 00 BRNO

DATUM: 30. 5. 2014  
STUPĚN PD: DPS  
MĚŘÍTKO: 1:50  
Č. VÝKRESU: 2  
FORMÁT: A1  
ST. SKUPINA: B4S17