



ZAŘÍZENÍ VZT1, VZT3 – STROJOVNA, KUCHYŇ, HOSPODA, APARTMÁ
ŘEZY


ŘEZ C–C'
M1:50

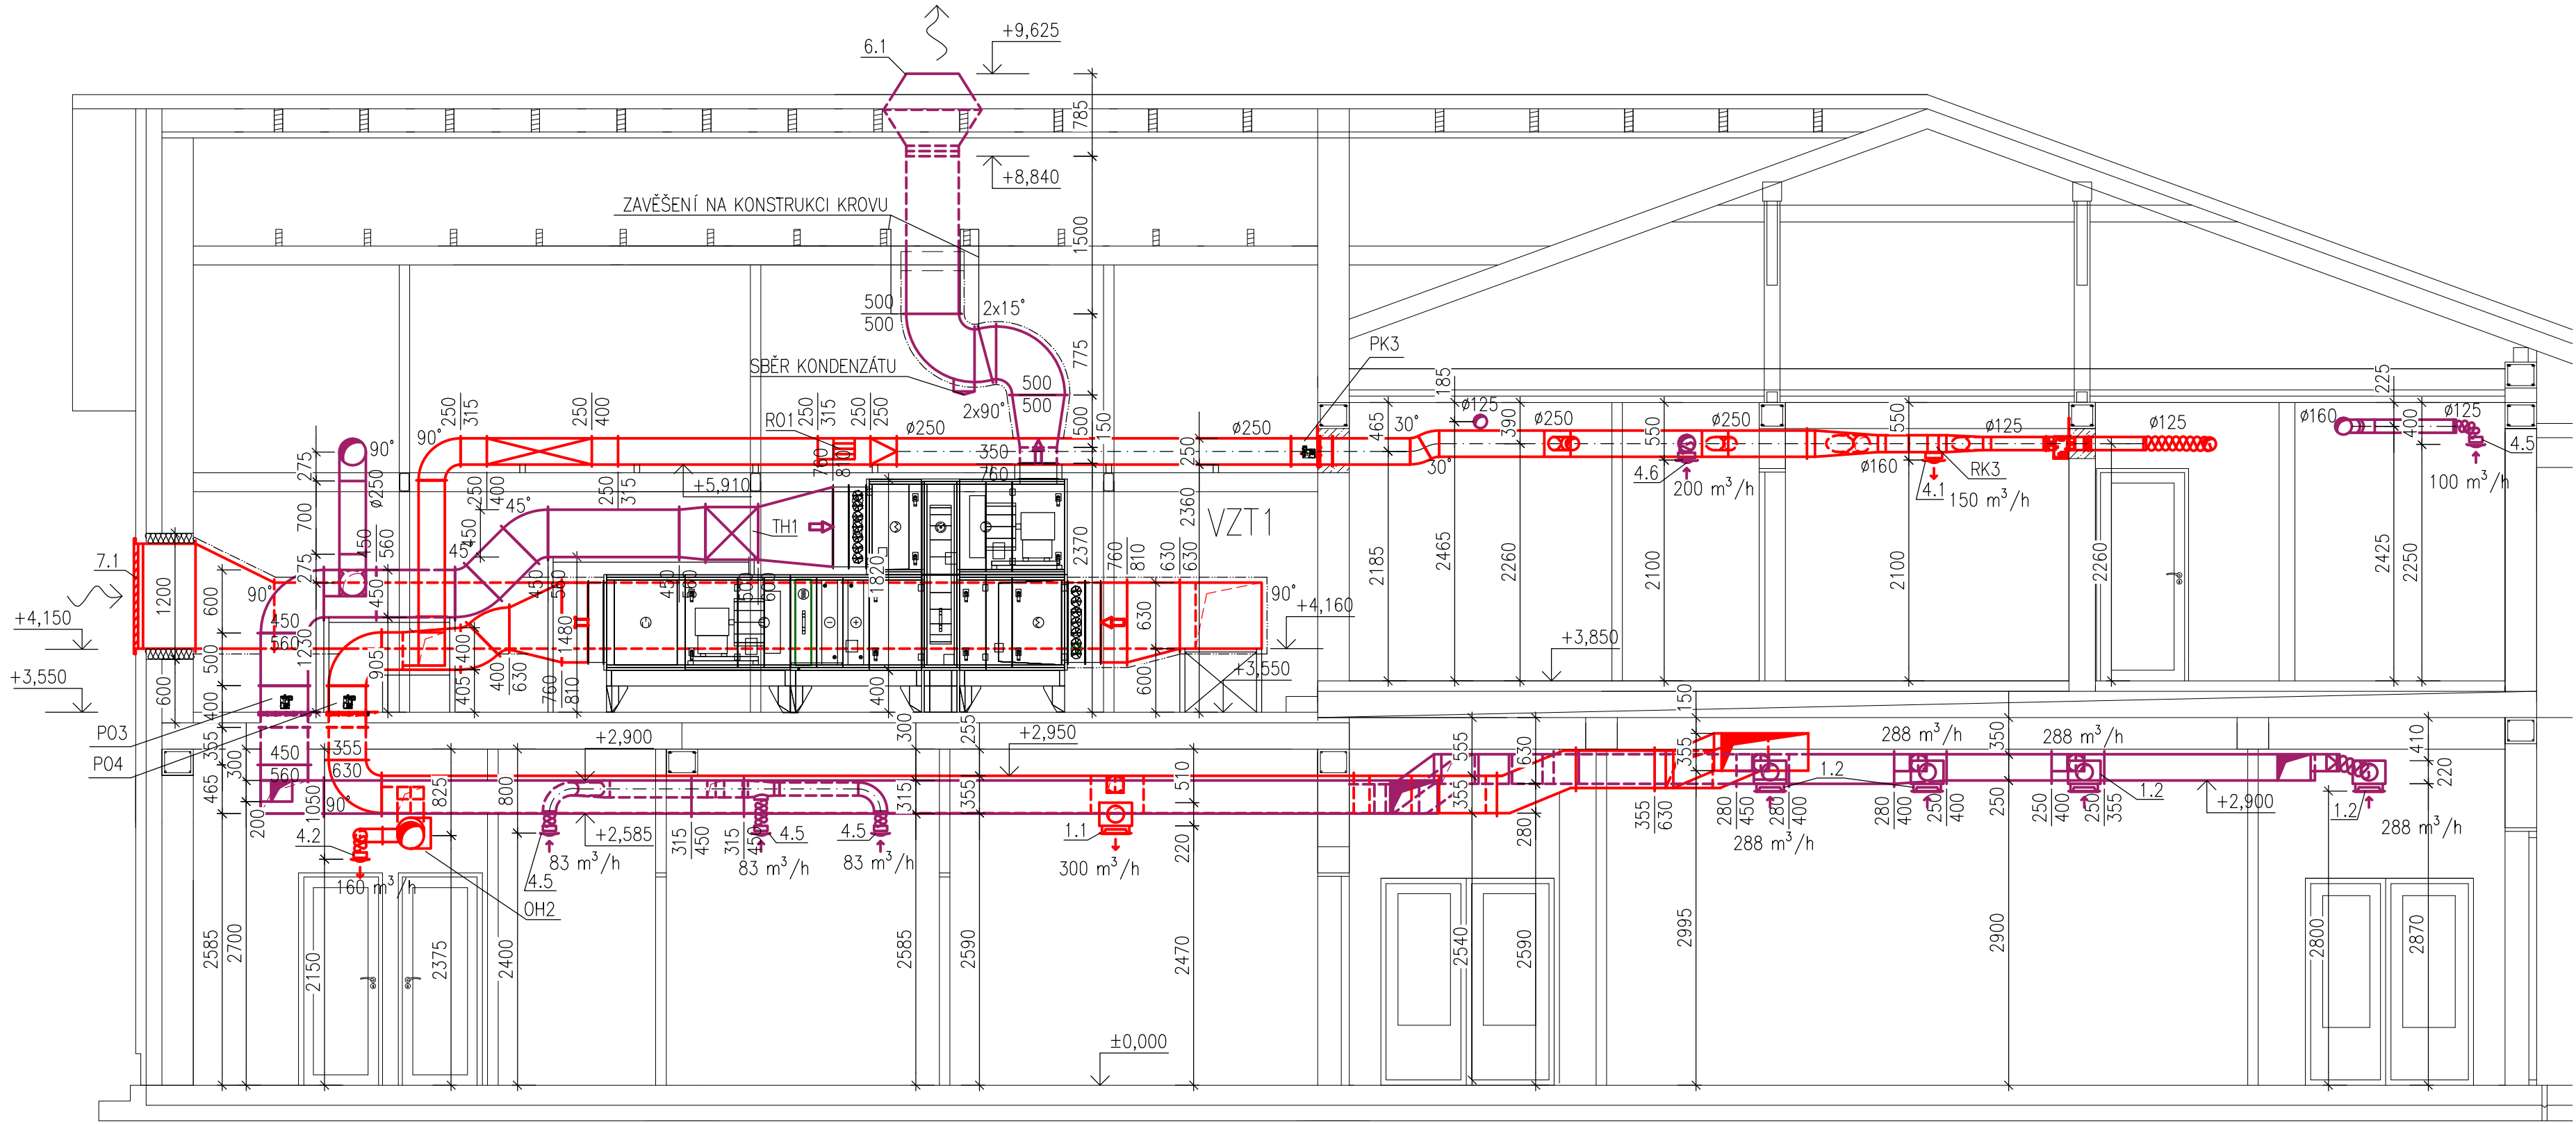

ŘEZ D–D'
M1:50

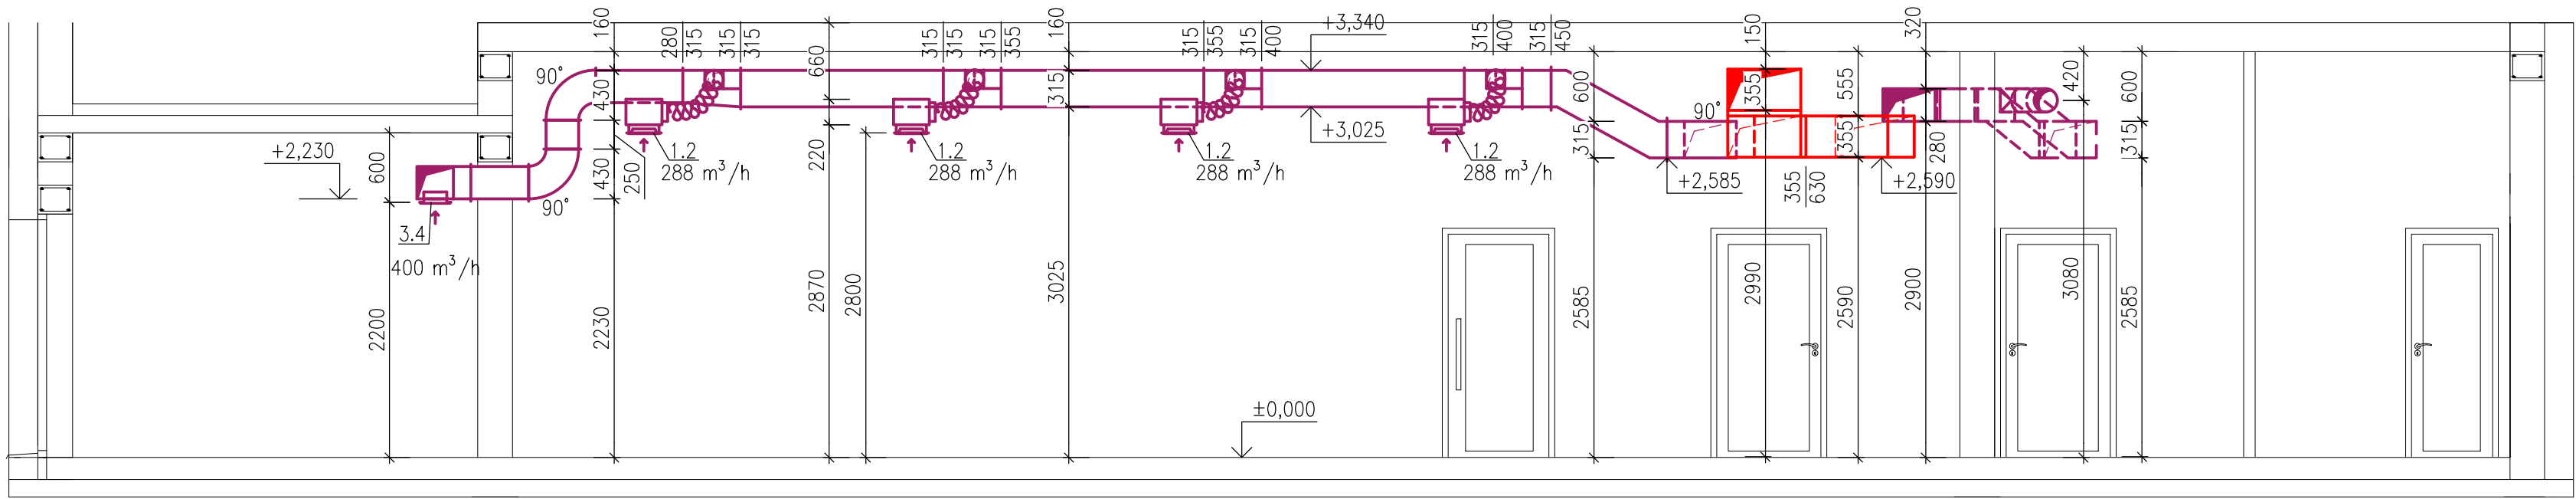

ŘEZ E–E'
M1:50

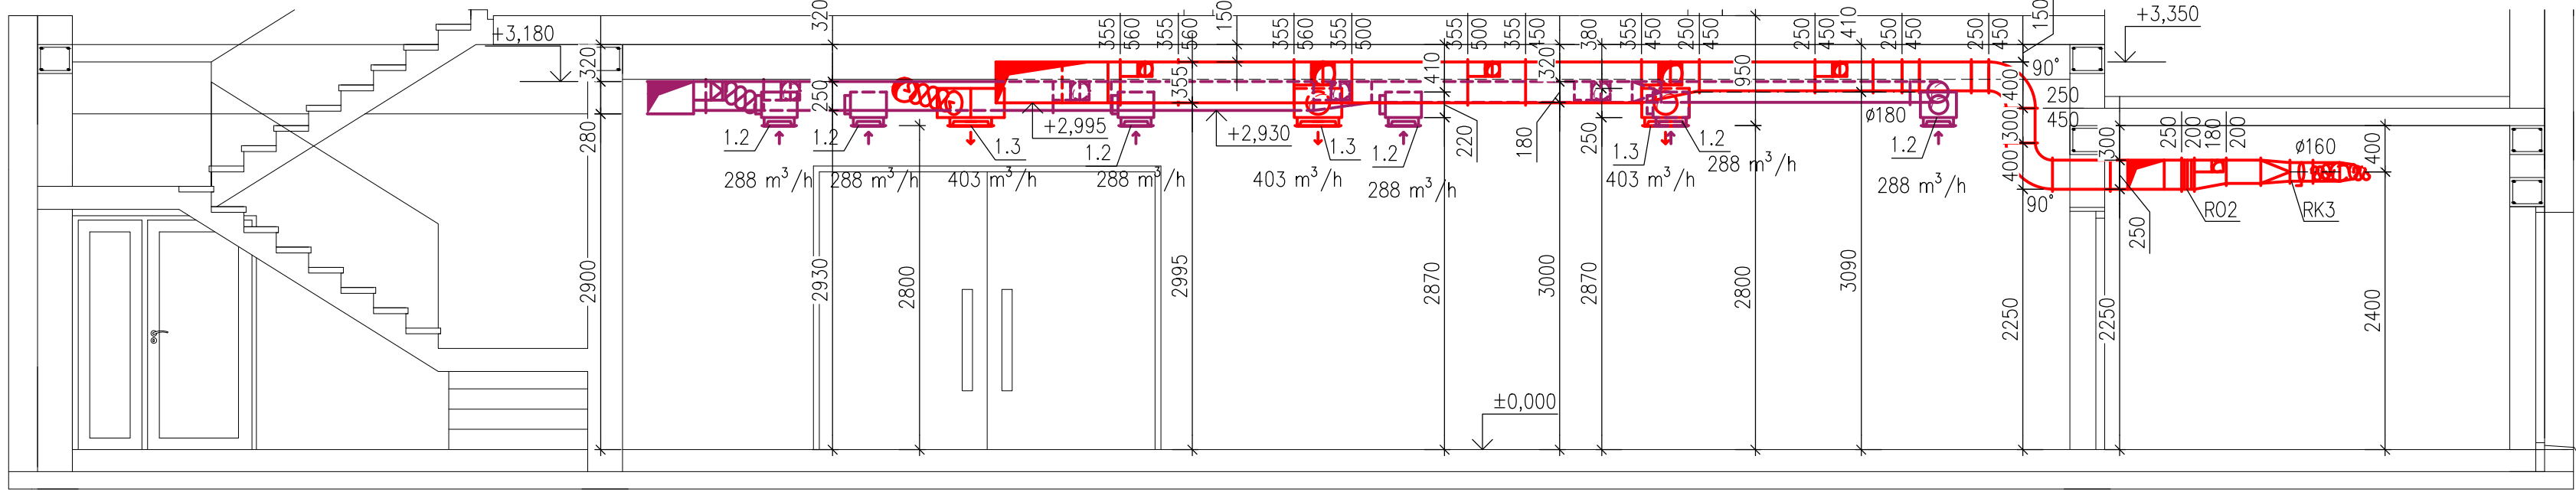

LEGENDA BAREV

- ZAŘÍZENÍ VZT 1 – PŘÍVOD
- ZAŘÍZENÍ VZT 1 – ODVOD
- ZAŘÍZENÍ VZT 2 – PŘÍVOD
- ZAŘÍZENÍ VZT 2 – ODVOD
- ZAŘÍZENÍ VZT 3 – PŘÍVOD
- ZAŘÍZENÍ VZT 3 – ODVOD

LEGENDA ČAR

- HLINÍKOVÉ OHEBNÉ POTRUBÍ FLEXO
- SKRYTÉ POTRUBÍ
- OSA KRUHOVÉHO POTRUBÍ
- TEPELNÁ ISOLACE POTRUBÍ
- TEPELNÁ ISOLACE
- DOBETONÁVKA POŽÁRNÍ KLAPKY

LEGENDA ZNAČEK

- PŘECHOD Z HRANATÉHO NA KRUHOVÉ POTRUBÍ
- REGULAČNÍ KLAPKA–HRANATÉ POTRUBÍ
- REGULAČNÍ KLAPKA–KRUHOVÉ POTRUBÍ
- POŽÁRNÍ KLAPKA
- PŘÍVODNÍ VÝUSTKA
- ODVODNÍ VÝUSTKA
- OBLOUK 90° S NÁBĚHOVÝMI PLECHY

KONCOVÉ ELEMENTY

- TALÍŘOVÝ VENTIL
- ANEMOSTAT KRUHOVÝ
- DÝZA
- OBDELNÍKOVÁ VÝUSTKA
- PŘÍVODNÍ OBDELNÍKOVÁ VÝUSTKA OPATŘENÁ SBĚRAČEM KONDEZÁTU – KUCHYŇ 1.10

LEGENDA POPISKŮ

- 160 m³/h
- MNOŽSTVÍ PŘÍVODNÍHO/ODVODNÍHO VZDUCHU

0,000 = 455,000 m n. m. B. p. v.

VYPRACOVAL: TOMÁŠ KRÁL
KONTROLOVAL: doc. Ing. Ondřej Šíkula, Ph.D.
PODPIS:

PŘEDMĚT: **HOSPODA POD BOROVOU**
VÝKRES VZDUCHOTECHNIKY

OBSAH: ŘEZY – HOSPODA, APARTMÁ

VUT V BRNĚ
FAKULTA STAVEBNÍ
VEVERÍ 331/95
602 00 BRNO

DATUM: 30. 5. 2014
STUPEŇ PD: DPS
MĚŘÍTKO: 1:50
Č. VÝKRESU: 4
FORMÁT: A1
ST. SKUPINA: B4S17